


SITUACE - CHODNÍK A AUTOBUSOVÁ ZASTÁVKA TŘÍDA MÍRU - NÁDRAŽÍ

Měřítko : 1 : 250

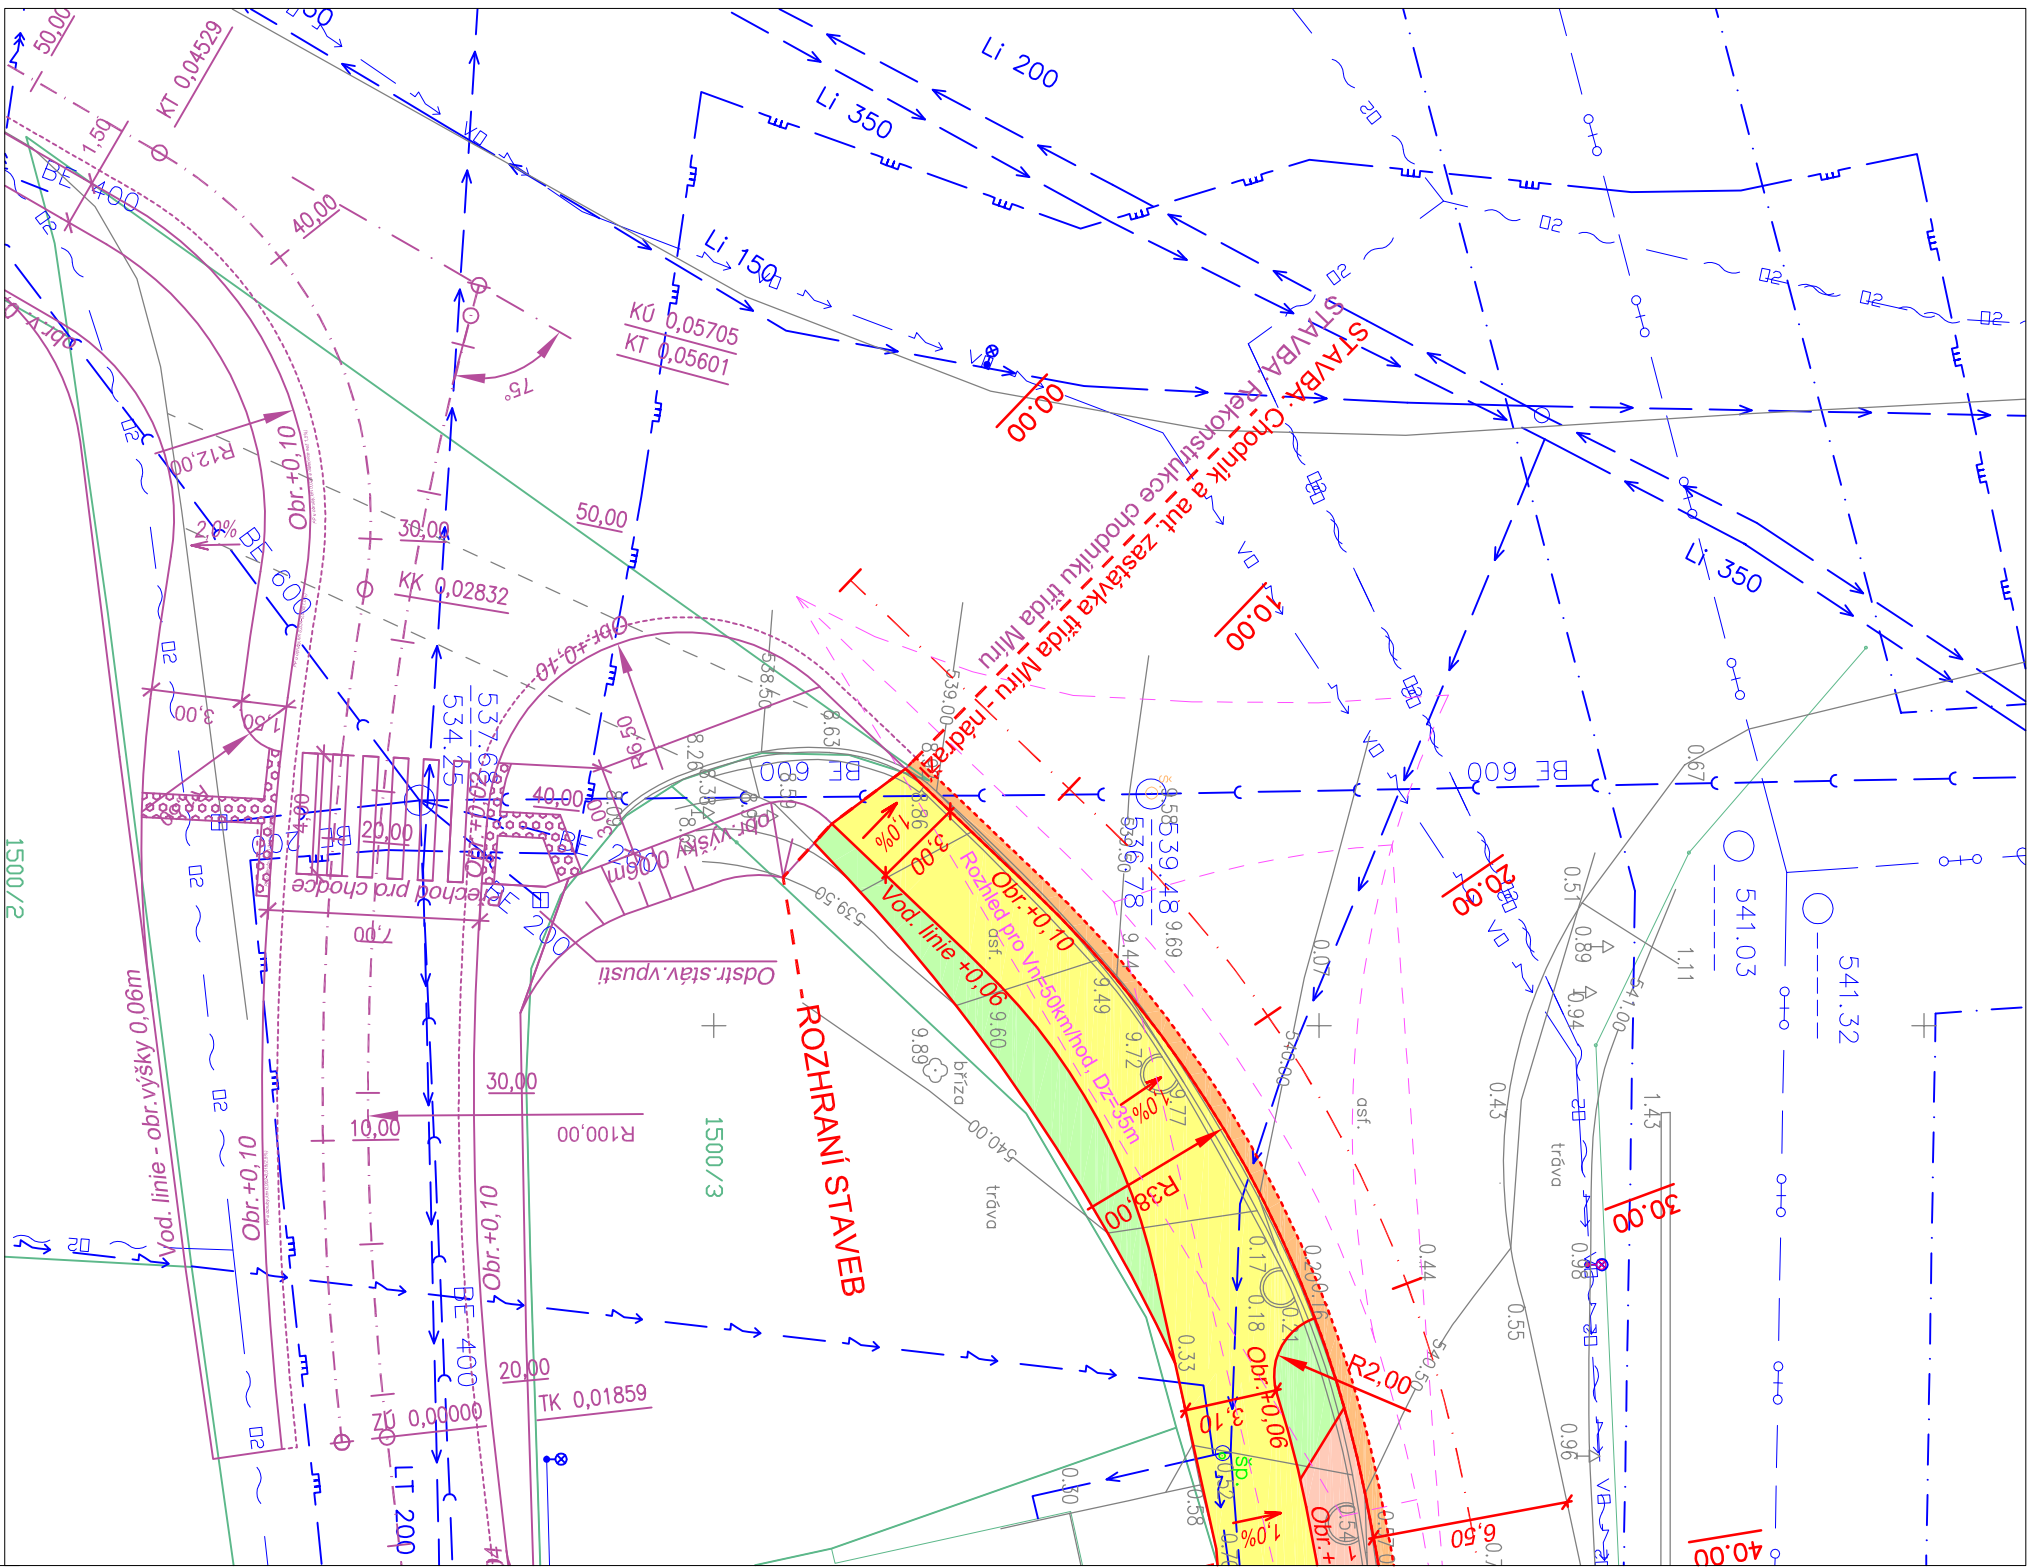

LEGENDA INŽENÝRSKÝCH SÍTÍ

Nadzemní elektrické vedení VN	STÁVAJÍCÍ	NOVÉ
Podzemní elektrické vedení NN		
Kabel Telefonica O2		
Vodovod		
Kanalizace		
Parovod		
STL plynovod		
Veřejné osvětlení		
Dešťová kanalizace s doplněním ulic.vpusť		

POZNÁMKA :

Zakreslení inženýrských sítí je pouze orientační a bylo provedeno na základě údajů poskytnutých správce jednotlivých vedení a jejich výtččení v terénu, příp. z digitálních podkladů. Před stavbou je nutné jednotlivá vedení opět výtččit a při vlastní stavbě určit jejich skutečnou polohu.

LEGENDA BAREV

	DOPLNĚNÍ KCE VOZOVKY		SIGN. A VAROVNÉ PÁSY
	VJEZDY - ASFALT. POVRCH		ZELENÉ PLOCHY
	CHODNÍK - ASFALT. POVRCH		PARKOVACÍ STÁNÍ
	PLOCHA NÁSTUPIŠTĚ, ÚŽLABÍ		ASFALT. POVRCH
	KAMENNÁ KOSTKA		

AKTUALIZACE PD 01/2016

Zodpovědný projektant		Vypracoval	
Jan Šára, Dis.		Jan Šára, Dis.	
Objednatel:	Město Český Krumlov		
Místo:	tř. Míru - nádraží - Český Krumlov, kraj Jihočeský		
Akce:	<div>Č. Zakázky: 05-2015</div> <div>Datum: únor 2015</div> <div>Formát: 2 x A4</div> <div>Měřítko: 1 : 250</div> <div>Stupeň: DSP / PDS</div>		
Část:			
Vykres:	Č. Přílohy: 3.1		
KOORDINAČNÍ SITUACE			