


SITUACE - PLEŠIVECKÉ NÁMĚSTÍ, UL. HORSKÁ
Měřítko: 1:250

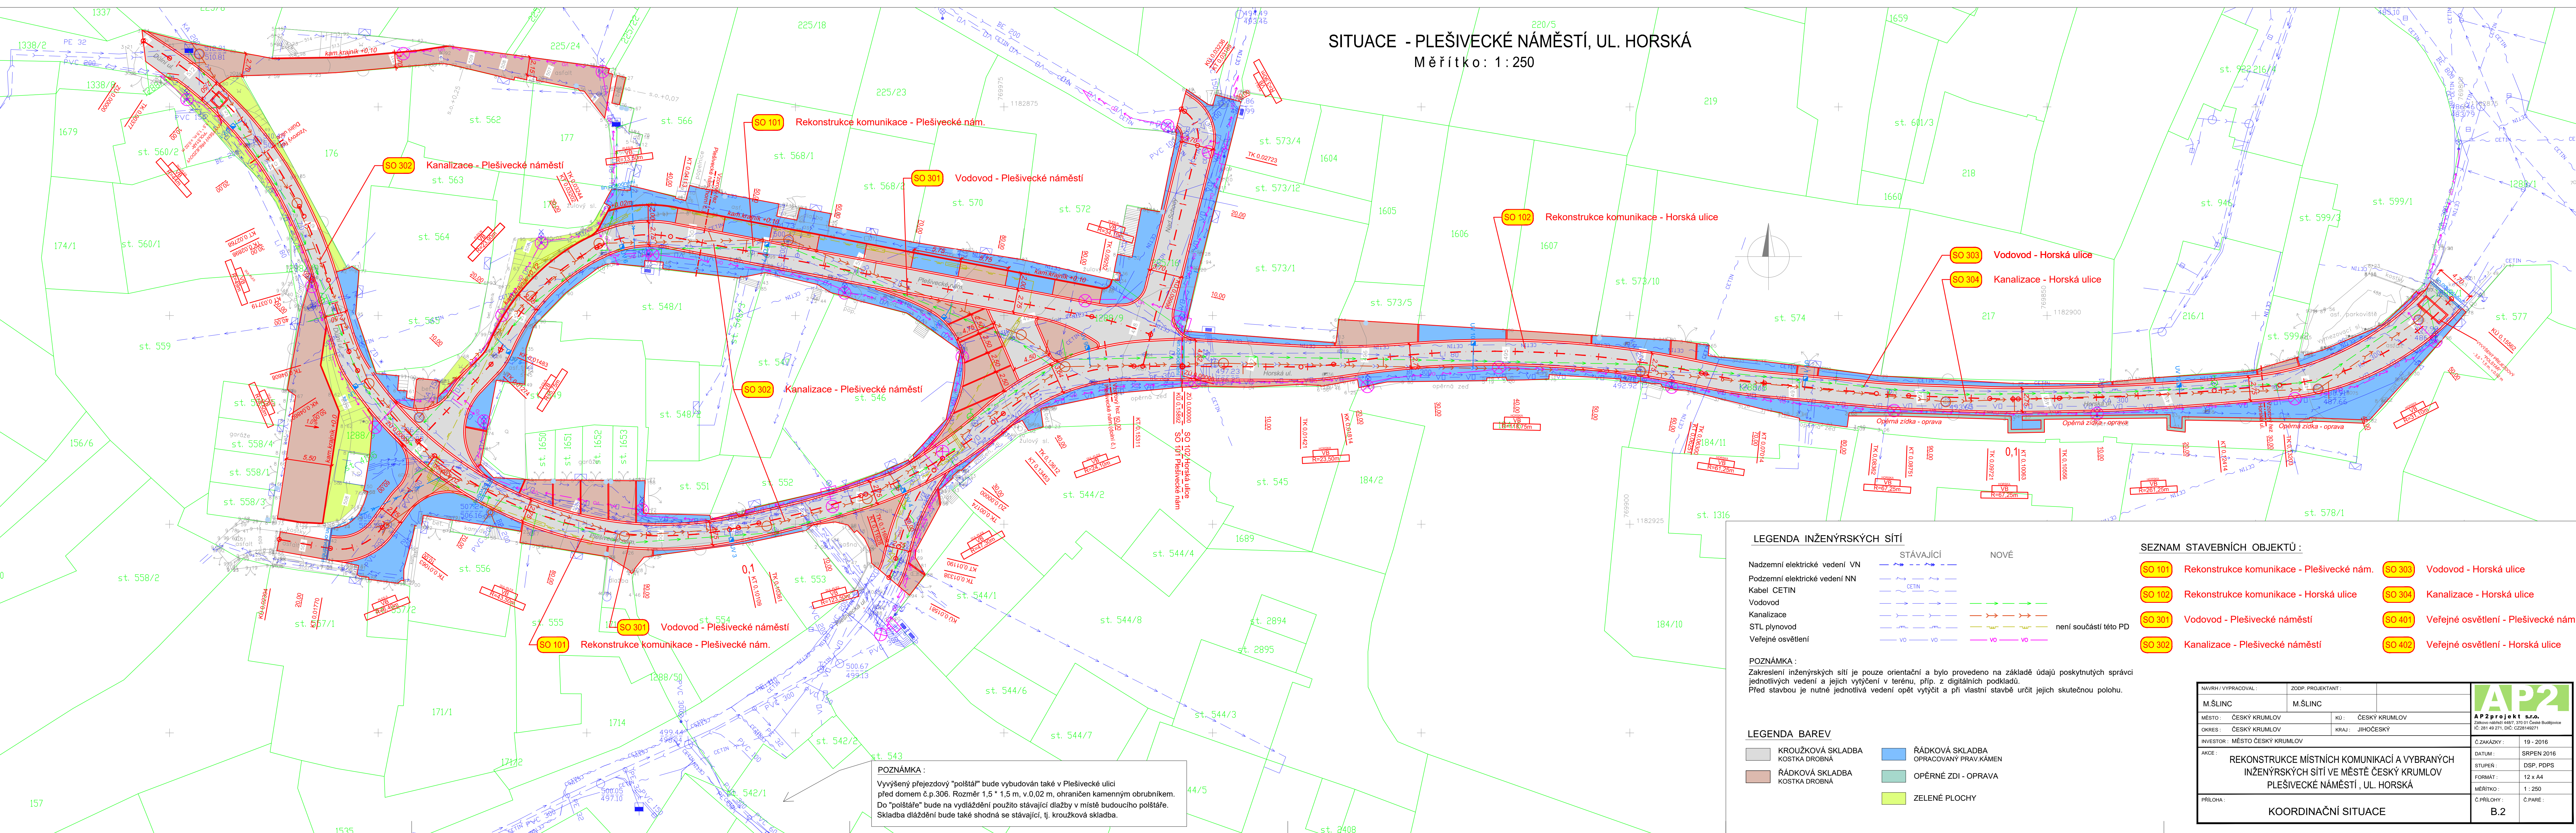

LEGENDA INŽENÝRSKÝCH SÍTÍ

	STÁVAJÍCÍ	NOVÉ
Nadzemní elektrické vedení VN	—	—
Podzemní elektrické vedení NN	—	—
Kabel CETIN	—	—
Vodovod	—	—
Kanalizace	—	—
STL plynovod	—	—
Veřejné osvětlení	—	—

POZNÁMKA :
Zakreslení inženýrských sítí je pouze orientační a bylo provedeno na základě údajů poskytnutých správci jednotlivých vedení a jejich vytyčení v terénu, příp. z digitálních podkladů.
Před stavbou je nutné jednotlivá vedení opět vytyčit a při vlastní stavbě určit jejich skutečnou polohu.


LEGENDA BAREV

KROUŽKOVÁ SKLADBA KOSTKA DROBNÁ	ŘÁDKOVÁ SKLADBA OPRACOVANÝ PRÁV.KÁMEN
ŘÁDKOVÁ SKLADBA KOSTKA DROBNÁ	OPĚRNÉ ZDI - OPRAVA
	ZELENÉ PLOCHY

SEZNAM STAVEBNÍCH OBJEKTŮ :

SO 101	Rekonstrukce komunikace - Plešivecké nám.	SO 303	Vodovod - Horská ulice
SO 102	Rekonstrukce komunikace - Horská ulice	SO 304	Kanalizace - Horská ulice
SO 301	Vodovod - Plešivecké náměstí	SO 401	Veřejné osvětlení - Plešivecké nám.
SO 302	Kanalizace - Plešivecké náměstí	SO 402	Veřejné osvětlení - Horská ulice

POZNÁMKA :
Vývýšeny přejezdový "poštár" bude vybudován také v Plešivecké ulici před domem č.p.306. Rozměr 1,5 * 1,5 m, v.0,02 m, ohraničen kamenným obrubníkem. Do "poštáře" bude na vydláždění použito stávající dlažby v místě budoucího poštáře. Skladba dlažďení bude také shodná se stávající, tj. kroužková skladba.

NAVRH / VYPRACOVAL :		ZODP. PROJEKTANT :		<div> AP22projekt s.r.o. Zápisná adresa: 44607, 370 01 České Budějovice IČ: 281 49 271, DIČ: CZ28146071</div>	
M.ŠLINC		M.ŠLINC			
MĚSTO :	ČESKÝ KRUMLOV	KÚ :	ČESKÝ KRUMLOV		
OKRES :	ČESKÝ KRUMLOV	KRAJ :	JIHOČESKÝ		
INVESTOR :	MĚSTO ČESKÝ KRUMLOV				
AKCE :				C.ZAKÁZKY :	19 - 2016
REKONSTRUKCE MÍSTNÍCH KOMUNIKACÍ A VYBRANÝCH INŽENÝRSKÝCH SÍTÍ VE MĚSTĚ ČESKÝ KRUMLOV PLEŠIVECKÉ NÁMĚSTÍ , UL. HORSKÁ				DATUM :	SRPEN 2016
				STUPEŇ :	DSP, PDPS
				FORMÁT :	12 x A4
				MĚŘÍTKO :	1 : 250
PŘÍLOHA :				C.PRÍLOHY :	C.PARE :
KOORDINAČNÍ SITUACE				B.2	