


PŮDORYS 1.PP ÚT M1:100

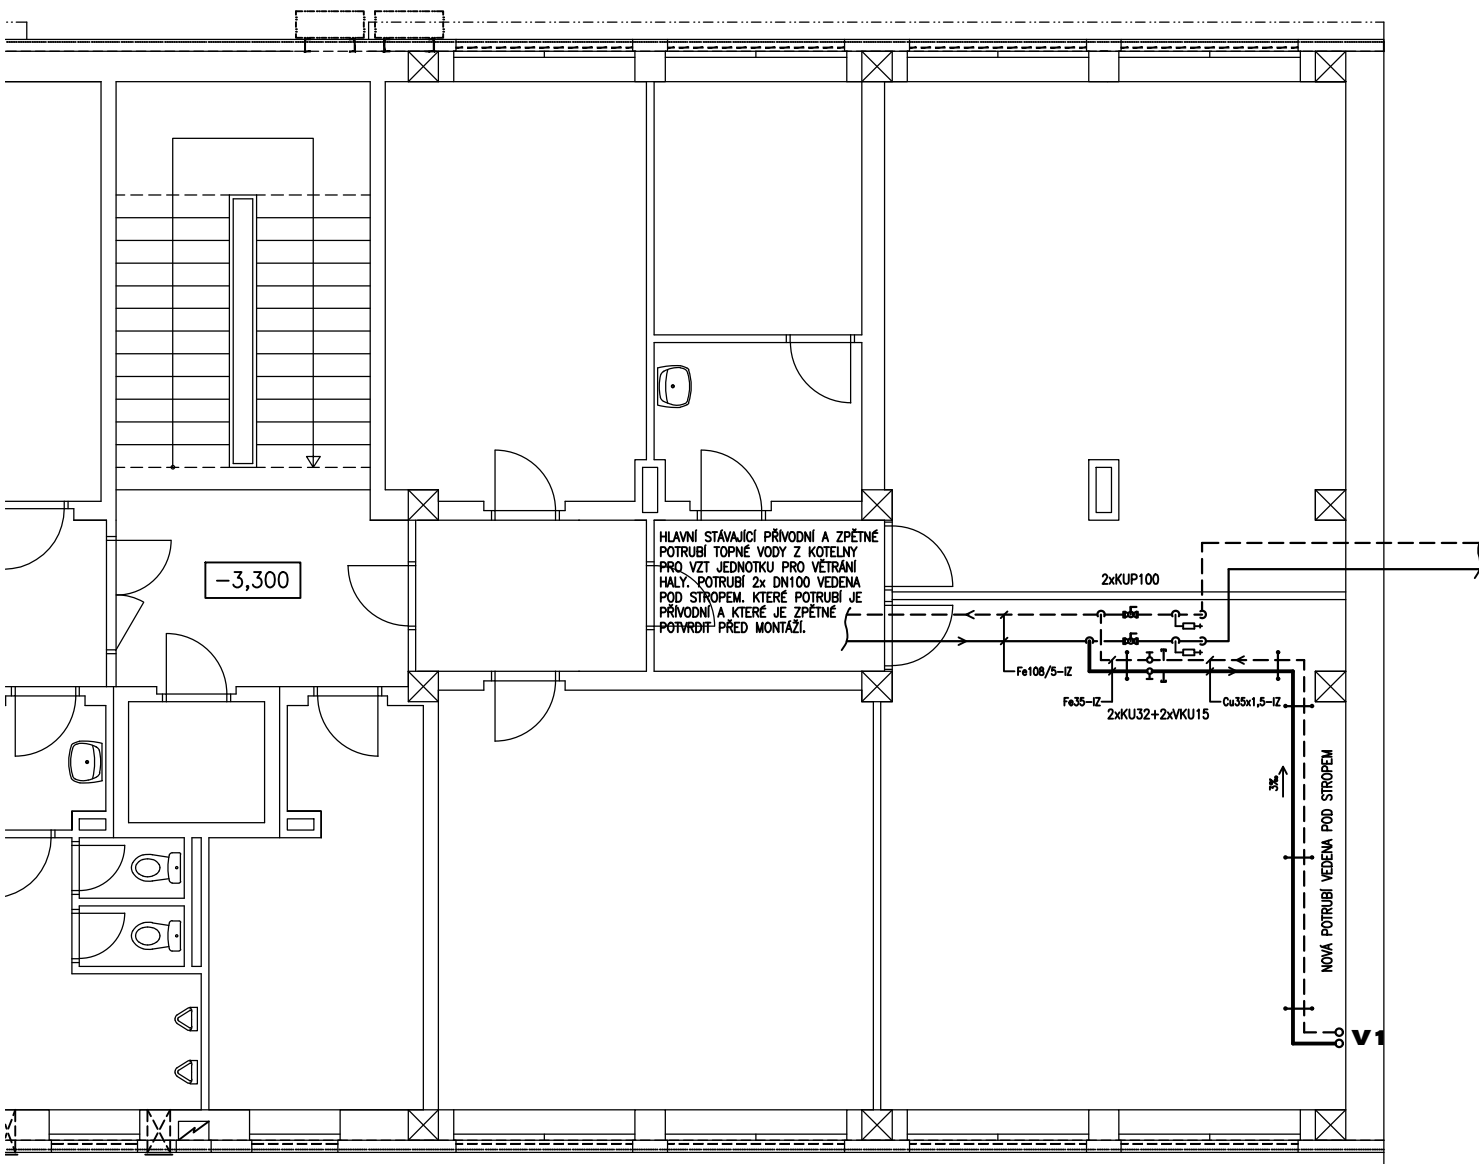

GENERÁLNÍ PROJEKTANT ING. PAVEL PECHA		PROJEKTANT ING. PAVEL PECHA	VYPRACOVAL VÁCLAV ČUTKA	SP STUDIO, s.r.o. ARCHITEKTONICKÁ KANCELÁŘ BUDĚJOVICKÁ 58, ČESKÝ KRUMLOV TEL. 380712671, 380711315	
INVESTOR MĚSTO ČESKÝ KRUMLOV, NÁM. SVORNOSTI 1, Č. KRUMLOV					
AKCE ŘEŠENÍ VSTUPU A VSTUPNÍ HALY MĚSTSKÉHO ÚŘADU ČESKÝ KRUMLOV				STUPEŇ	DPS
				DATUM	08/2017
VÝKRES PŮDORYS 1.PP - ÚT				Č. ZAKÁZKY	SP 2017/33
				MĚŘÍTKO 1:100	Č. VÝKRESU 02.