


PLEŠÍVEC - PARKOVACÍ ŠTÁNÍ - 7. ČÁST

Měřítko : 1 : 250

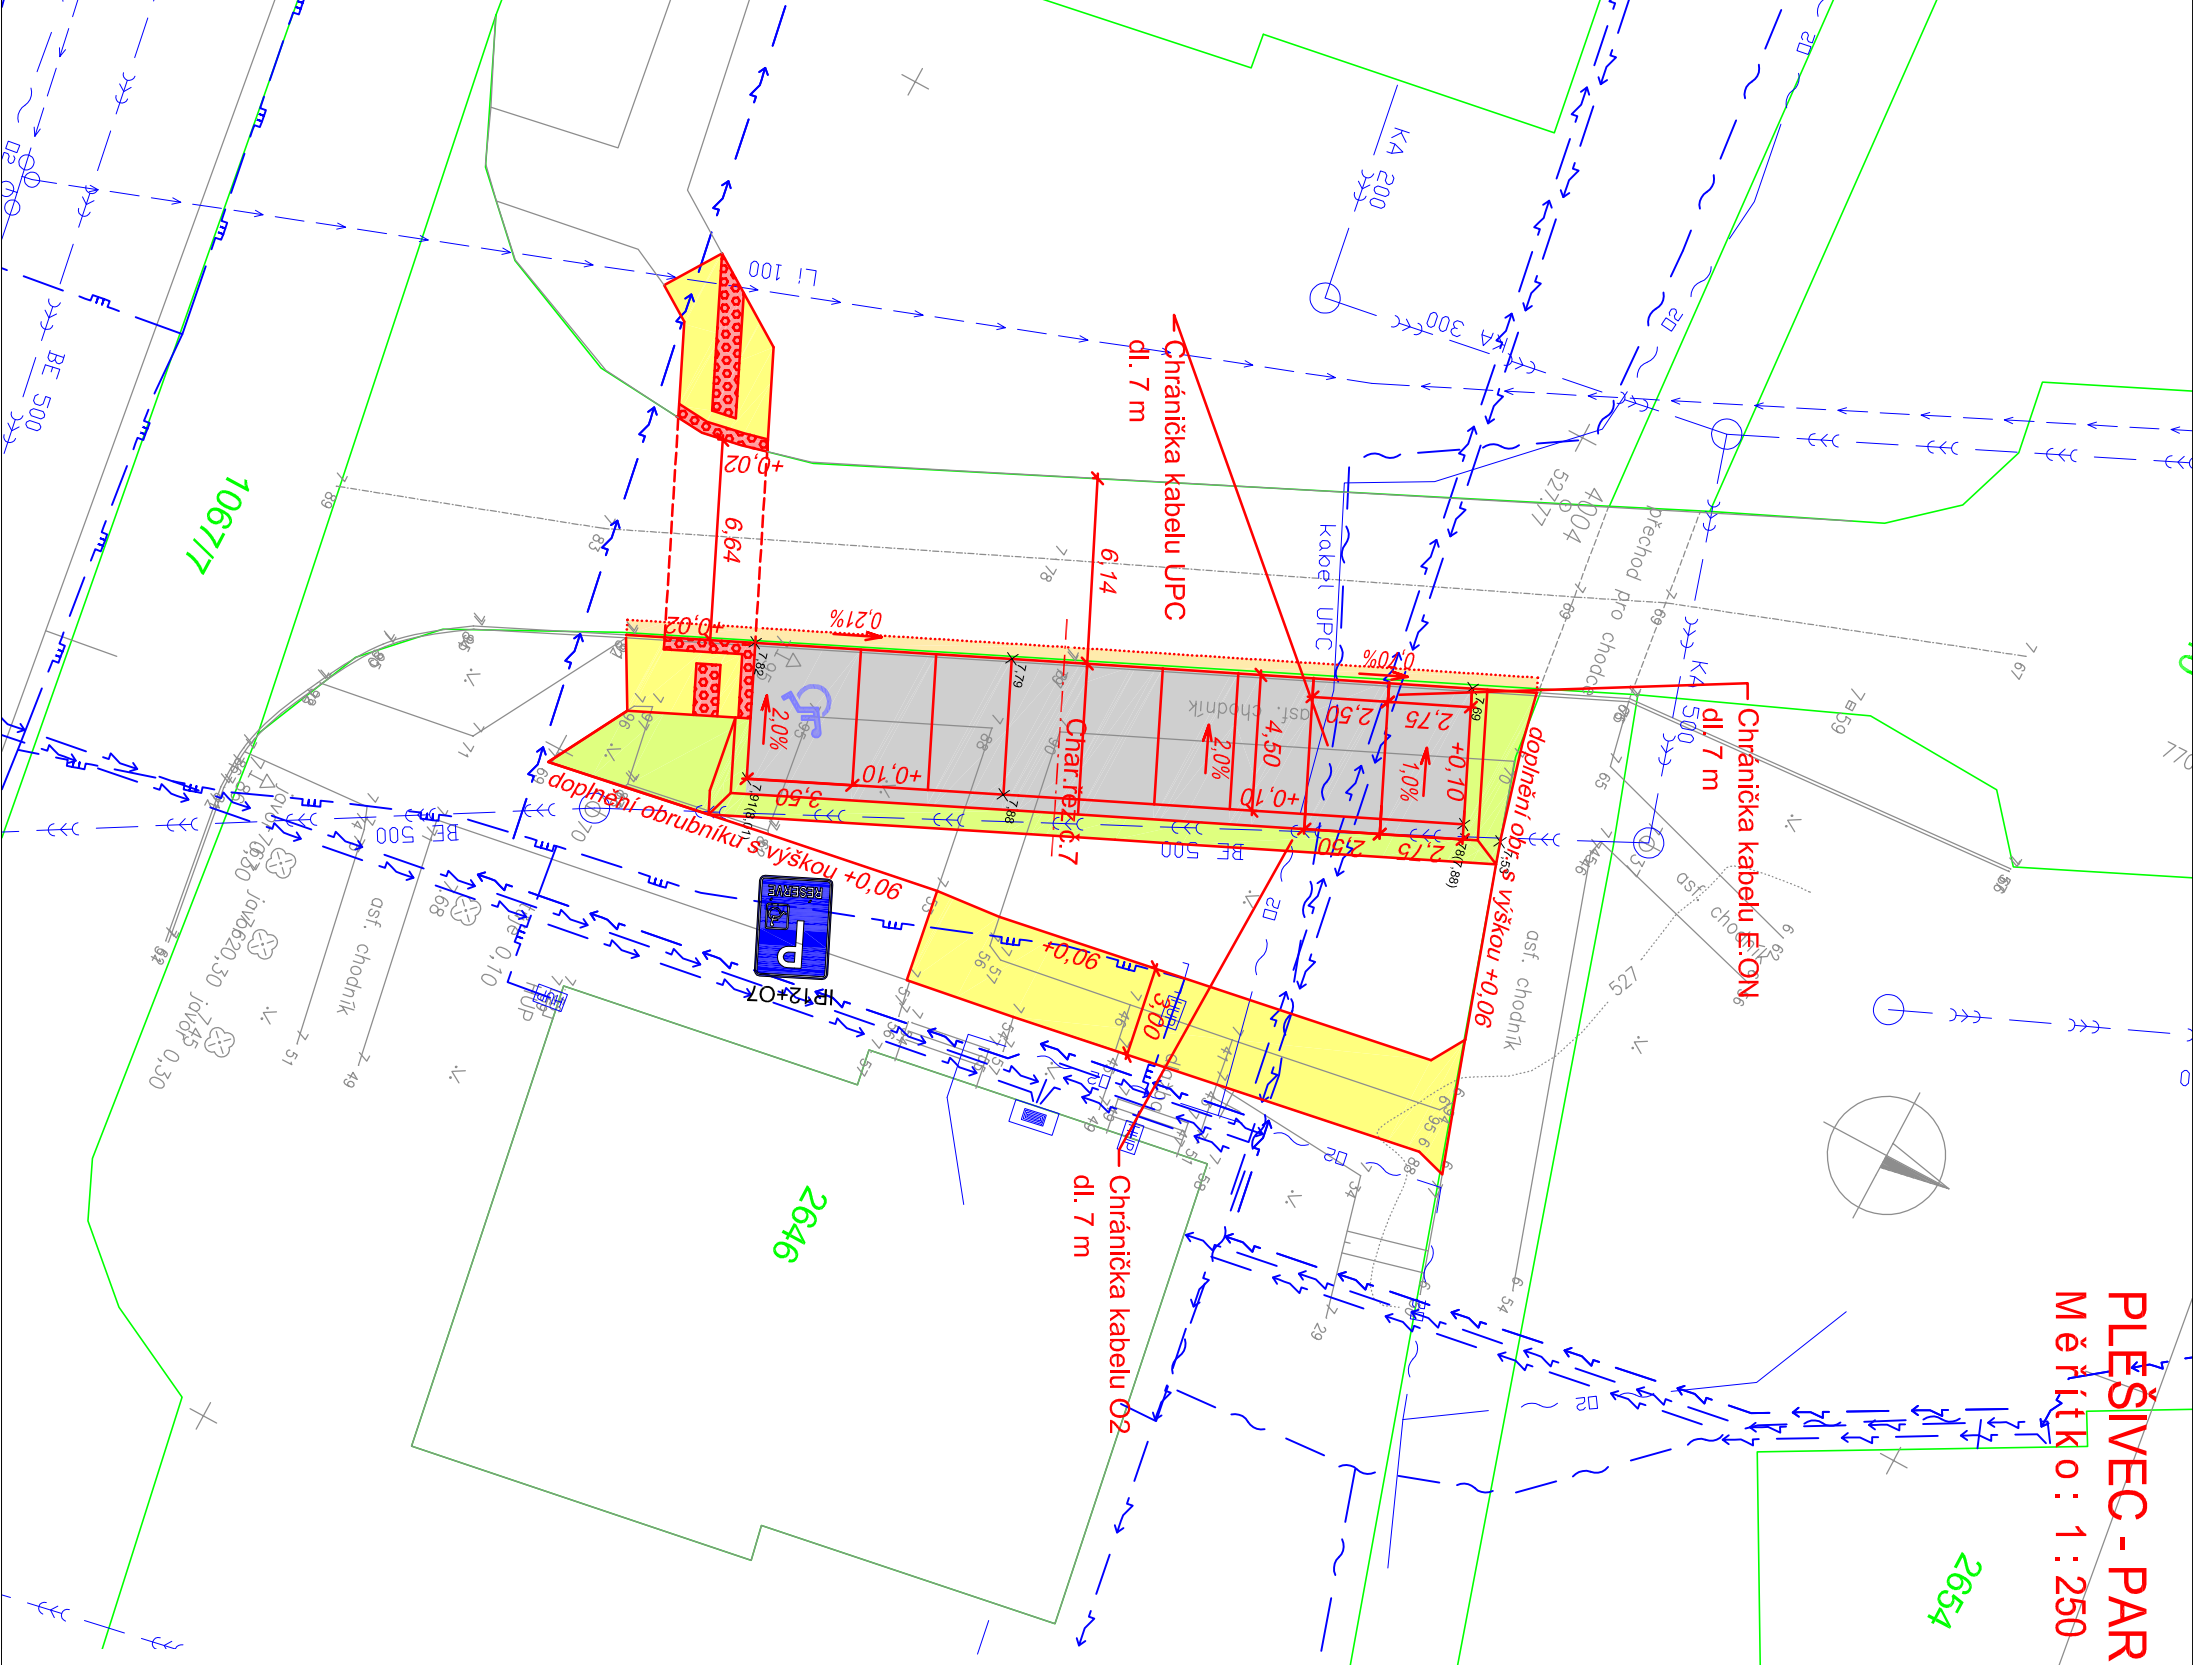

LEGENDA BAREV	
<div></div>	PARKOVACÍ ŠTÁNÍ - ASFALT. POVRCH
<div></div>	DOPLNĚNÍ KCE VOZOVKY
<div></div>	VAROVNÉ PÁSY - BET. DLAŽBA
<div></div>	CHODNÍK - ASFALT. POVRCH
<div></div>	ZELENÉ PLOCHY

LEGENDA INŽENÝRSKÝCH SÍTÍ	
STÁVAJÍCÍ	
Podzemní elektrické vedení VN 22 kV	<div></div>
Podzemní elektrické vedení NN	<div></div>
Kabel Telefonica O2	<div></div>
Vodovod	<div></div>
Kanalizace	<div></div>
STL plynovod	<div></div>
Věřejné osvětlení	<div></div>
POZNÁMKA :	
Zakreslení inženýrských sítí je pouze orientační a bylo provedeno na základě údajů poskytnutých správci jednotlivých vedení a jejich vytyčení v terénu, příp. z digitálních podkladů. Před stavbou je nutné jednotlivá vedení opět vytyčit a při vlastní stavbě určit jejich skutečnou polohu.	

NAVRH / VYPRACOVAL :		ZODP. PROJEKTANT :		KONTROLOVAL :	
M.ŠLINC		M.ŠLINC		ING.S.NOVAČEK	
MÍSTO :	ČESKÝ KRUMLOV	KÚ :	ČESKÝ KRUMLOV		
OKRES :	ČESKÝ KRUMLOV	KRAJ :	JIHOČESKÝ		
INVESTOR : MĚSTO ČESKÝ KRUMLOV					
AKCE :					
VYTVOŘENÍ PARKOVACÍCH MÍST NA SÍDLIŠTI "PLEŠÍVEC" V ČESKÉM KRUMLOVĚ					
PŘÍLOHA :					
KOORDINAČNÍ SITUACE - 7.ČÁST					

<div>AP2 projekt s.r.o.</div> <div>Zátkovo nábežní 448/7, 370 01 České Budějovice</div> <div>IC : 281 49 271 , DIČ: CZ 281 49 271</div>		Č.ZAKÁZKY :	06 - 2014
DATUM :	ÚNOR 2014		
STUPĚN :	DSP		
FORMÁT :	A3		
MĚŘITKO :	1 : 250		
Č.PŘÍLOHY :	Č.PARÉ :		
B.2.5			