


ŠPIČÁK - PARKOVACÍ STÁNÍ - 1. ČÁST

Měřítko : 1 : 250

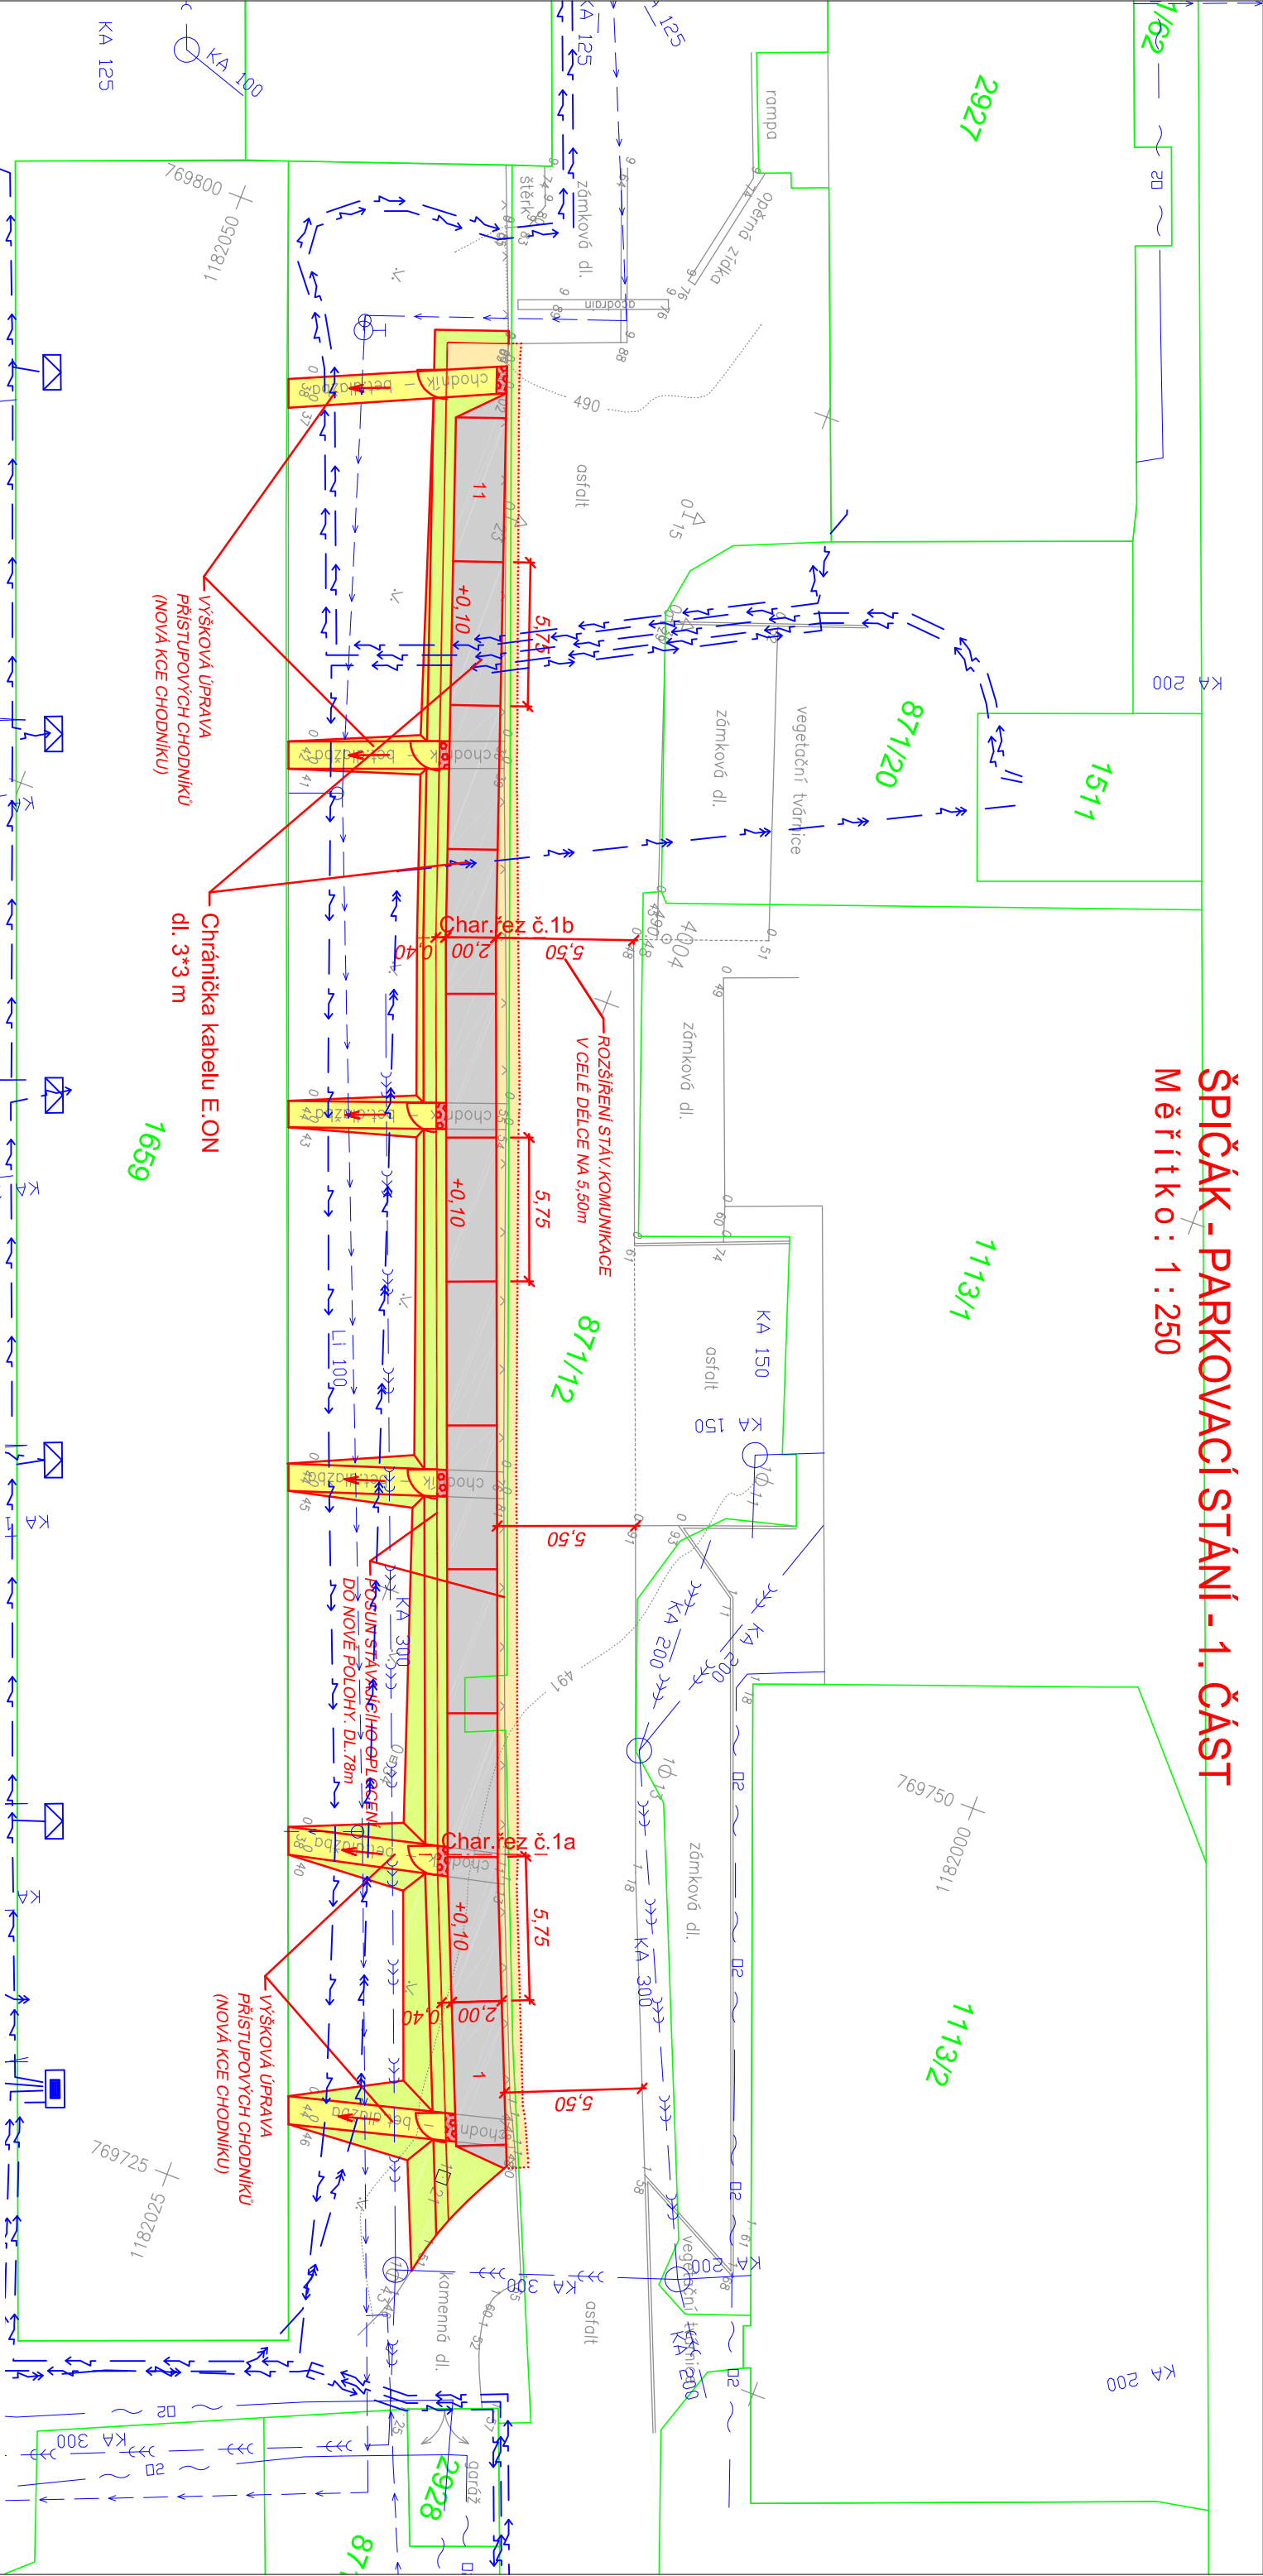

LEGENDA INŽENÝRSKÝCH SÍTÍ

Nadzemní elektrické vedení VN	STÁVAJÍCÍ
Podzemní elektrické vedení NN	Telefonica O2
Kabel Telefonica O2	
Vodovod	
Kanalizace	
STL plynovod	
Veřejné osvětlení	

LEGENDA BAREV

PARKOVACÍ STÁNÍ - ASFALT. POVRCH	VAROVNÉ PÁSY - BET. DLAŽBA
DOPLNĚNÍ KCE VOZOVKY	CHODNÍK - ZÁMK. BET. DLAŽBA
	ZELENÉ PLOCHY
	VÝKOP

POZNÁMKA :

Zakreslení inženýrských sítí je pouze orientační a bylo provedeno na základě údajů poskytnutých správci jednotlivých vedení a jejich vytyčení v terénu, příp. z digitálních podkladů. Před stavbou je nutné jednotlivá vedení opět vytyčit a při vlastní stavbě určit jejich skutečnou polohu.

NAVRH / VYPRACOVAL :	ZODP. PROJEKTANT :	KONTROLOVAL :
----------------------	--------------------	---------------

M.ŠLINC	M.ŠLINC	ING.S.NOVAČEK
---------	---------	---------------

MĚSTO :	ČESKÝ KRUMLOV	KÚ :	ČESKÝ KRUMLOV
OKRES :	ČESKÝ KRUMLOV	KRAJ :	JIHOČESKÝ
INVESTOR :	MĚSTO ČESKÝ KRUMLOV		

AKCE :

VYTVOŘENÍ PARKOVACÍCH MÍST NA SÍDLIŠTI
"ŠPIČÁK" V ČESKÉM KRUMLOVĚ

PŘÍLOHA :

KOORDINAČNÍ SITUACE - 1.ČÁST

AP2 projekt s.r.o. Zátkovo nábreží 448/7, 370 01 České Budějovice IČ : 281 49 271 , DIČ: CZ 281 49 271	
Č.ZAKÁZKY :	26 - 2014
DATUM :	KVĚTEN 2014
STUPĚŇ :	DSP
FORMÁT :	A3
MĚŘÍTKO :	1 : 250
Č.PŘÍLOHY :	Č.PŘE :
B.2.1	