

LEGENDA INŽENÝRSKÝCH SÍTÍ

STÁVAJÍCÍ

Podzemní elektrické vedení VN 22 kV	—	↗	—
Podzemní elektrické vedení NN	—	↘	—
Kabel Telefonica O2	—	~	—
Vodovod	—	→	—
Kanalizace	—	→	—
STL plynovod	—	—	—
Veřejné osvětlení	—	VO	—

POZNÁMKA :


Zakreslení inženýrských sítí je pouze orientační a bylo provedeno na základě údajů poskytnutých správci jednotlivých vedení a jejich vytyčení v terénu, příp. z digitálních podkladů.
Před stavbou je nutné jednotlivá vedení opět vytyčit a při vlastní stavbě určit jejich skutečnou polohu.

PARKOVACÍ STÁNÍ - 3. ČÁST

Měřítko : 1:250

LEGENDA BAREV

225m ²	PARKOVACÍ STÁNÍ - ASFALT. POVRCH
26 m ²	DOPLNĚNÍ KCE VOZOVKY
	VAROVNÉ PÁSY - BET. DLAŽBA
144m ²	CHODNÍK - ASFALT. POVRCH
128m ²	ZELENÉ PLOCHY

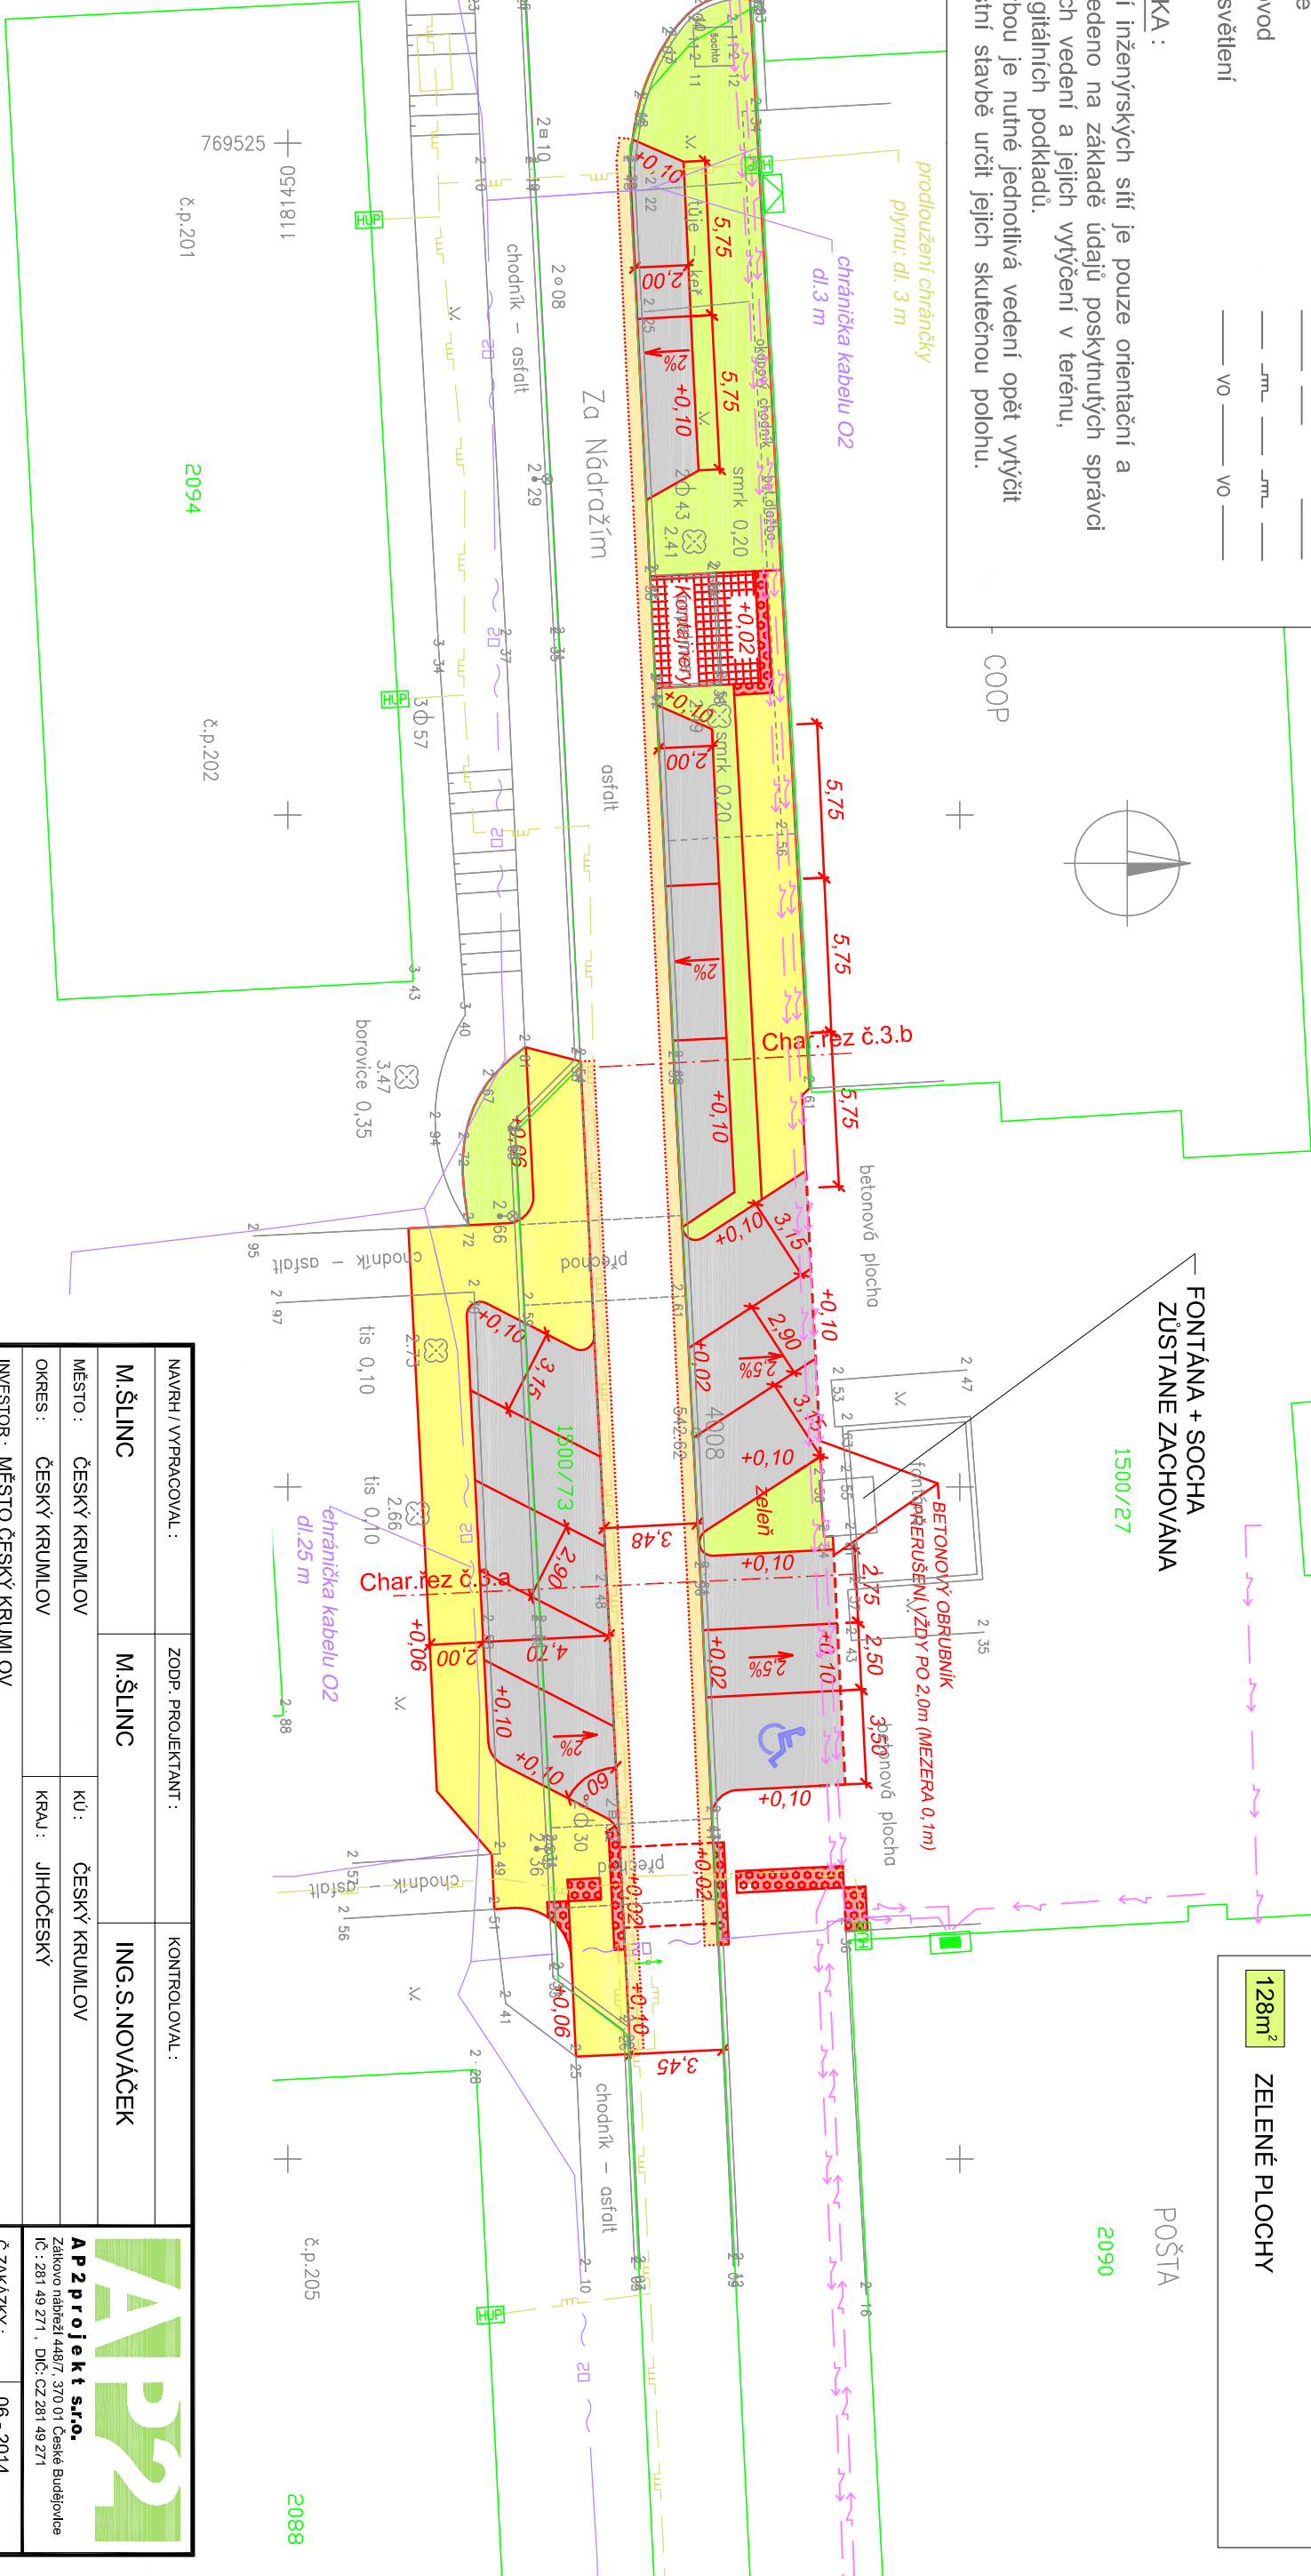

NAVRH / VYPRACOVAL :		ZODP. PROJEKTANT :	KONTRLOVAL :
M. ŠLINC	M. ŠLINC	ING. S. NOVÁČEK	
MĚSTO :	ČESKÝ KRUMLOV	KU :	ČESKÝ KRUMLOV
OKRES :	ČESKÝ KRUMLOV	KRAJ :	JIHOČESKÝ
INVESTOR :	MĚSTO ČESKÝ KRUMLOV		
AKCE :			
VYTVOŘENÍ PARKOVACÍCH MÍST NA SÍDLIŠTI			
"ZA NÁDRAŽÍM" V ČESKÉM KRUMLOVĚ			
PŘÍLOHA :			Č. PŘÍLOHY :
KOORDINAČNÍ SITUACE - 3. ČÁST			B.2.3

AP2 projekt s.r.o.
Zalkovo nábreží 448/7, 370 01 Česká Budějovice
IČ : 281 49 271 , DIČ: CZ 281 49 271

Č. ZAKÁZKY :	06 - 2014
DATUM :	ÚNOR 2014
STUPEŇ :	DSP
FORMÁT :	A3
MĚŘÍTKO :	1 : 250
Č. PŘÍLOHY :	Č. PŘÍLOHY :