


SITUACE - CHODNÍK V ULICI VĚNCOVA

Měřítko: 1:250

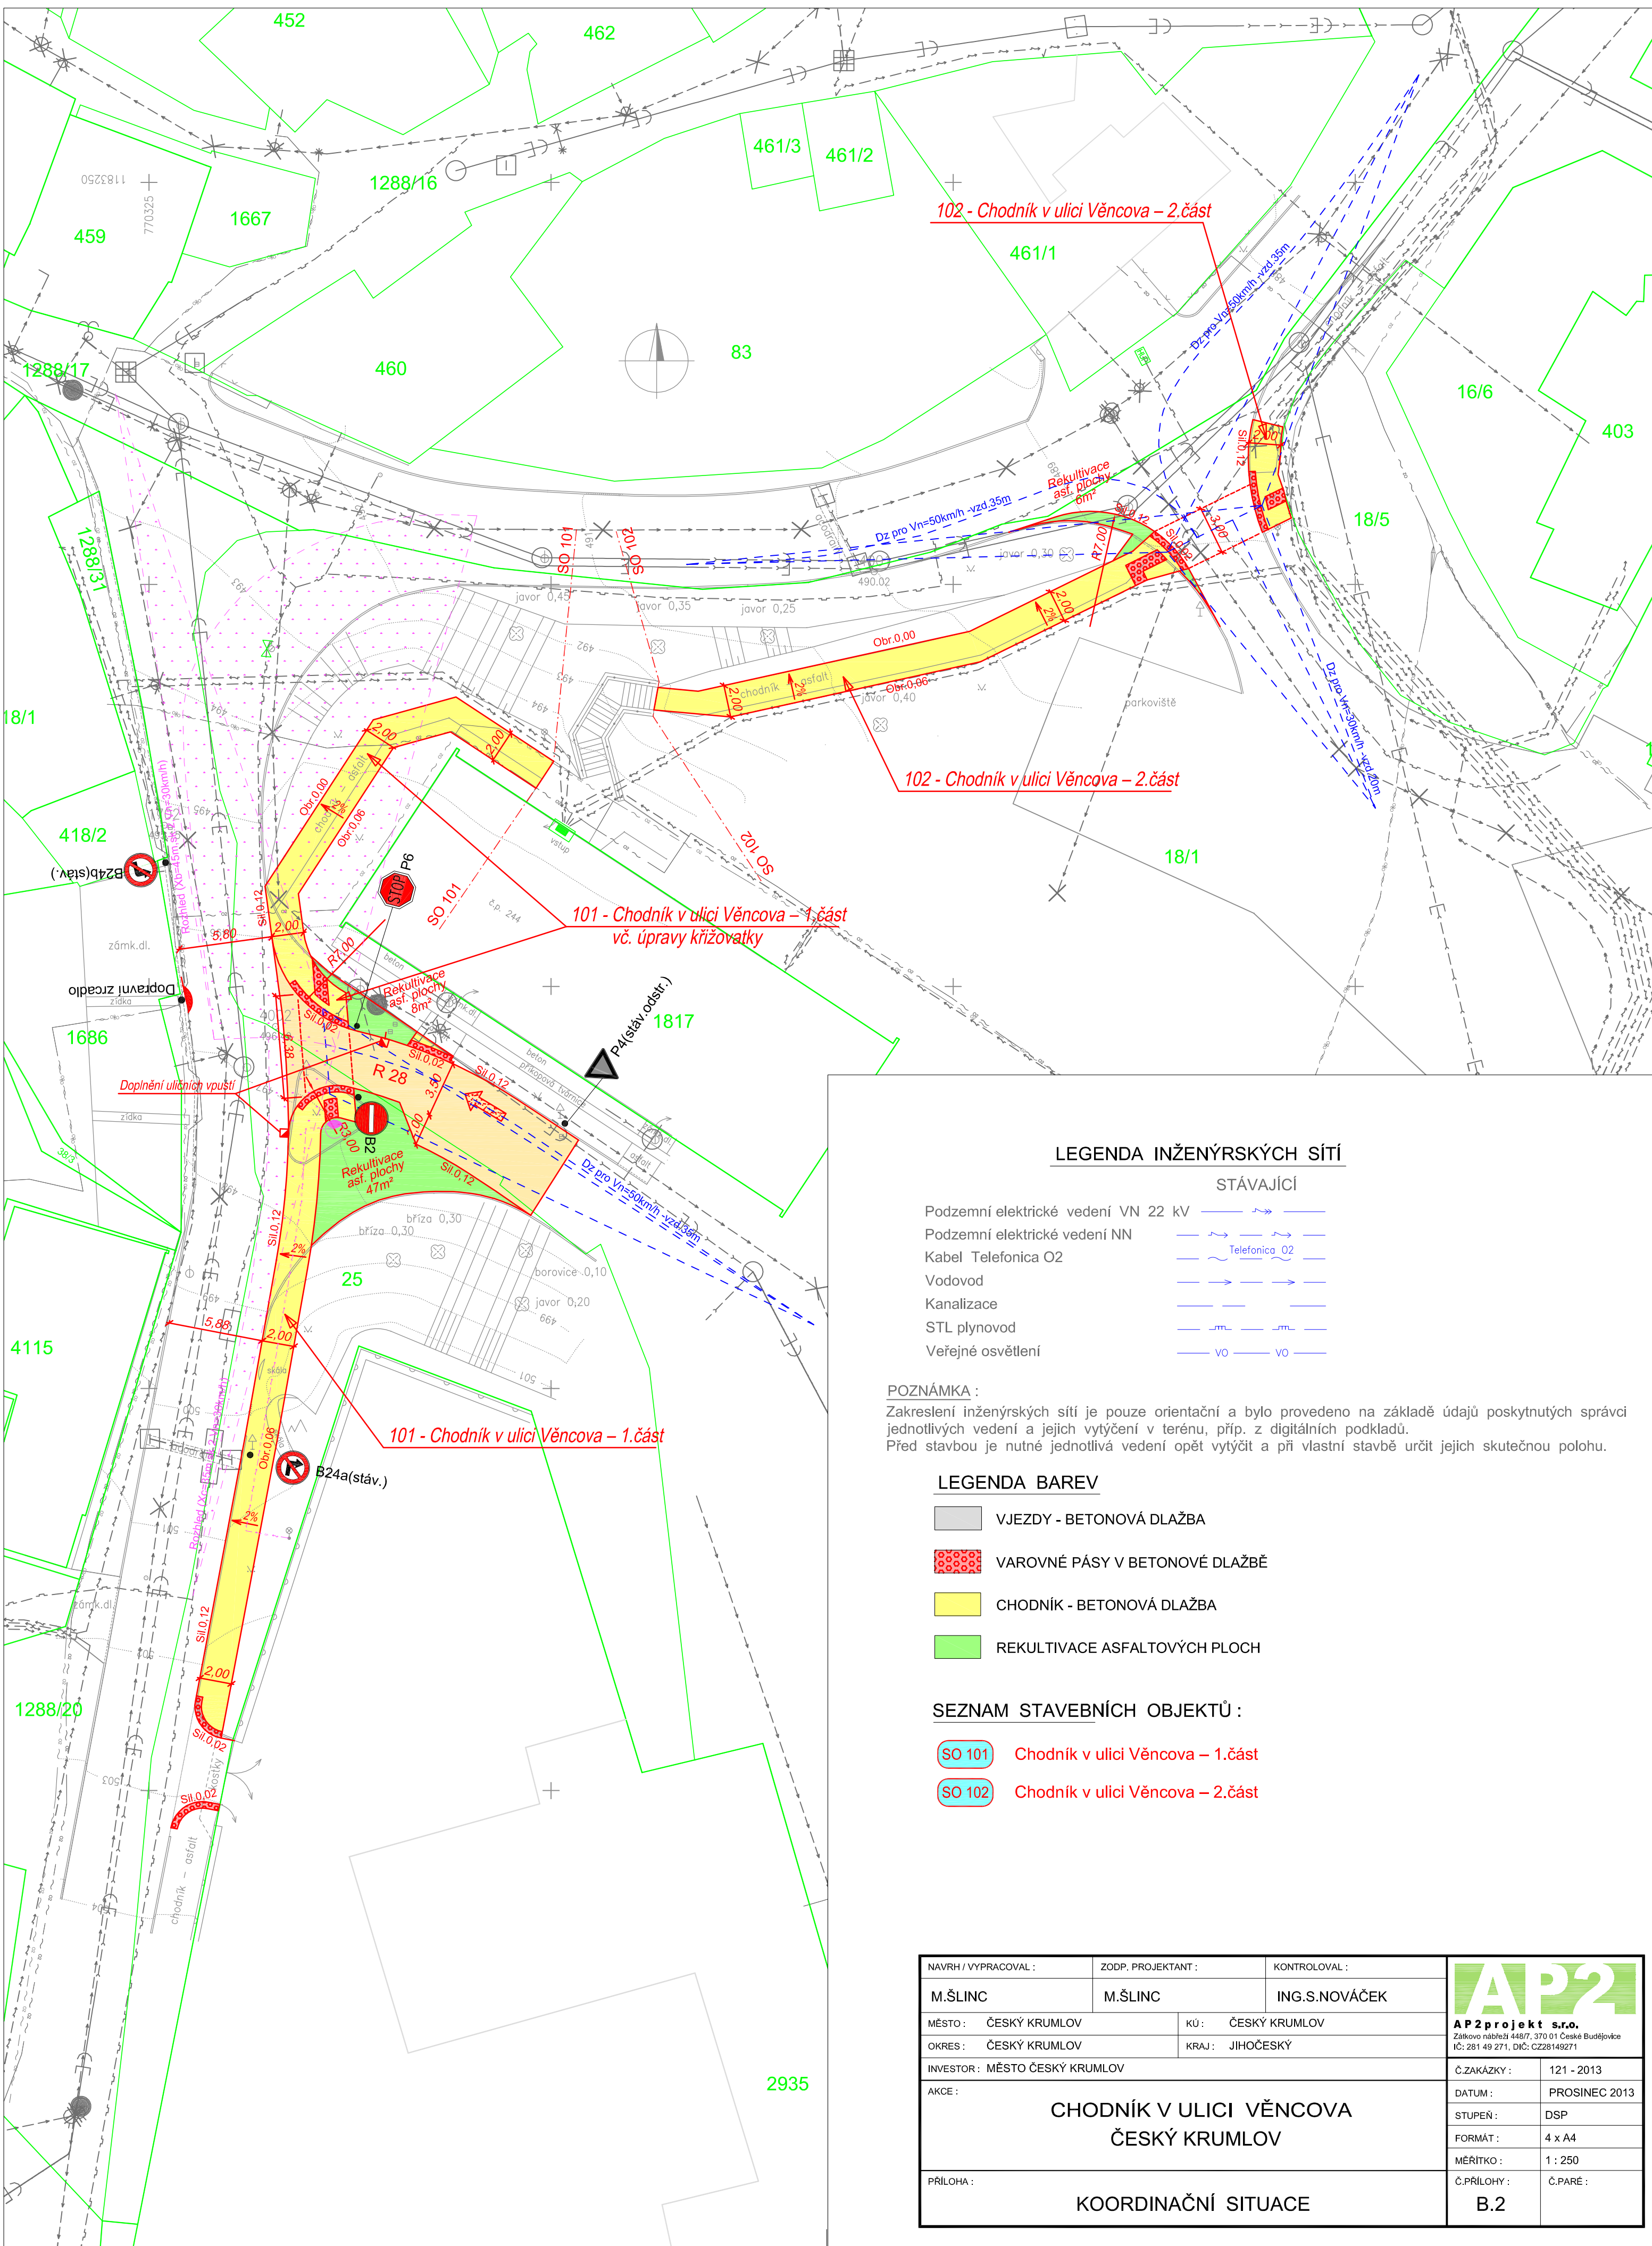

LEGENDA INŽENÝRSKÝCH SÍTÍ

STÁVAJÍCÍ

Podzemní elektrické vedení VN 22 kV	
Podzemní elektrické vedení NN	
Kabel Telefonica O2	
Vodovod	
Kanalizace	
STL plynovod	
Veřejné osvětlení	

POZNÁMKA :

Zakreslení inženýrských sítí je pouze orientační a bylo provedeno na základě údajů poskytnutých správci jednotlivých vedení a jejich výtčeni v terénu, příp. z digitálních podkladů. Před stavbou je nutné jednotlivá vedení opět výtčítat a při vlastní stavbě určit jejich skutečnou polohu.

LEGENDA BAREV

	VJEZDY - BETONOVÁ DLAŽBA
	VAROVNÉ PÁSY V BETONOVÉ DLAŽBĚ
	CHODNÍK - BETONOVÁ DLAŽBA
	REKULTIVACE ASFALTOVÝCH PLOCH

SEZNAM STAVEBNÍCH OBJEKTŮ :

	Chodník v ulici Věncova - 1.část
	Chodník v ulici Věncova - 2.část

NAVRH / VYPRACOVAL :	ZODP. PROJEKTANT :	KONTROLOVAL :	AP2 AP2projekt s.r.o. Zátkovo nábřeží 448/7, 370 01 České Budějovice IČ: 281 49 271, DIČ: CZ28149271
M.ŠLINC	M.ŠLINC	ING.S.NOVAČEK	
MĚSTO : ČESKÝ KRUMLOV	KÚ : ČESKÝ KRUMLOV	Č.ZAKÁZKY : 121 - 2013	
OKRES : ČESKÝ KRUMLOV	KRAJ : JIHOČESKÝ	DATUM : PROSINEC 2013	
INVESTOR : MĚSTO ČESKÝ KRUMLOV	AKCE :		STUPĚN : DSP
CHODNÍK V ULICI VĚNCOVA ČESKÝ KRUMLOV			FORMÁT : 4 x A4
			MĚŘITKO : 1 : 250
PŘÍLOHA : KOORDINAČNÍ SITUACE			Č.PŘÍLOHY : Č.PARÉ : B.2