


PŮDORYS ±0,000 m

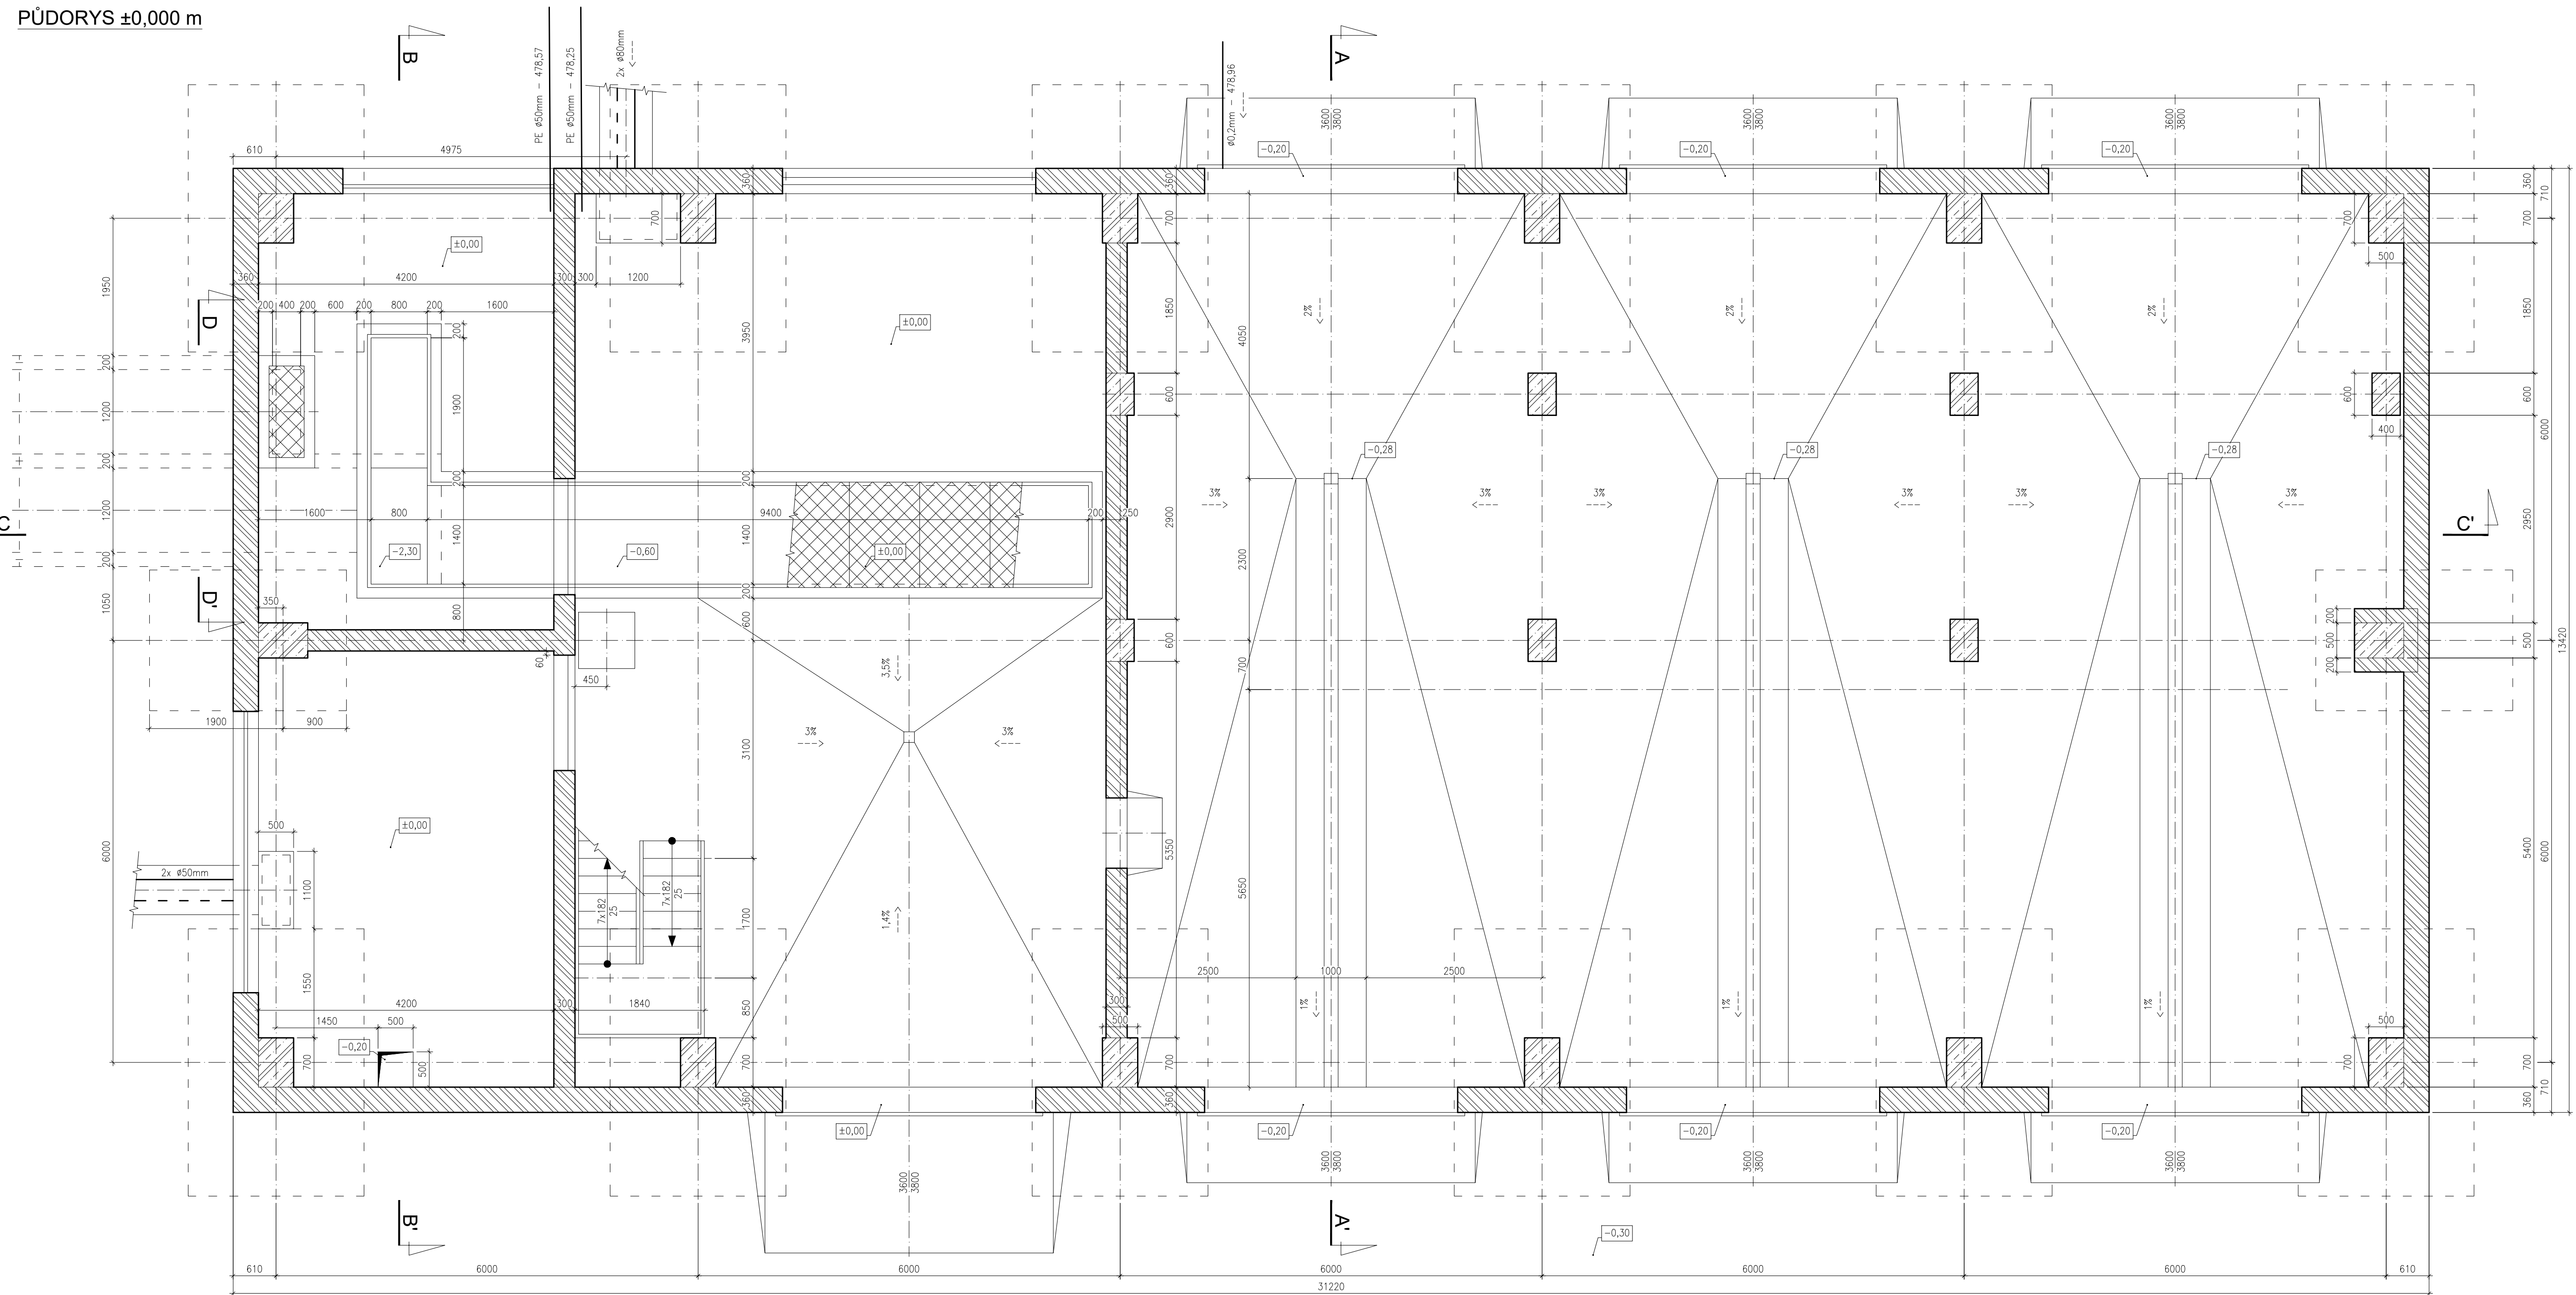

Souřadnicový systém – S-JTSK
 Výškový systém – ČSNJIS-Bpv, ±0,00=480,20m n.m

REVIZE	POPIS ZMĚNY	DATUM	JMÉNO – PODPIS
Dodavatel	ERITECH a.s. Národní 961/25, 110 00 Praha 1		Technická kontrola VIKTOR PEJZL
Soubor	D.20-22.dwg	Vypracoval ING. VIT	Projektant Hl. Ing. pro ING. VALEČKA
Zadovatel	MĚSTO ČESKÝ KRUMLOV	Kraj	JIHOČESKÝ
Akce	Pasport stavebních objektů a technologie v areálu ČOV Český Krumlov		Formát předlohy 10 A4
	D. Výkresová část		Datum 05/2022
	Příloha 110 – Budova odvodnění kalu – půdorys		Stupeň PASPORT
		Měřítko 1:50	Číslo zakázky MV 1602/22
			Č. příl. D.20.