


PŮDORYS PŮDY - KANALIZACE

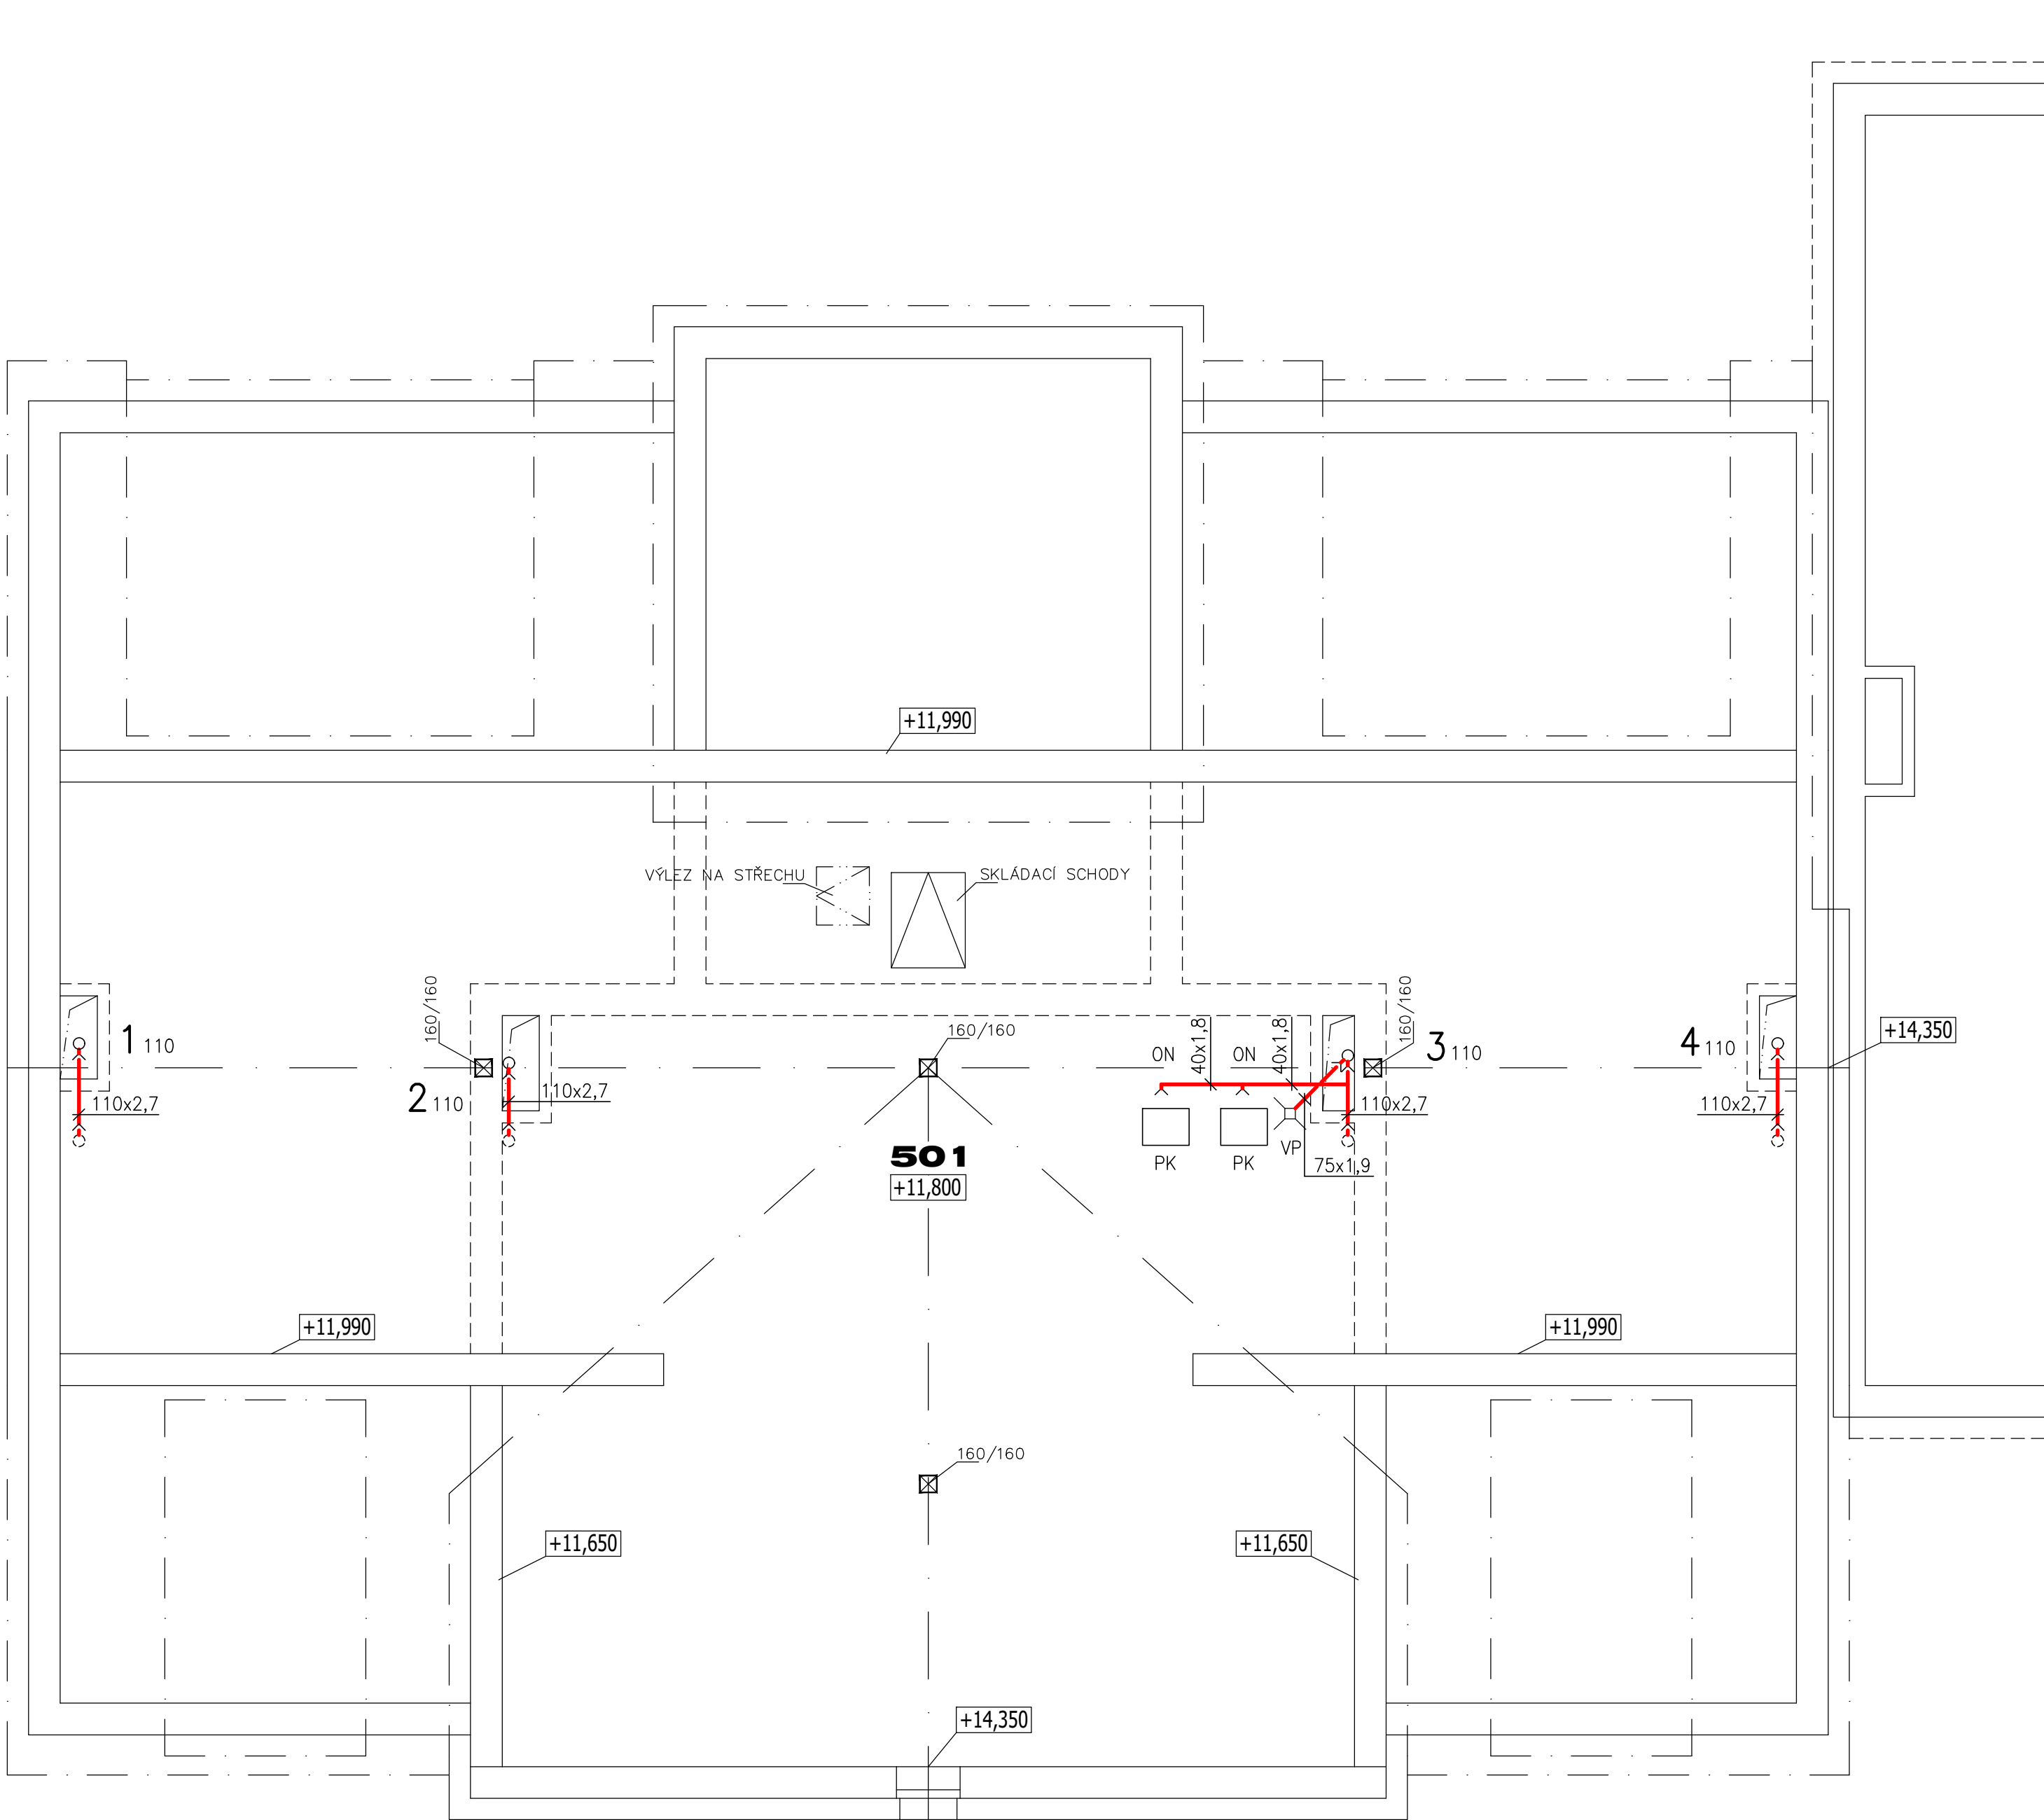

LEGENDA MÍSTNOSTÍ

OZN	ÚČEL MÍSTNOSTI	m2
501	PŮDA	119,00

LEGENDA

← KANALIZAČNÍ POTRUBÍ PVC

- WC-Z ZÁVĚSNÝ KLOZET
U UMYVADLO
U1 UMYVÁTKO
S SPRCHA
V VANA
D DŘEZ (SOUČÁSTÍ KUCHYŇSKÉ SESTAVY)
M MYČKA
P PRAČKA
VÝ VÝLEVKA
VP VPUSŤ PODLAHOVÁ
ZO NEPŘÍMOTOPNÝ STACIONÁRNÍ OHŘÍVAČ VODY O OBJEMU 433 L (DODÁVKA ÚT)
EN MEMBRÁNOVÁ EXPANZNÍ NÁDOBA O OBJEMU 33 L
- ODVOD VODY OD POJISTNÝCH VENTILŮ BUDE ZAÚSTĚN PŘES ODKAPÁVACÍ NÁDOBKU DO KANALIZACE
- ODVOD KONDENZÁTU OD PK A ODKOUŘENÍ BUDE ZAÚSTĚN PŘES SIFON DO KANALIZACE
- ODVOD KONDENZÁTU OD VZT POTRUBÍ BUDE ZAÚSTĚN PŘES SIFON DO KANALIZACE



PROJEKTANT ING. PAVEL PECHA		VYPRACOVAL ING. KAREL SEVERA		SP STUDIO, s.r.o. ARCHITEKTONICKÁ KANCELÁŘ BUDĚJOVICKÁ 58, ČESKÝ KRUMLOV TEL. 380711315, FAX. 380712671			
INVESTOR Město Český Krumlov nám. Svornosti 1, 381 01 Český Krumlov							
30 bytových jednotek v bloku A 17 Vyšný, Český Krumlov				STUPEŇ		DPS	
				DATUM		07/2024	
				Č. ZAKÁZKY		SP 2023/32	
				MĚŘÍTKO 1:50		Č. VÝKRESU 6	
VÝKRES sekce C PŮDORYS PŮDY - KANALIZACE							

verze 1.0