


PŮDORYS 1.NP - VODOVOD

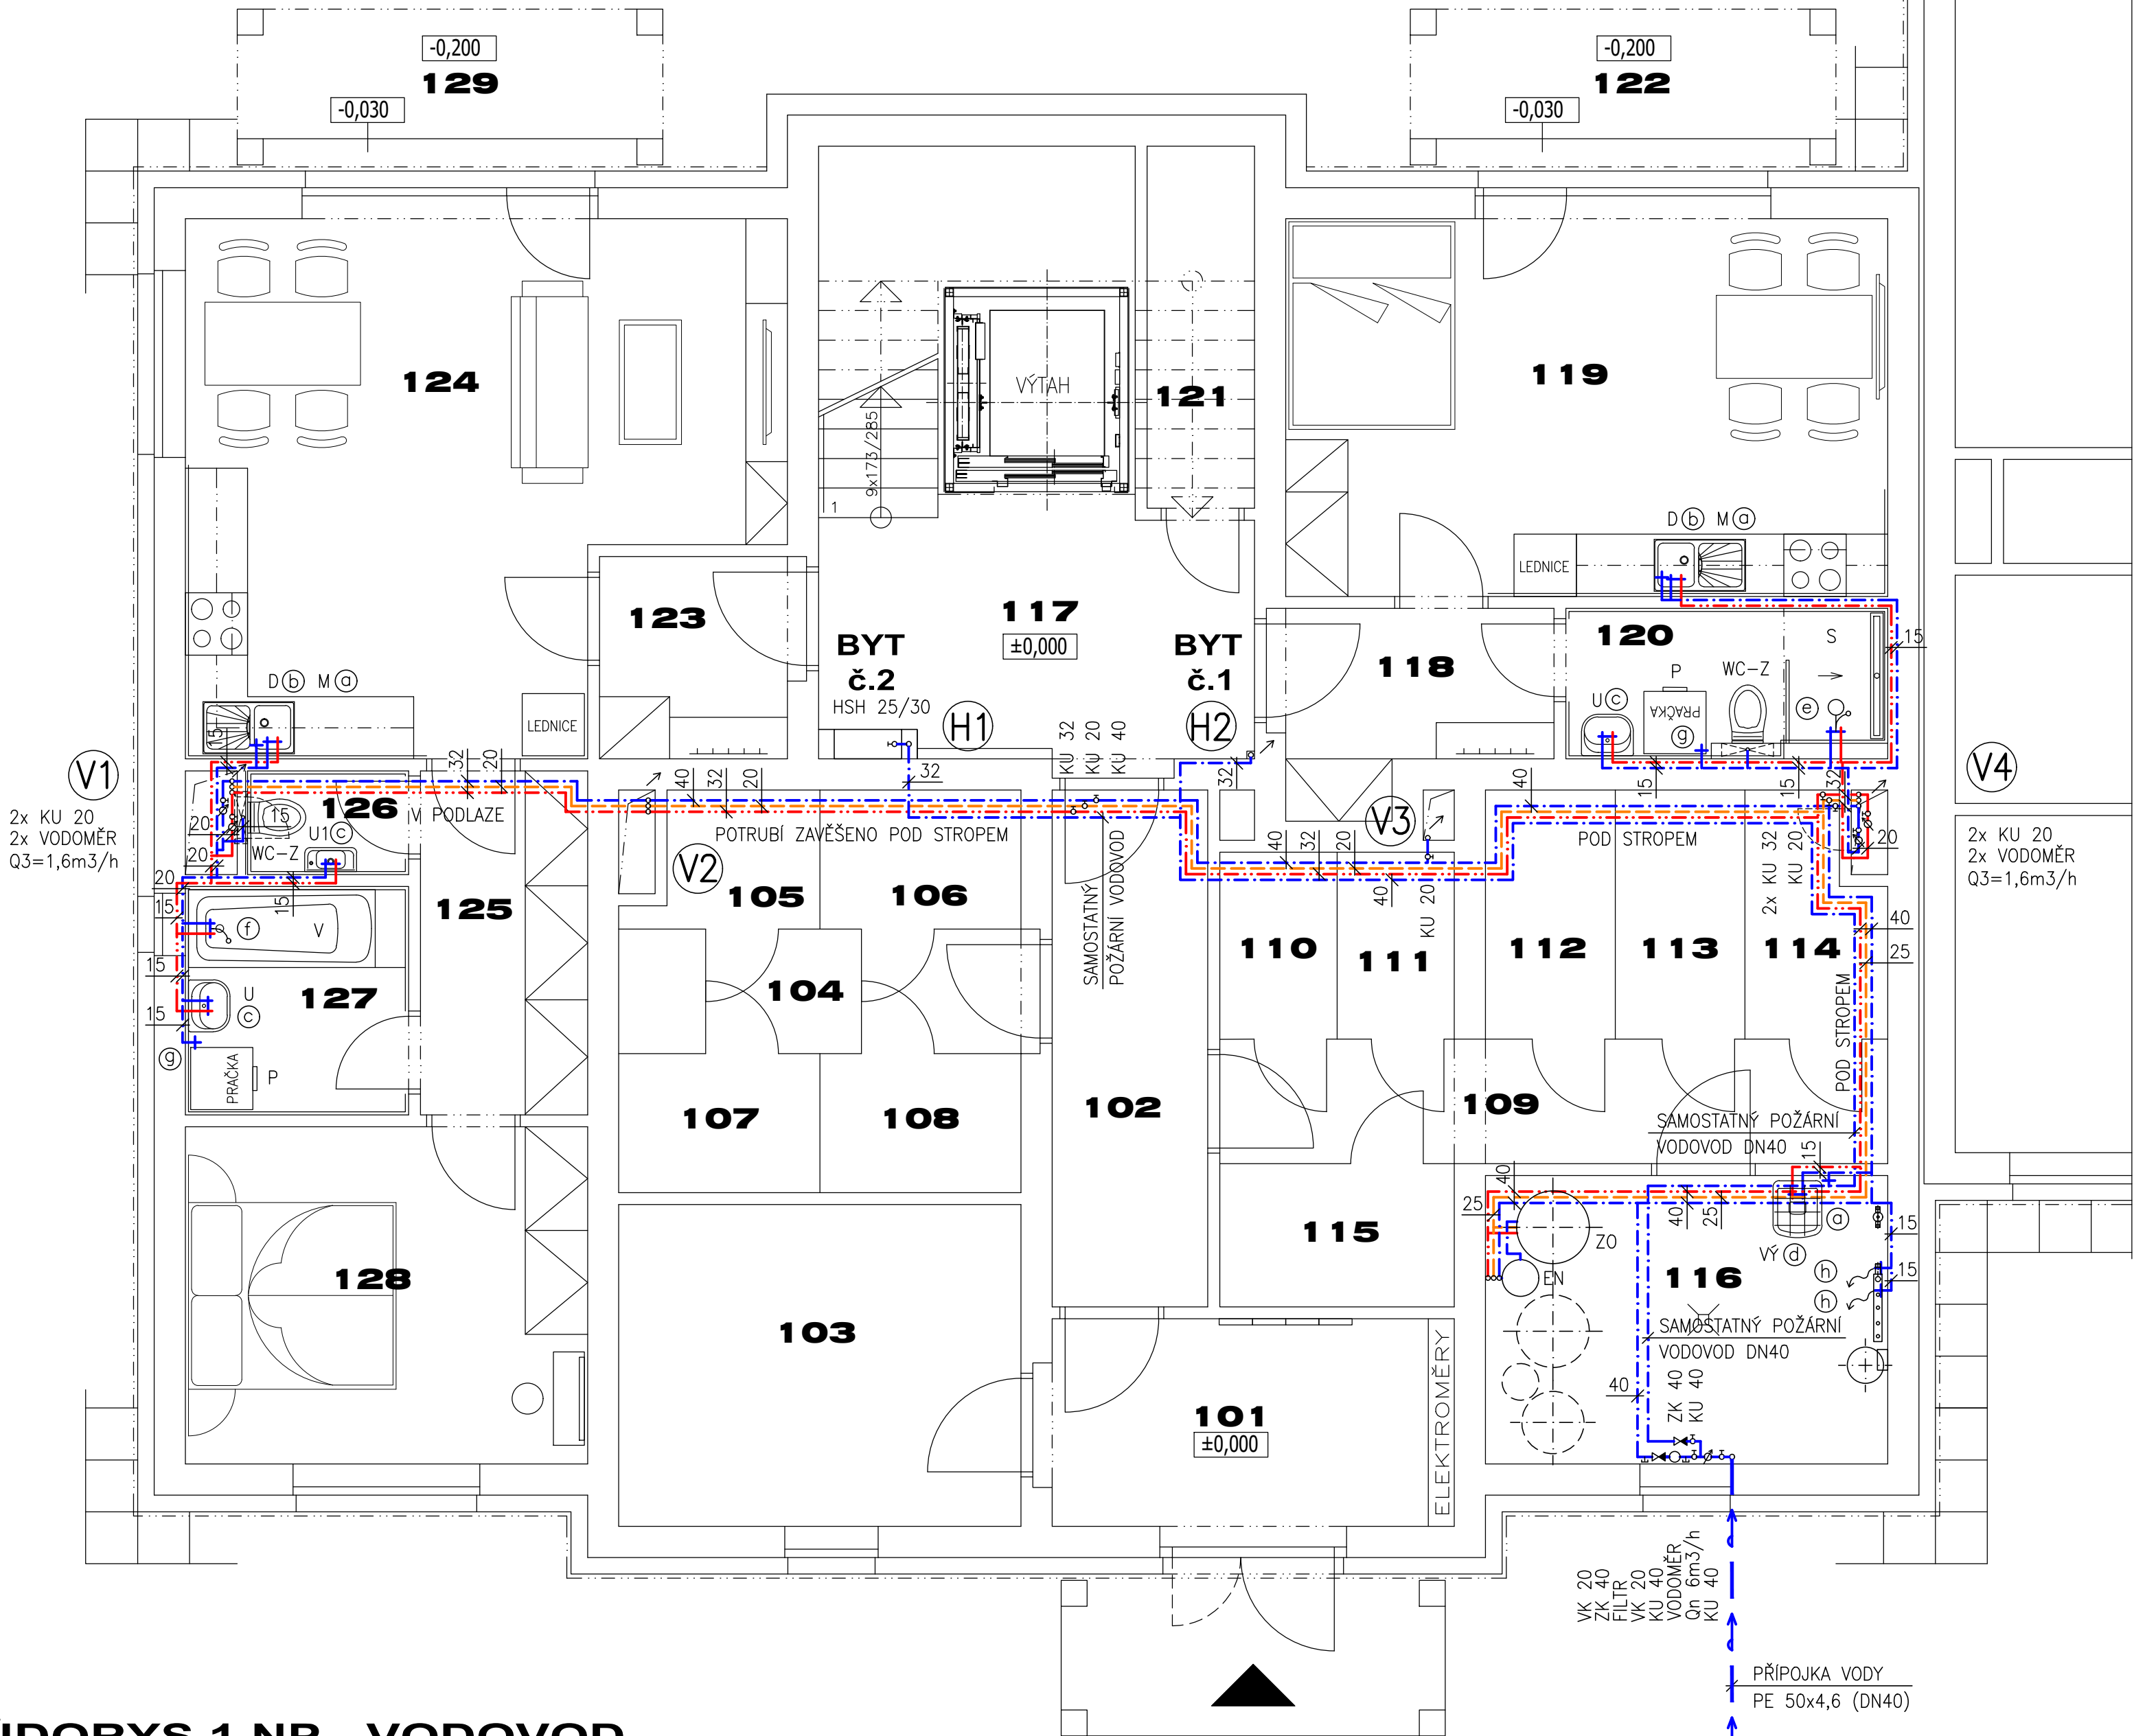

LEGENDA MÍSTNOSTÍ

OZN	ÚČEL MÍSTNOSTI	m2
101	ZADVEŘÍ	8,35
102	CHODBA	7,45
103	KOLA / KOČÁRKY	12,00
104	CHODBA	4,90
105	SKLEPNÍ KÓJE (byt č. 8)	2,10
106	SKLEPNÍ KÓJE (byt č. 3)	2,60
107	SKLEPNÍ KÓJE (byt č. 4)	2,60
108	SKLEPNÍ KÓJE (byt č. 5)	2,60
109	CHODBA	7,70
110	SKLEPNÍ KÓJE (byt č. 9)	2,05
111	SKLEPNÍ KÓJE (byt č. 10)	2,05
112	SKLEPNÍ KÓJE (byt č. 6)	3,00
113	SKLEPNÍ KÓJE (byt č. 7)	3,00
114	SKLEPNÍ KÓJE (byt č. 1)	2,85
115	SKLEPNÍ KÓJE (byt č. 2)	3,10
116	MÍSTNOST TZB	10,80
117	CHODBA+SCHODIŠTĚ A VÝTAH	20,70
BYT č. 1 (1+KK)		
118	PŘEDSÍŇ	4,60
119	OBYTNÝ PROSTOR	21,75
120	KOUPELNA	4,35
121	KOMORA	3,80
tot.		34,50
122	TERASA	5,90
BYT č. 2 (2+KK)		
123	PŘEDSÍŇ	3,75
124	OBYTNÝ PROSTOR	26,85
125	CHODBA	5,35
126	WC	1,70
127	KOUPELNA	4,75
128	LOŽNICE	12,60
tot.		55,00
128	TERASA	5,90

LEGENDA

- STUDENÁ VODA
--- TEPLÁ VODA
--- CÍRKULAČNÍ VODA
- WC-Z ZÁVĚSNÝ KLOZET
U UMYVADLO
U1 UMYVÁTKO
S SPRCHA
V VANA
D DŘEZ (SOUCÁSTÍ KUCHYŇSKÉ SESTAVY)
M MÝČKA
P PRAČKA
VÝ VÝLEVKA
- HSH 25/30 – HYDRANTOVÝ SYSTÉM S TVAROVÉ STÁLOU HADICÍ
DĚLKY 30 m
- ZO NEPŘÍMOTOPNÝ STACIONÁRNÍ OHŘÍVAČ VODY O OBJEMU 433 L
(DODÁVKA ÚT)
- EN MEMBRÁNOVÁ EXPANZNÍ NÁDOBA O OBJEMU 33 L
- ODVOD VODY OD POJISTNÝCH VENTILŮ BUDE ZAOSTĚN
PŘES ODKAPÁVACÍ NÁDOBKU DO KANALIZACE

- Ⓐ ROHOVÝ VENTIL
Ⓑ PÁKOVÝ SMĚŠOVAČ STOJÁNKOVÝ DŘEZOVÝ + 2x ROHOVÝ VENTIL
Ⓒ PÁKOVÝ SMĚŠOVAČ STOJÁNKOVÝ UMYVADLOVÝ + 2x ROHOVÝ VENTIL
Ⓓ PÁKOVÝ SMĚŠOVAČ STĚNOVÝ DŘEZOVÝ (PRO VÝLEVKU)
Ⓔ SPRCHOVÝ SYSTÉM S TERMOSTATEM (RUČNÍ + HLAVOVÁ SPRCHA)
Ⓕ PÁKOVÝ SMĚŠOVAČ PRO VANU S AUTOMATICKÝM PŘESTAVENÍM NA SPRCHU
Ⓖ KULOVÝ PRAČKOVÝ VENTIL
Ⓗ KULOVÝ VENTIL S PŘIPOJENÍM PRO HADICI



PROJEKTANT ING. PAVEL PECHA		VYPRACOVAL ING. KAREL SEVERA		SP STUDIO, s.r.o. ARCHITEKTONICKÁ KANCELÁŘ BUDĚJOVICKÁ 58, ČESKÝ KRUMLOV TEL. 380711315, FAX. 380712671	
INVESTOR Město Český Krumlov nám. Svornosti 1, 381 01 Český Krumlov					
AKCE 30 bytových jednotek v bloku A 17 Vyšný, Český Krumlov		STUPEŇ DATUM Č. ZAKÁZKY		DPS 07/2024 SP 2023/32	
VÝKRES sekce C PŮDORYS 1.NP - VODOVOD		MĚŘÍTKO 1:50		Č. VÝKRESU 8	

verze 1.0