


LEGENDA MÍSTNOSTÍ

OZN.	NÁZEV MÍSTNOSTI	PLOCHA (m2)
201	SCHODIŠTĚ	11,5
202	DÍLNA	79,0
203	SKLAD	25,6
204	ŠATNA	8,9
205	UMÝVÁRNA	4,5
206	WC	1,6
207	TERASA	49,8

PŮDORYS 2.NP - KANALIZACE 1:200

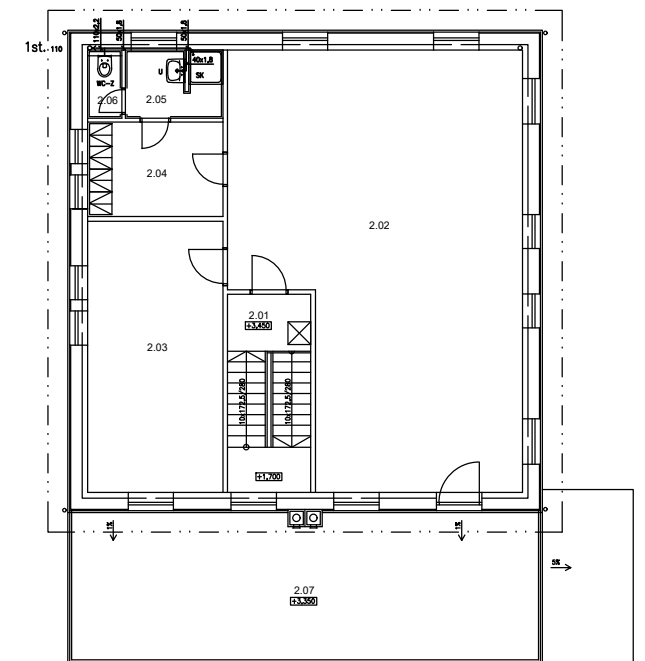

LEGENDA

← KANALIZAČNÍ POTRUBÍ PVC – HT

WC-Z ZÁVĚSNÝ KLOZET


U UMYVADLO

SK SPRCHOVÁ KABINA

– ODVOD KONDENZÁTU OD VZT ZAŘÍZENÍ BUDE ZAÚSTĚN
PŘES SIFON DO KANALIZACE

PŮDORYS 2.NP - KANALIZACE 1:50

±0,000=PODLAHA 1.NP=578,92

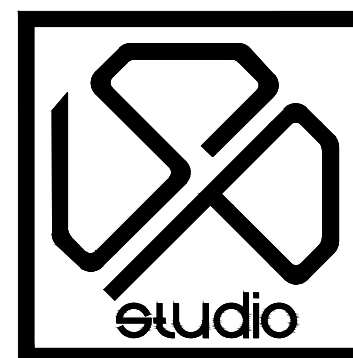

PROJEKTANT ING. PAVEL PECHA	VYPRACOVAL ING. KAREL SEVERA	SP STUDIO, s.r.o. ARCHITEKTONICKÁ KANCELÁŘ BUDĚJOVICKÁ 58, ČESKÝ KRUMLOV TEL. 380712671, 380711315	
INVESTOR MĚSTO ČESKÝ KRUMLOV, NÁMĚSTÍ SVORNOSTI 1, 38101 ČESKÝ KRUMLOV		STUPEŇ	DSP+DPS
AKCE STAVEBNÍ ÚPRAVY OBJEKTU KAPLICKÁ 619, č.parc. st. 1533, ČESKÝ KRUMLOV VESTAVBA DÍLNY		DATUM	01/2022
VÝKRES PŮDORYS 2.NP - KANALIZACE		Č. ZAKÁZKY	SP 2022/01
		MĚŘÍTKO 1:50	Č. VÝKRESU 2