




ŘEZ

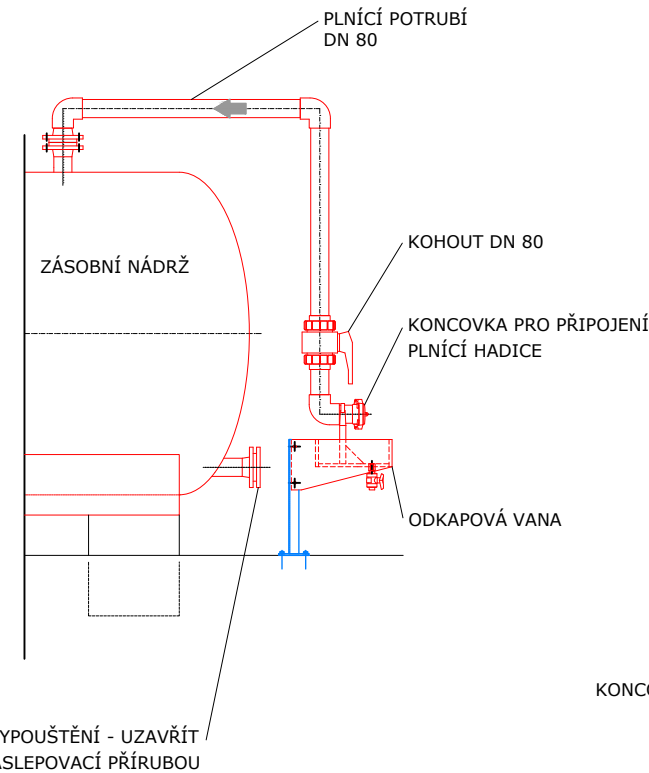

PŮDORYS

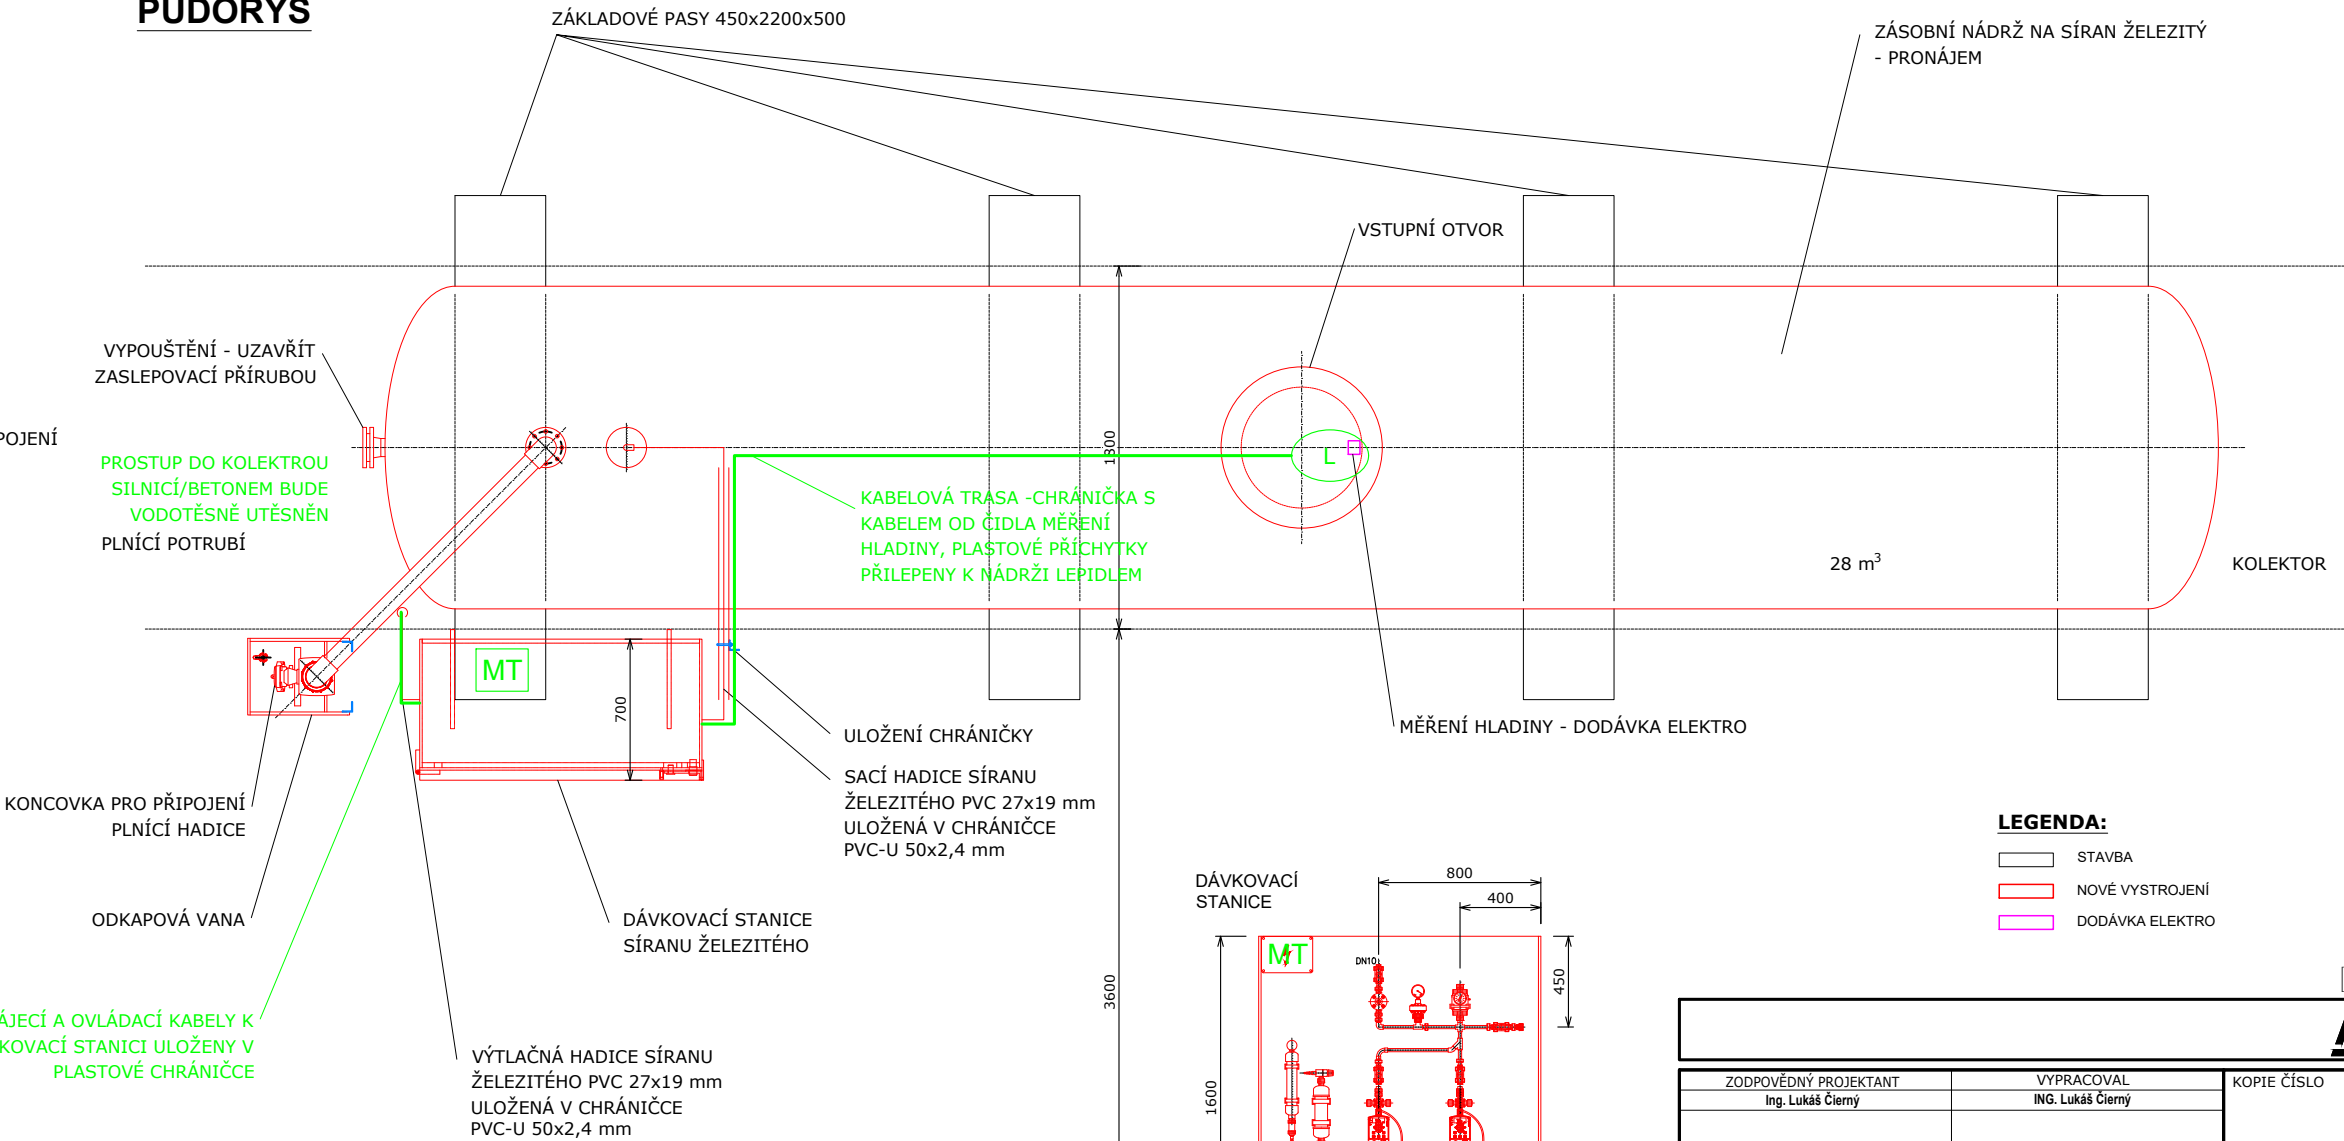

- LEGENDA:**
- STAVBA
 - NOVÉ VYSTROJENÍ
 - DODÁVKA ELEKTRO

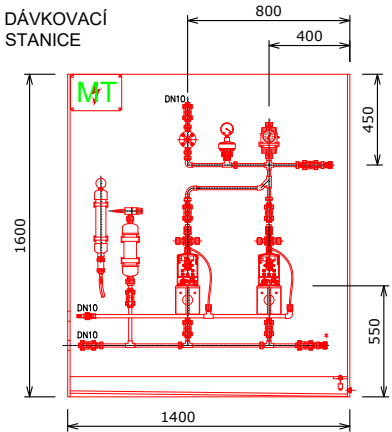

BUDOVA PŮVODNÍ DMYCHÁRNÝ

PS-02
ISATS

PS-02		
ZODPOVĚDNÝ PROJEKTANT Ing. Lukáš Čierný	VYPRACOVAL ING. Lukáš Čierný	KOPIE ČÍSLO
OKRES Český Krumlov (Jihočeský kraj)	MÍSTO STAVBY k.ú. Český Krumlov (622931)	STUPEŇ PROJEKTU PROJEKTOVÁ DOKUMENTACE PRO PROVÁDĚNÍ STAVBY (DPS)
INVESTOR Město Český Krumlov, náměstí Svornosti 1, 381 01 Český Krumlov	NÁZEV AKCE Obnova ČOV Český Krumlov I. etapa	DATUM PROJEKTU VI./2024
PROVOZNÍ SOUBOR PS-02 ELEKTROINSTALACE A MAR	OBSAH VÝKRESU Dávkování síranu železitého	FORMÁT VÝKRESU 3x A4
		MĚŘÍTKO 1:25
		Č. VÝKRESU D.3.11