


TABULKA MÍSTNOSTÍ

OZN.	ÚČEL MÍSTNOSTI	(m²)
2.01	PŘEDSÍŇ WC – MUŽI	3,2
2.02	WC	1,5
2.03	PISOÁR	1,5
2.04	PŘEDSÍŇ WC – ŽENY	2,9
2.05	WC	1,5
2.06	WC	1,5

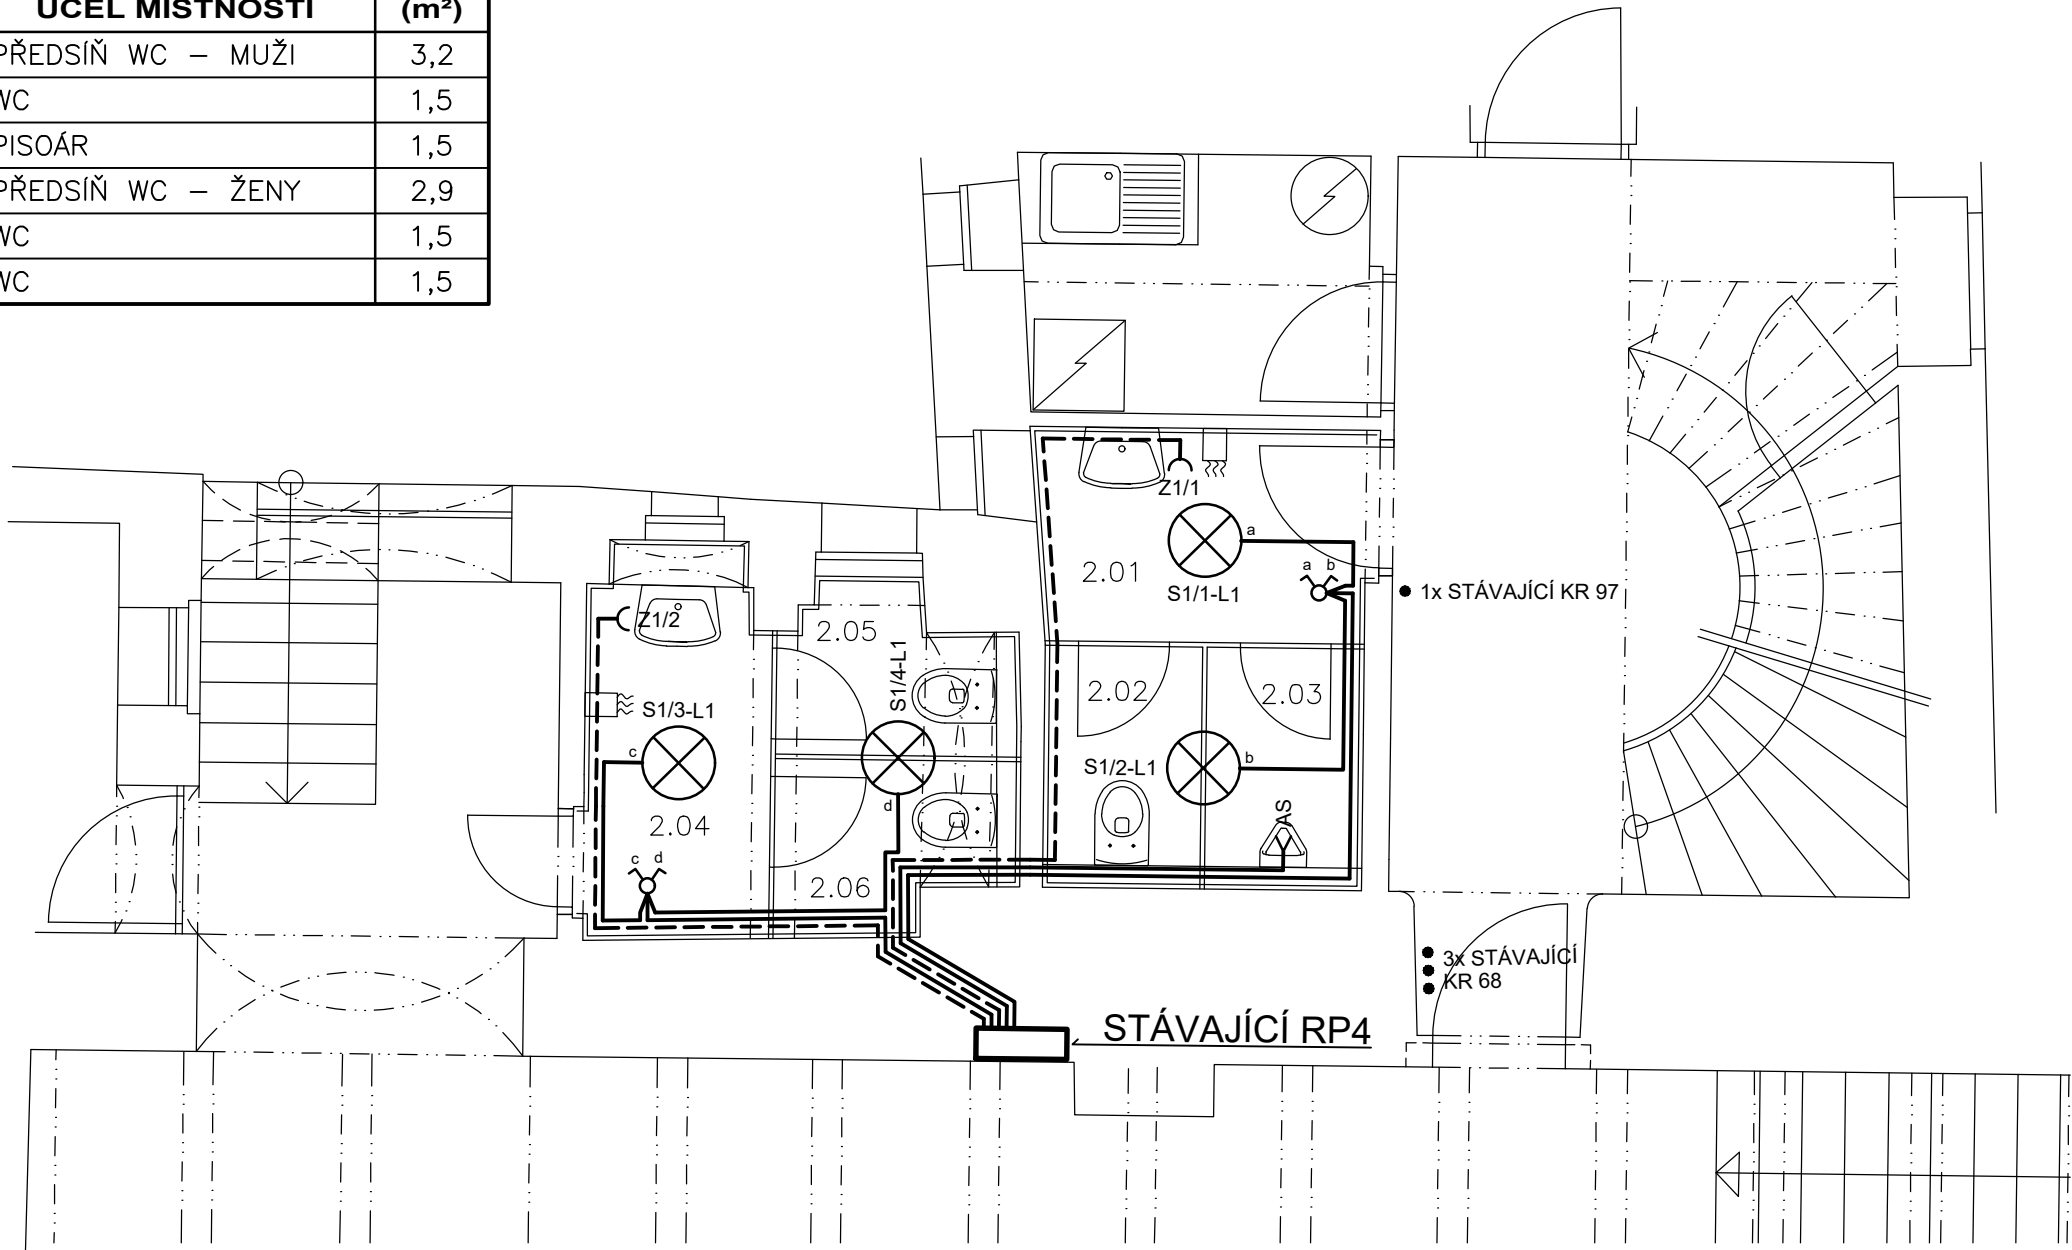

LEGENDA PŘÍSTROJŮ

	SVÍTIDLO STROPNÍ
	PŘEPÍNAČ SÉRIOVÝ
	ZÁSUVKA 230V

LEGENDA SVÍTIDEL

L1 SVÍTIDLO LED INTERIÉROVÉ 32W; IP44; 4000K; 3800lm; PLASTOVÝ KRYT ø480mm

LEGENDA VODIČŮ

	SVĚTELNÁ INSTALACE - CYKY 1,5 POD OMÍTKOU
	ZÁSUVKOVÁ INSTALACE - CYKY 3Cx2,5 POD OMÍTKOU

3 PEN AC 50Hz 400V/TN-C; 3N PE AC 50Hz 400V/TN-S OCHRANA AUTOMATICKÝM ODPOJENÍM OD ZDROJE DLE ČSN 33 2000-4-41 ed. 3		
ZODPOVĚDNÝ PROJEKTANT FRANTIŠEK KYSELA	VYPRACOVAL JAN KYSELA	JAN KYSELA PROJEKTOVÁNÍ ELEKTRICKÝCH ZAŘÍZENÍ ŠUMAVSKÁ 560, ČESKÝ KRUMLOV
INVESTOR Město Český Krumlov, náměstí Svornosti 1, 381 01 Český Krumlov	ZAKÁZKOVÉ Č. 24 - 24	
AKCE STAVEBNÍ ÚPRAVY - ZÁCHODY DOMU NÁMĚSTÍ SVORNOSTI č.p. 1, ČESKÝ KRUMLOV	DATUM 11 / 2024	STUPEŇ PD DSP
DRUH PŘÍLOHY Elektroinstalace	MĚŘÍTKO 1 : 50	FORMÁT 2A4
	Č. PARÉ	Č. VÝKRESU D.1.4-4.2