



SITUACE - CHODNÍK V ULICI KRÍŽOVÁ

Měřítko : 1 : 250

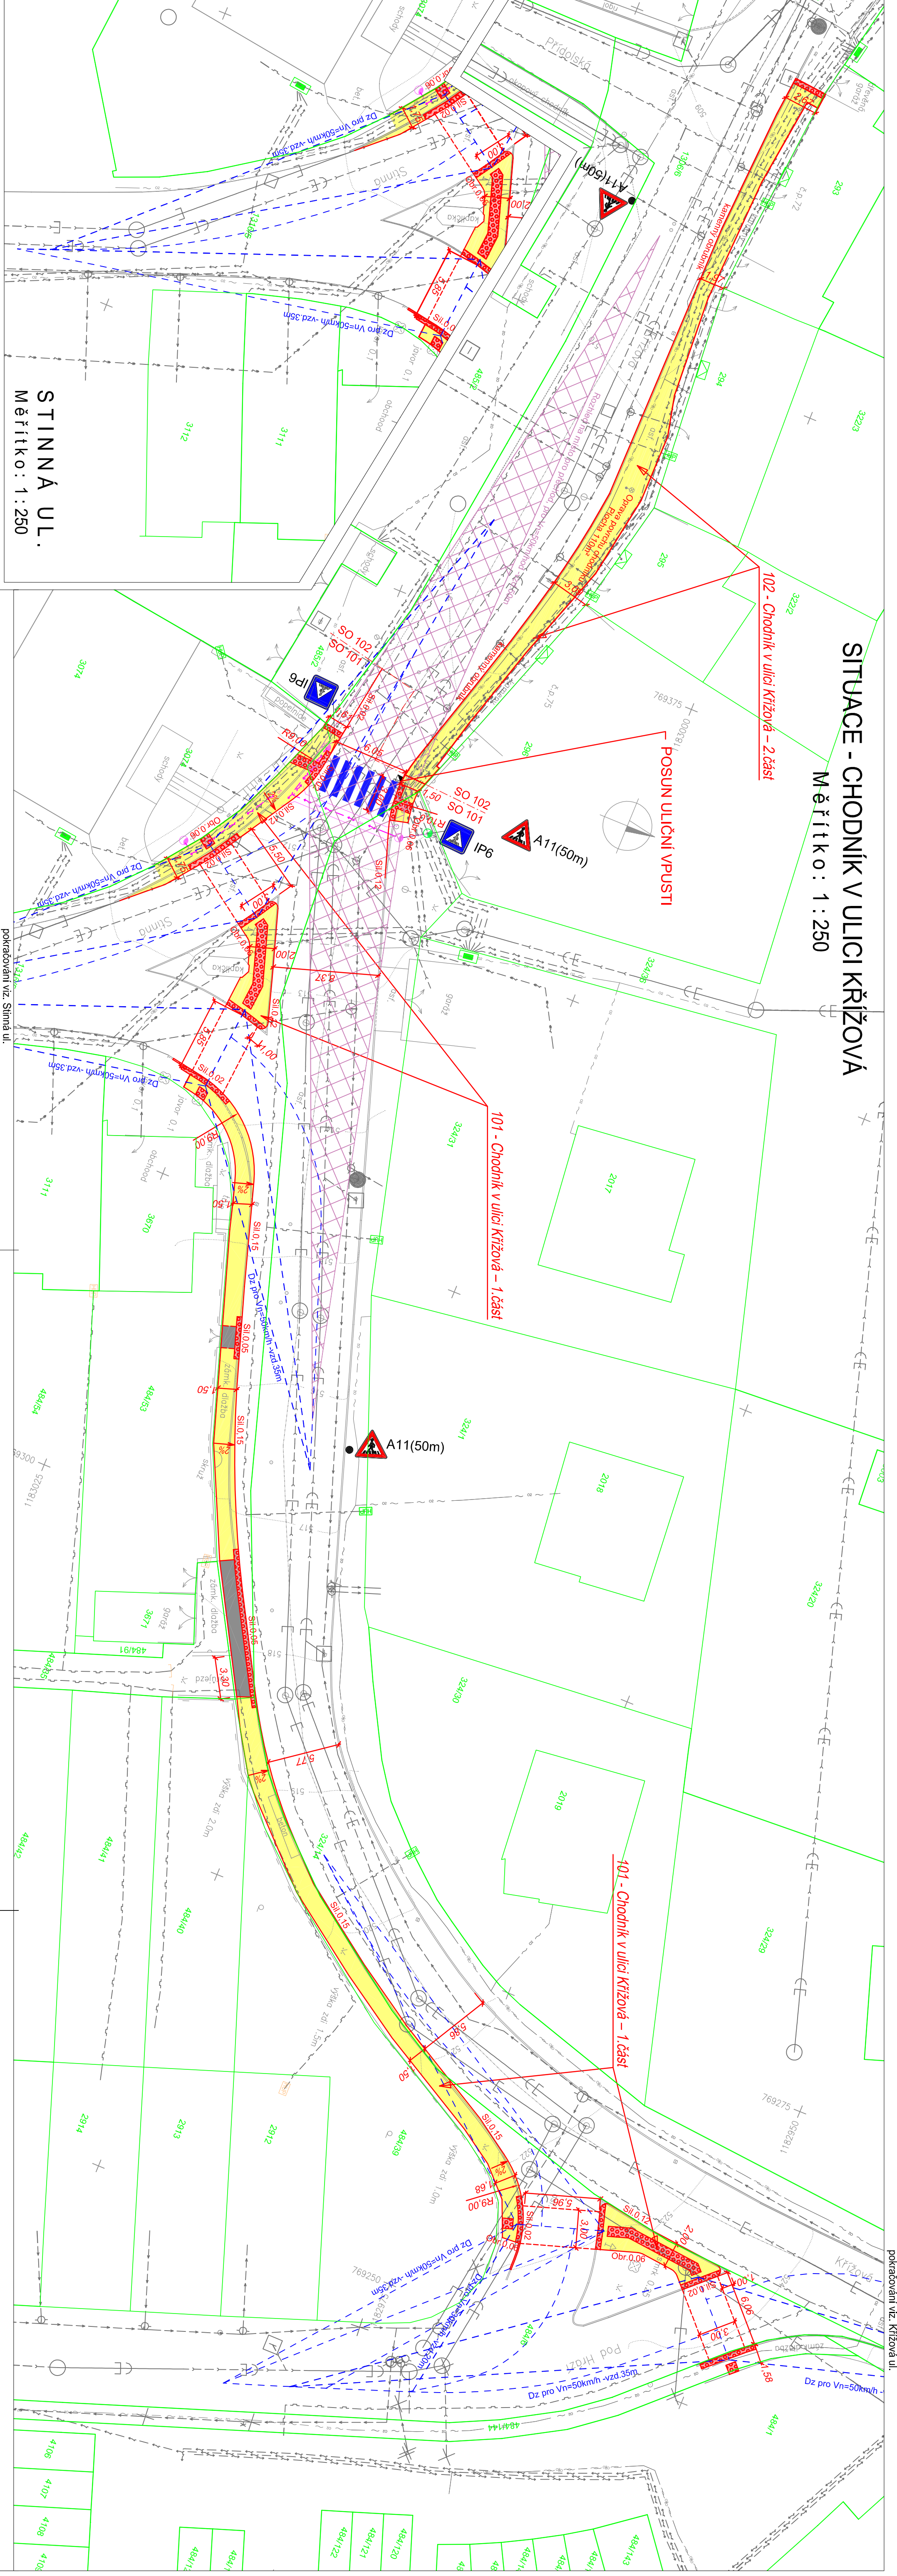

KŘÍŽOVÁ UL.

Měřítko : 1 : 250

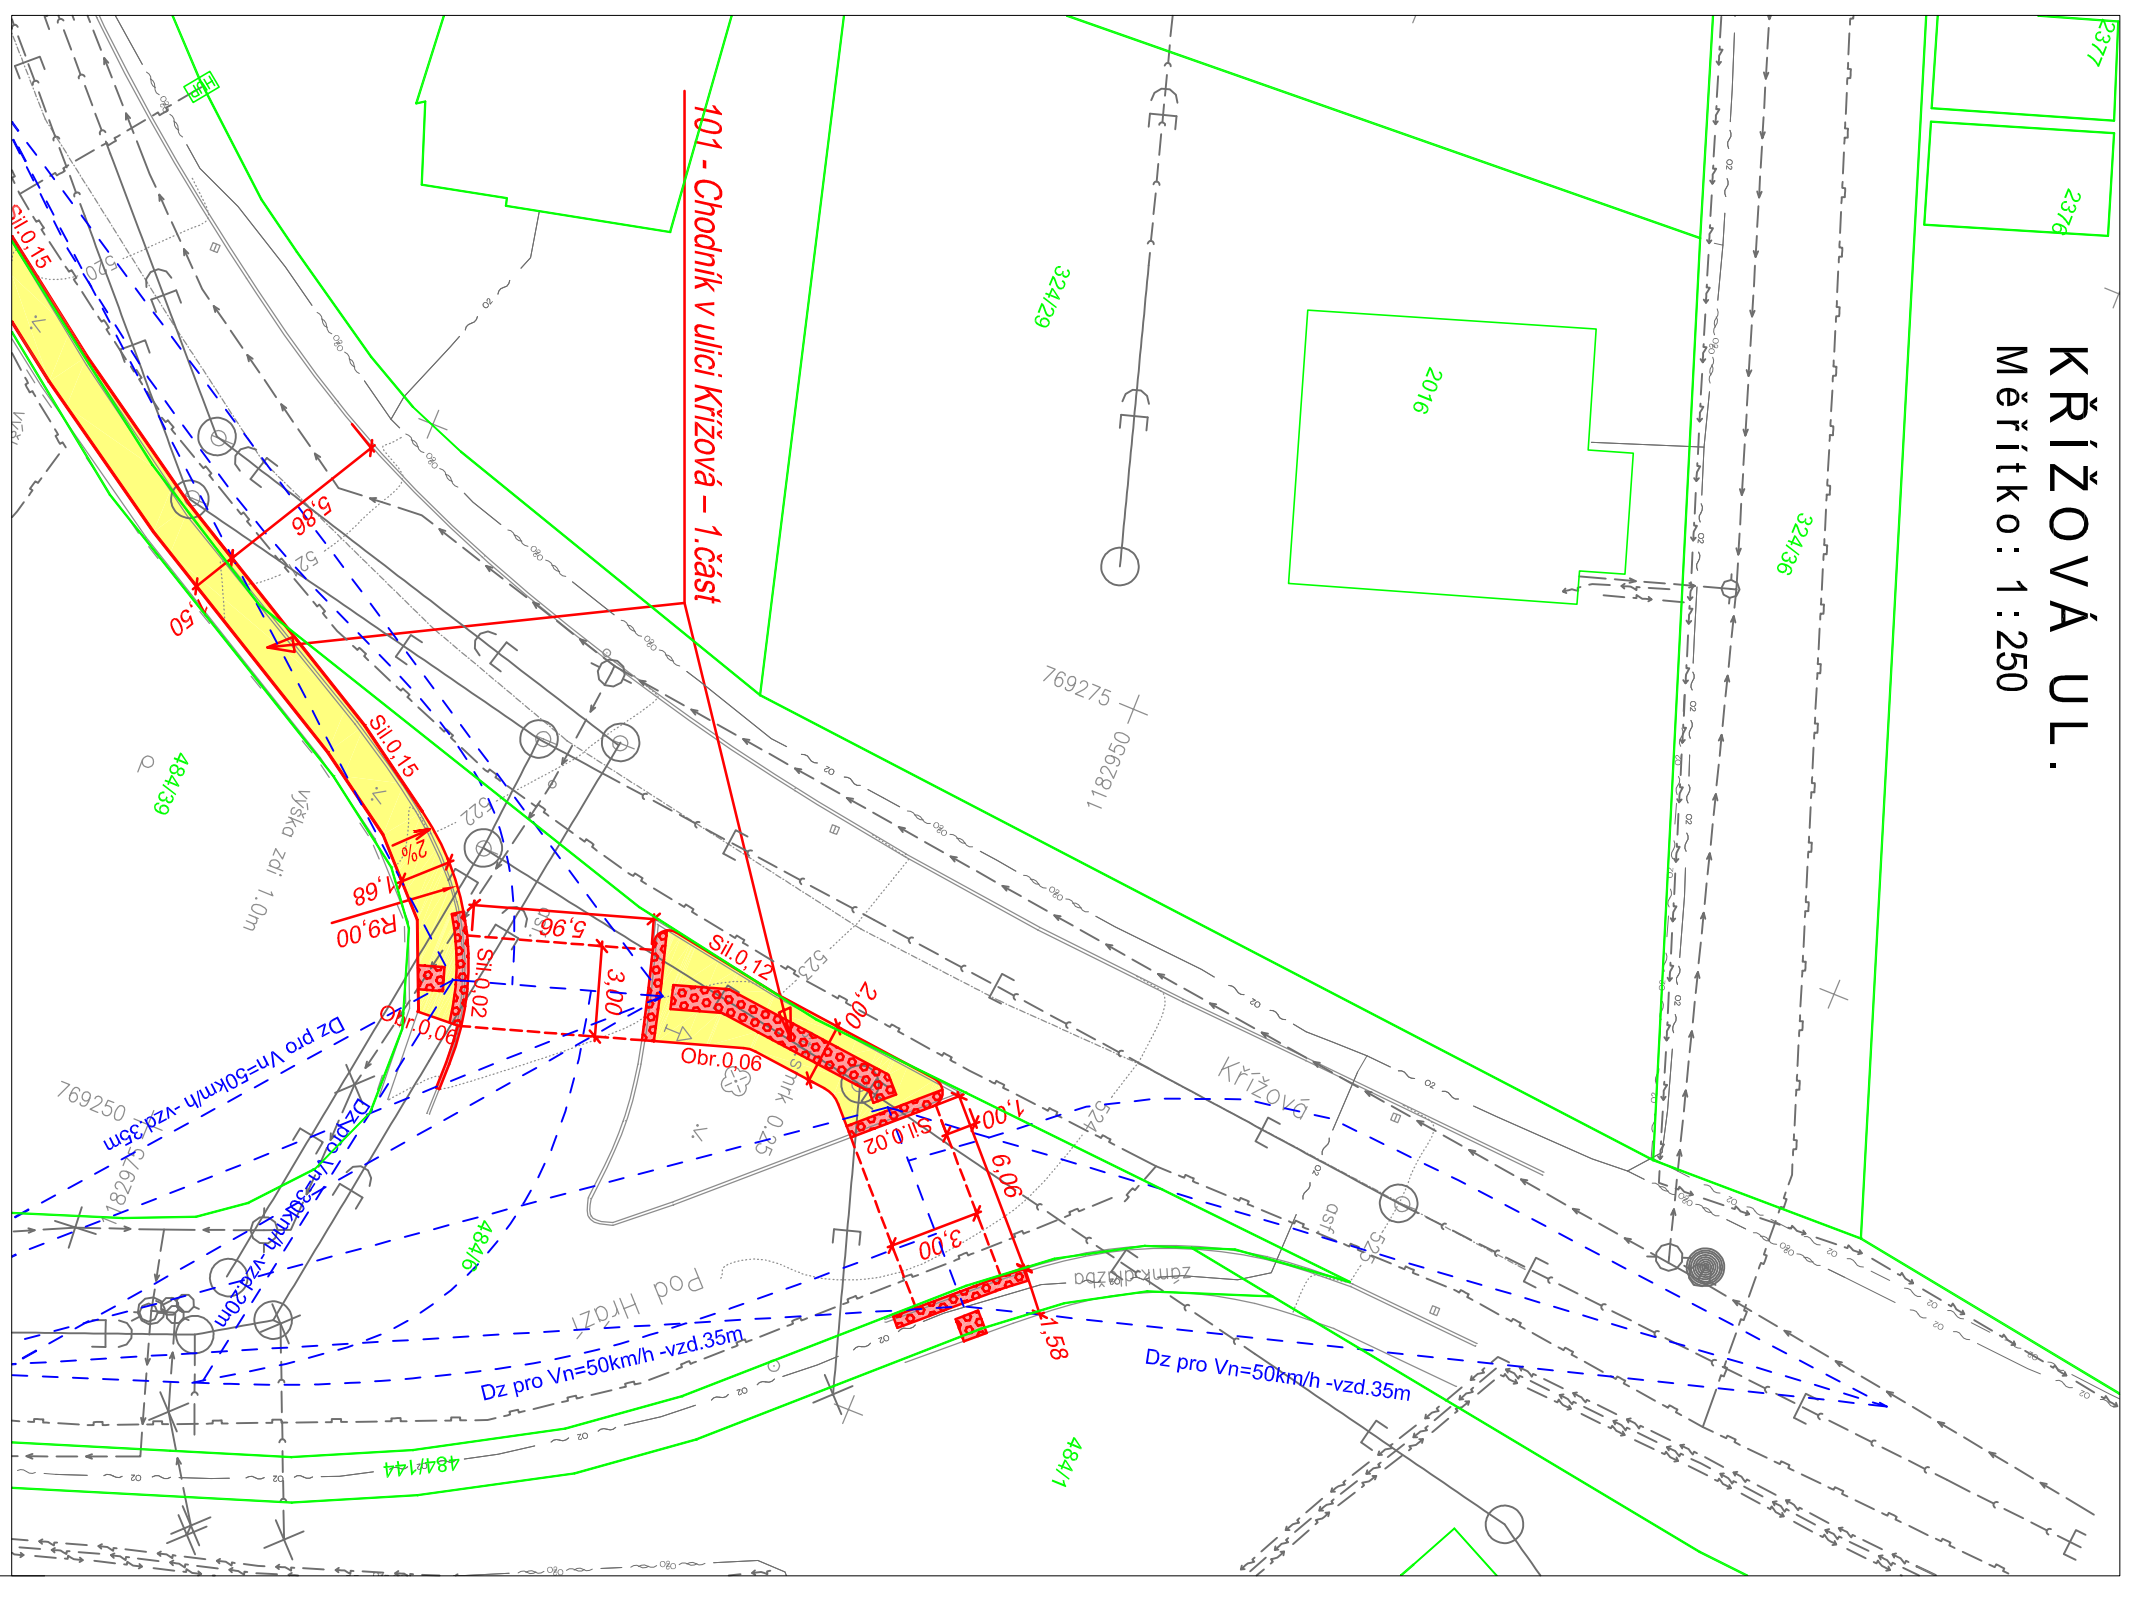

LEGENDA INŽENÝRSKÝCH SÍTÍ

- STÁVAJÍCÍ NOVE
- Podzemní elektrické vedení VN 22 kV
 - Podzemní elektrické vedení NN
 - Kabel Telefonica O2
 - Vodovod
 - Kanalizace
 - STL plynovod
 - Veřejné osvětlení

LEGENDA BAREV

- VEJEZDY - BETONOVÁ DLAŽBA
- VAROVNÉ PÁSY V BETONOVÉ DLAŽBĚ
- CHODNÍK - BETONOVÁ DLAŽBA - u SO 102 - KAMENNÁ KOSTKA + KAMENNÝ OBRUBNÍK
- CHODNÍK - BETONOVÁ DLAŽBA
- CHODNÍK - BETONOVÁ DLAŽBA
- pozemek - ZANYS a.s.

SEZNAM STAVEBNÍCH OBJEKTŮ :

- SO 101 Chodník v ulici Krížová - 1. část
- SO 102 Chodník v ulici Krížová - 2. část

NÁVRH / VYPRACOVÁVÁ :	ZOPE. PROJEKTANT :	KONTROLOVAL :
M.ŠILINC	M.ŠILINC	ING.S.NOVÁČEK
MĚSTO : ČESKÝ KRUMLOV	KO : ČESKÝ KRUMLOV	
OBJEKT : ČESKÝ KRUMLOV	KRAJ : JIHOČESKÝ	
INVESTOR : MĚSTO ČESKÝ KRUMLOV		
ACE :		
CHODNÍK V ULICI KŘÍŽOVÁ		
ČESKÝ KRUMLOV		
PRŮJEM :		
KOORDINAČNÍ SITUACE		
PRŮJEM :		
ČÍSLO PRŮJEMU :		
PRŮJEM :		
ČÍSLO PRŮJEMU :		

AP2
Základní inženýringová společnost
IČ: 281 48 271, DIČ: CZ28148271