



VZOROVÁ KANALIZAČNÍ ŠACHTA


SCHEMA - příklad vysoké sestavy

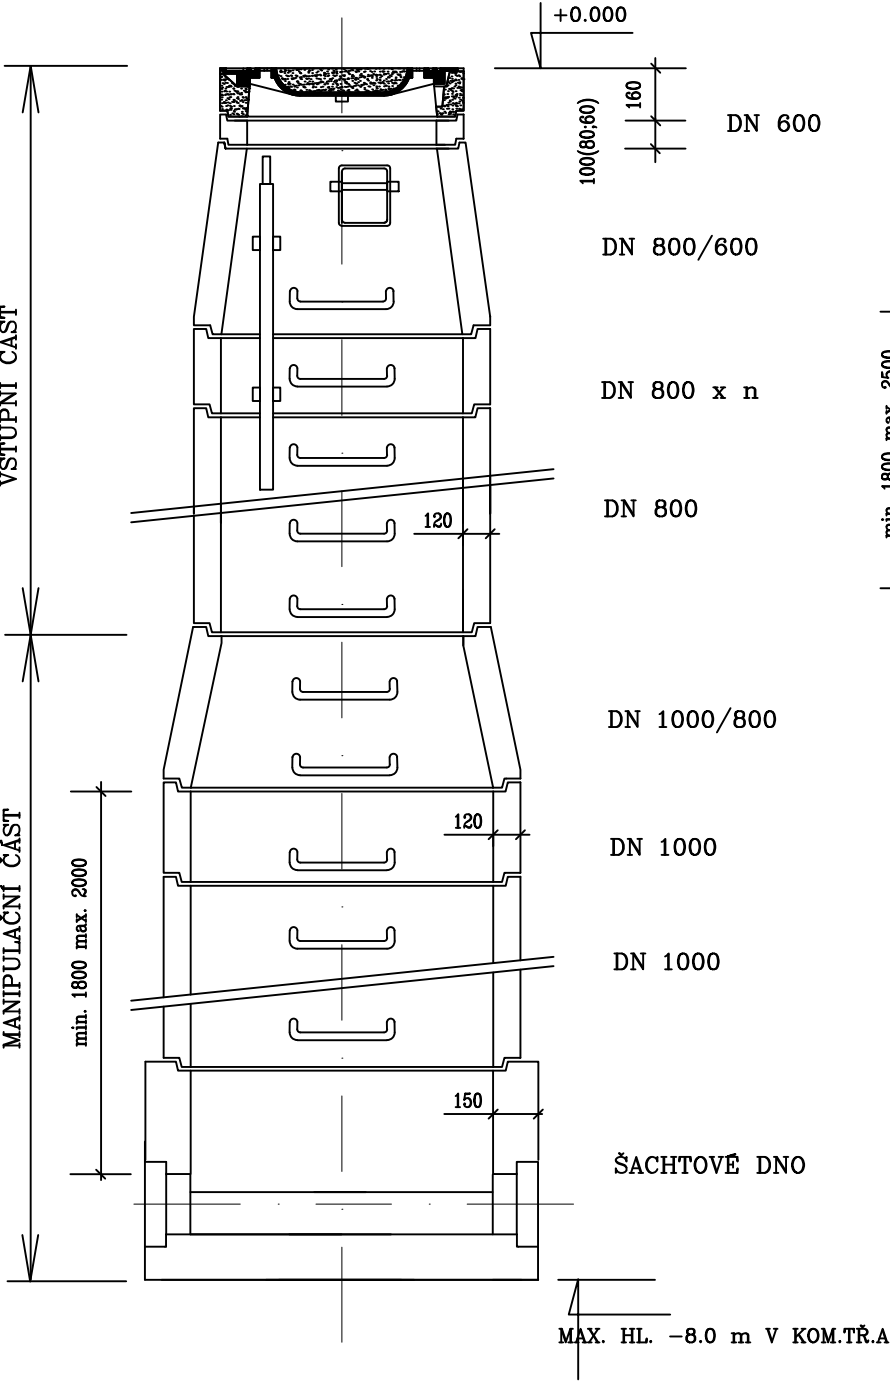

SCHEMA - Příklad základní sestavy

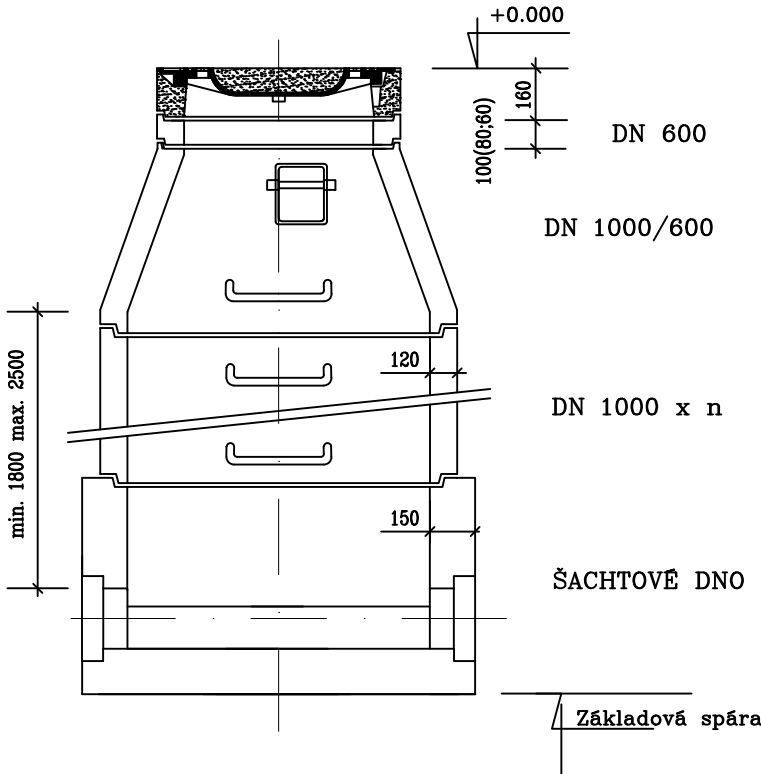


SCHEMA - Příklad nízké sestavy

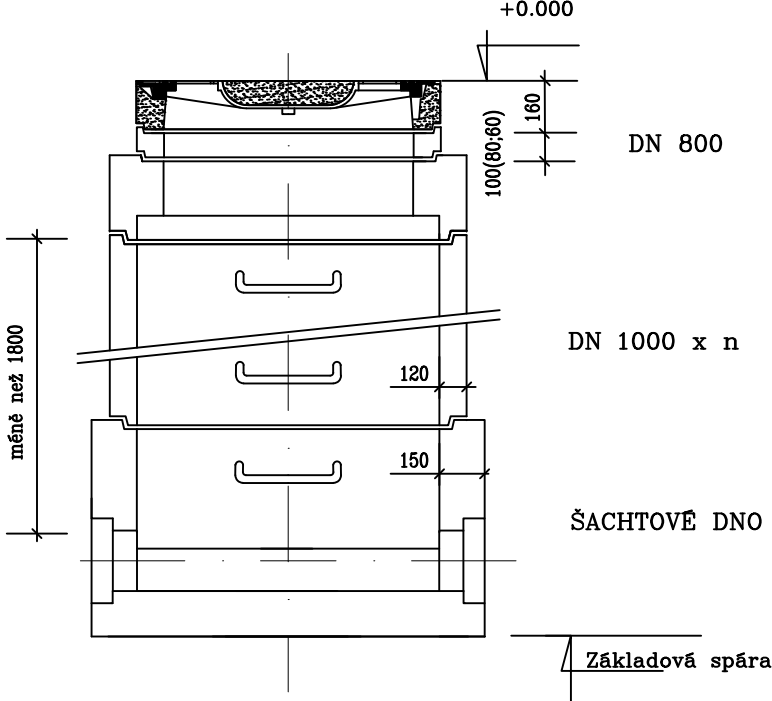

POZNÁMKA: U šachet, které nesplňují úhly napojení dle "MS", bude navrženo prefabrikované dno DN 1500.

PŮDORYSY SPODNÍ ČÁSTI ŠACHTY

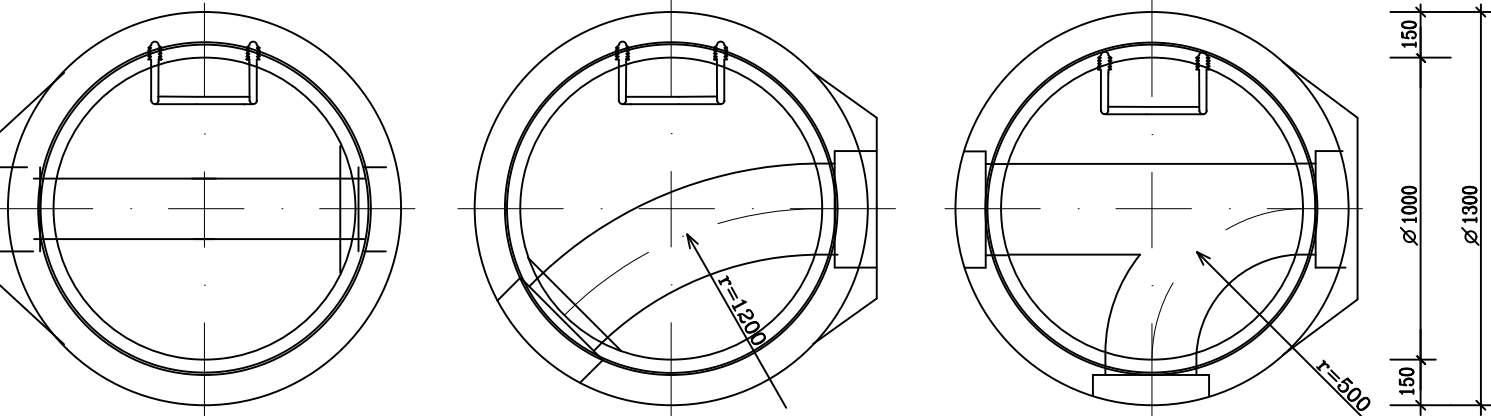

NÁZEV PROJEKTU			
Parkoviště sídliště Mír, Šeříková ulice, Český Krumlov			
OBJEDNATEL / STAVEBNÍK Město Český Krumlov náměstí Svornosti 1 381 01 Český Krumlov	ZPRACOVATEL Ragemia, s.r.o. Plzeňská 27 266 01 Beroun	ZPRACOVATEL ČÁSTI Martina Koblencová IČO:06606865 Akátová 663 250 90 Jirny	ODPOVĚDNÝ PROJEKTANT Ing. Petr Koblenc
			VYPRACOVAL Ing. M. Koblencová
			DATUM 03/2023
			STUPEŇ PDPS
ČÁST PD D - DOKUMENTACE OBJEKTŮ			FORMÁT 2 x A4
			MĚŘÍTKO 1:25
STAVEBNÍ OBJEKT: SO 301 Kanalizace			PARÉ SO Č. PŘ. 301 5
PŘÍLOHA Vzorová skladba šachty			