


TABULKA MÍSTNOSTÍ

OZN	ÚČEL	MÍSTNOSTI	m2
401	CHODBA+SCHODIŠTĚ A VÝTAH		24,80
BYT č. 9 (3+KK)			
402	PŘEDSÍŇ		9,25
403	CHODBA		6,10
404	OBYTNÝ PROSTOR		30,80
405	WC		1,35
406	KOUPELNA		5,30
407	LOŽNICE		13,45
408	POKOJ		16,80
			tot. 83,05
409	BALKON		5,55
410	BALKON		6,15
BYT č. 10 (3+KK)			
411	PŘEDSÍŇ		9,25
412	CHODBA		6,40
413	OBYTNÝ PROSTOR		30,80
414	WC		1,30
415	KOUPELNA		5,60
416	LOŽNICE		12,85
417	POKOJ		16,15
			tot. 82,35
418	BALKON		6,15

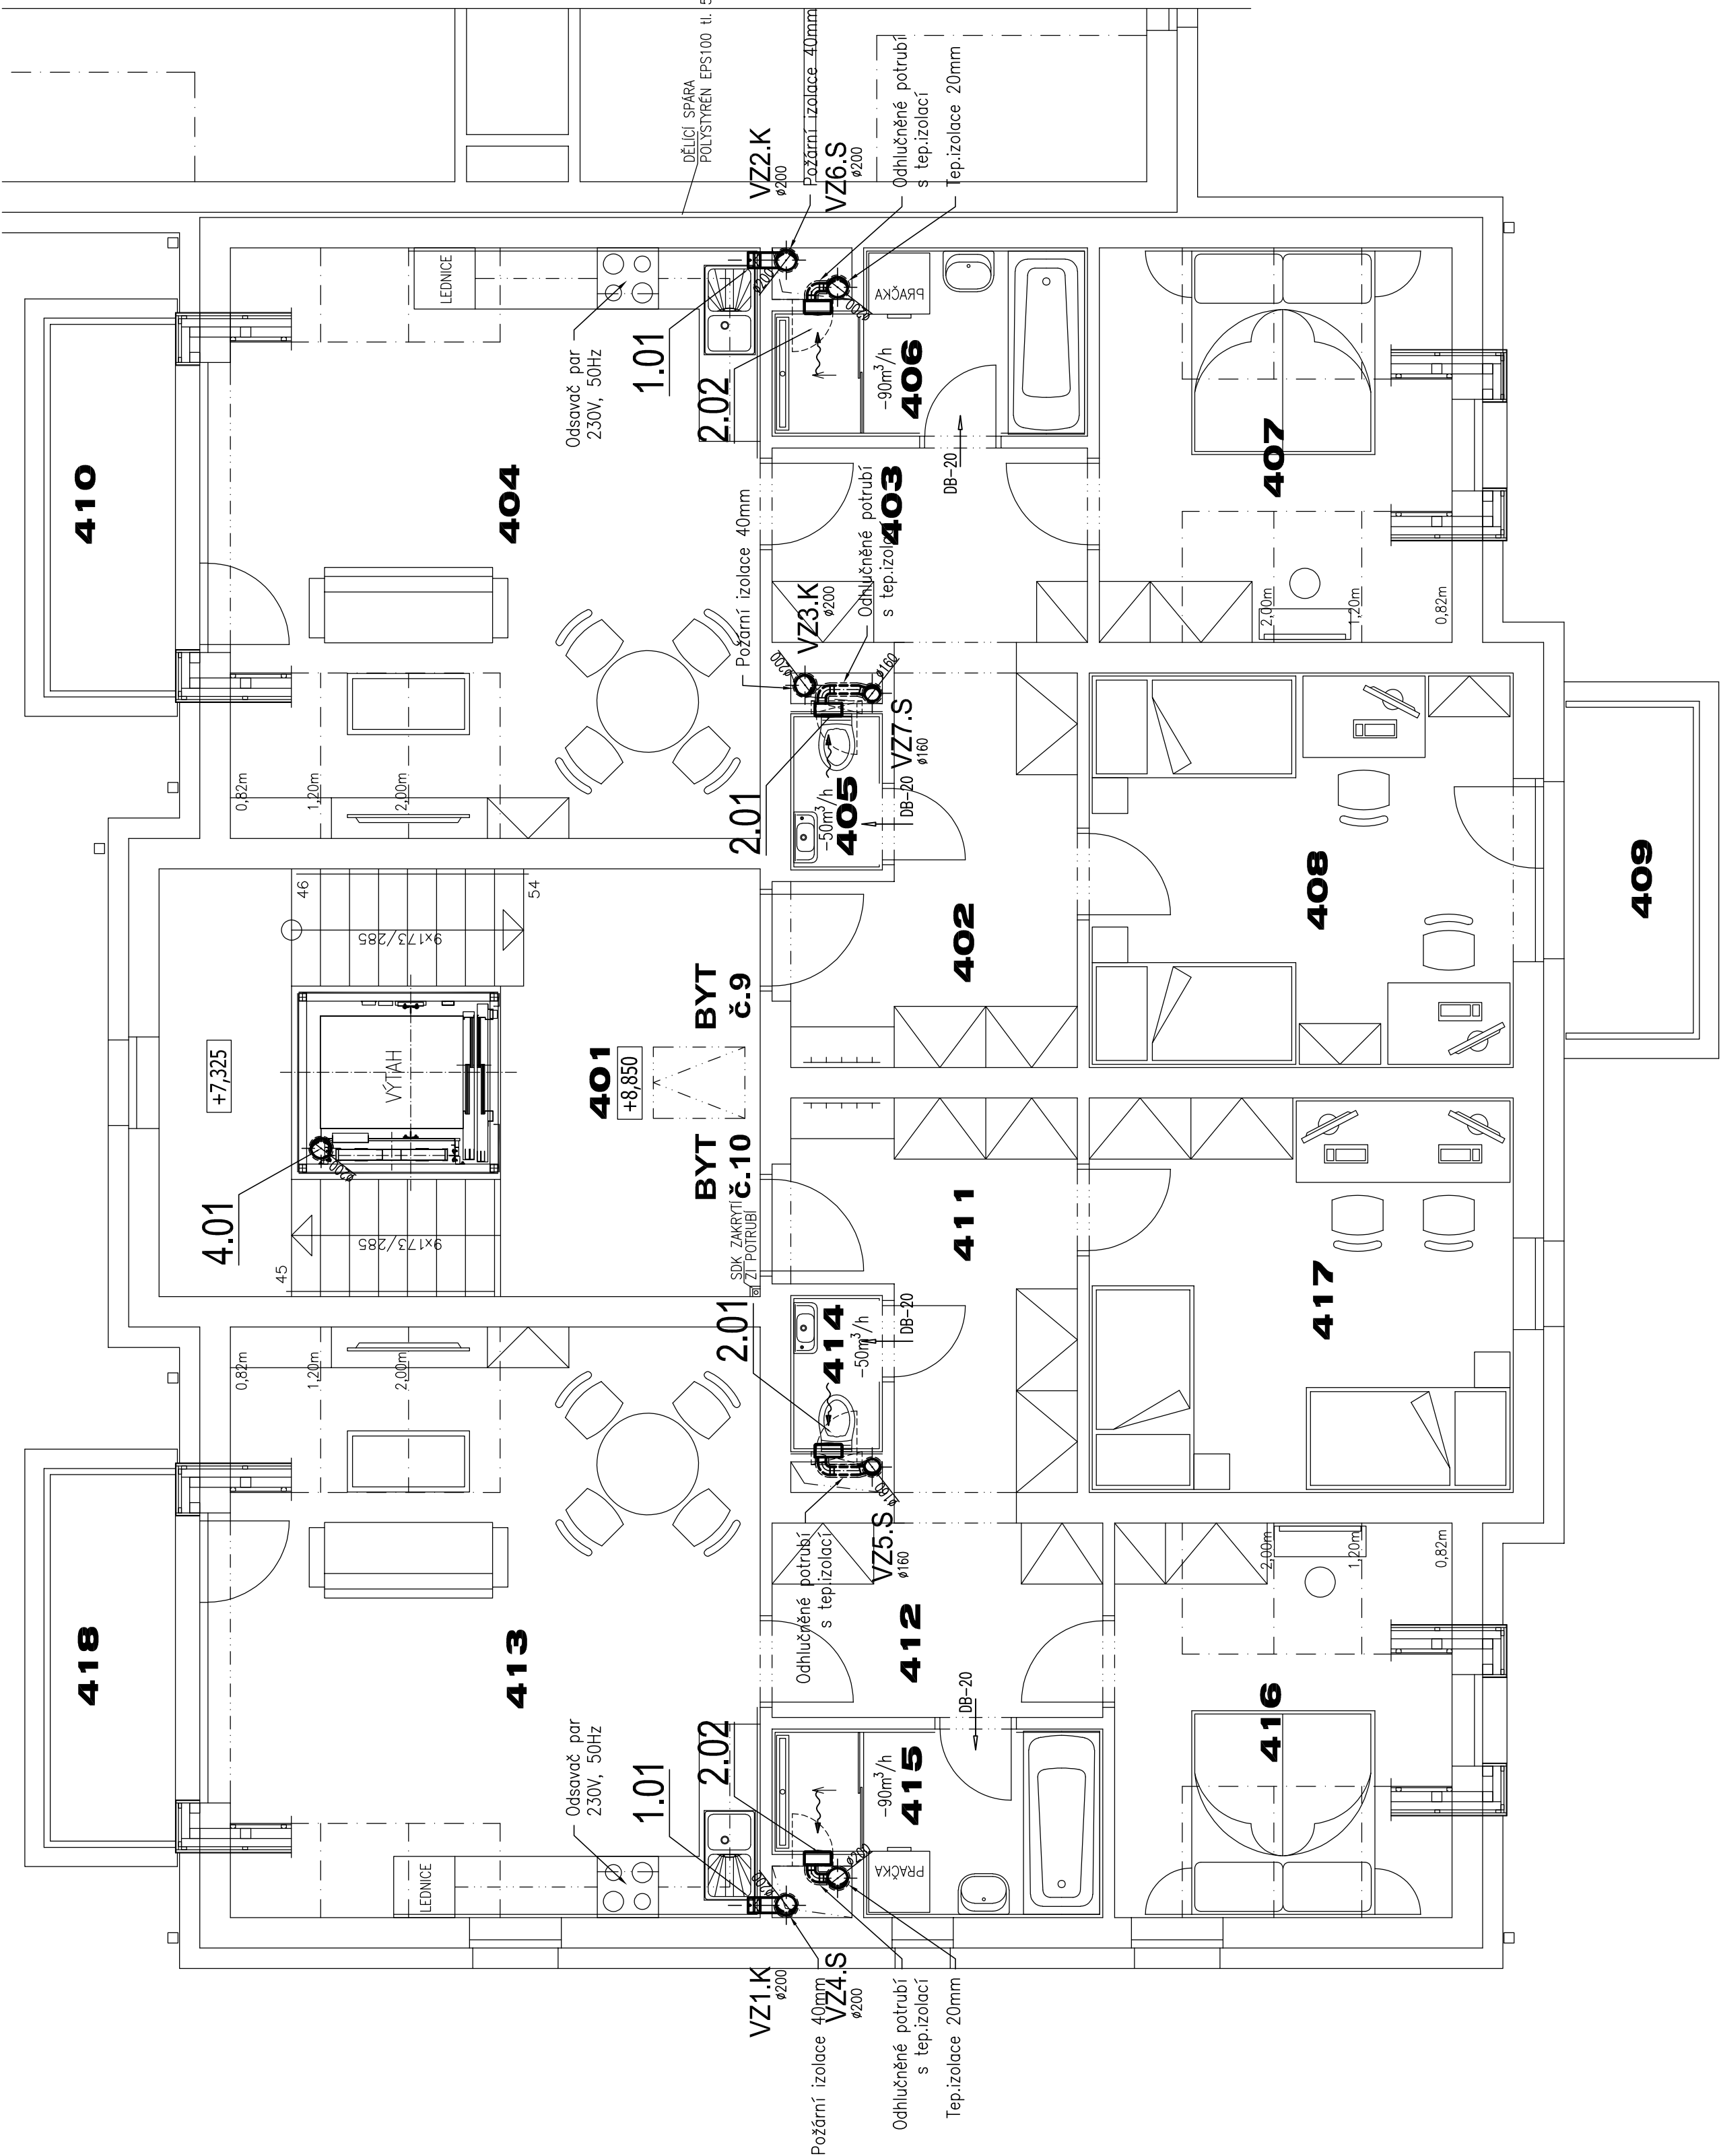

LEGENDA:

Potrubí s přívodním vzduchem/izolace

Potrubí s odpadním vzduchem/izolace

Tlumič hluku – kruhové potrubí

Potrubní ventilátor

Stěnový ventilátor

Přívodní/odvodní tlalivý ventil

Zpětná klapka do kruhového potrubí

Stěnová mřížka

Dveřní mřížka v dolní části 500x100mm

Dveře bez prahu – výška podpráhání 30mm


Směr přiváděného/odváděného vzduchu

Množství odváděného vzduchu

Množství přiváděného vzduchu

±0.000 = 757.80 BpV

verze 1.0

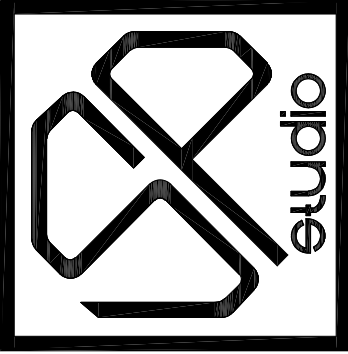

PROJEKTANT: ING. PAVEL PECHA	VYPRACOVAL: FRANTIŠEK FERENČÍK	SP STUDIO, s.r.o. ARCHITEKTONICKÁ KANCELÁŘ BUDĚJOVICKÁ 58,ČESKÝ KRUMLOV TEL. 380712671, 380711315
INVESTOR: Město Český Krumlov nám. Svornosti 1, 381 01 Český Krumlov	AKCE: 30 bytových jednotek v bloku A 17 Vyšný, Český Krumlov	STUPEŇ DPS
VÝKRES: SO.01 sekce "B"	Č. ZAKÁZKY SP 2023/32	DATUM 09/2024
PŮDORYS 4.NP - VZT	Č. VÝKRESU 05	MĚŘÍTKO 1:50