


PŮDORYS

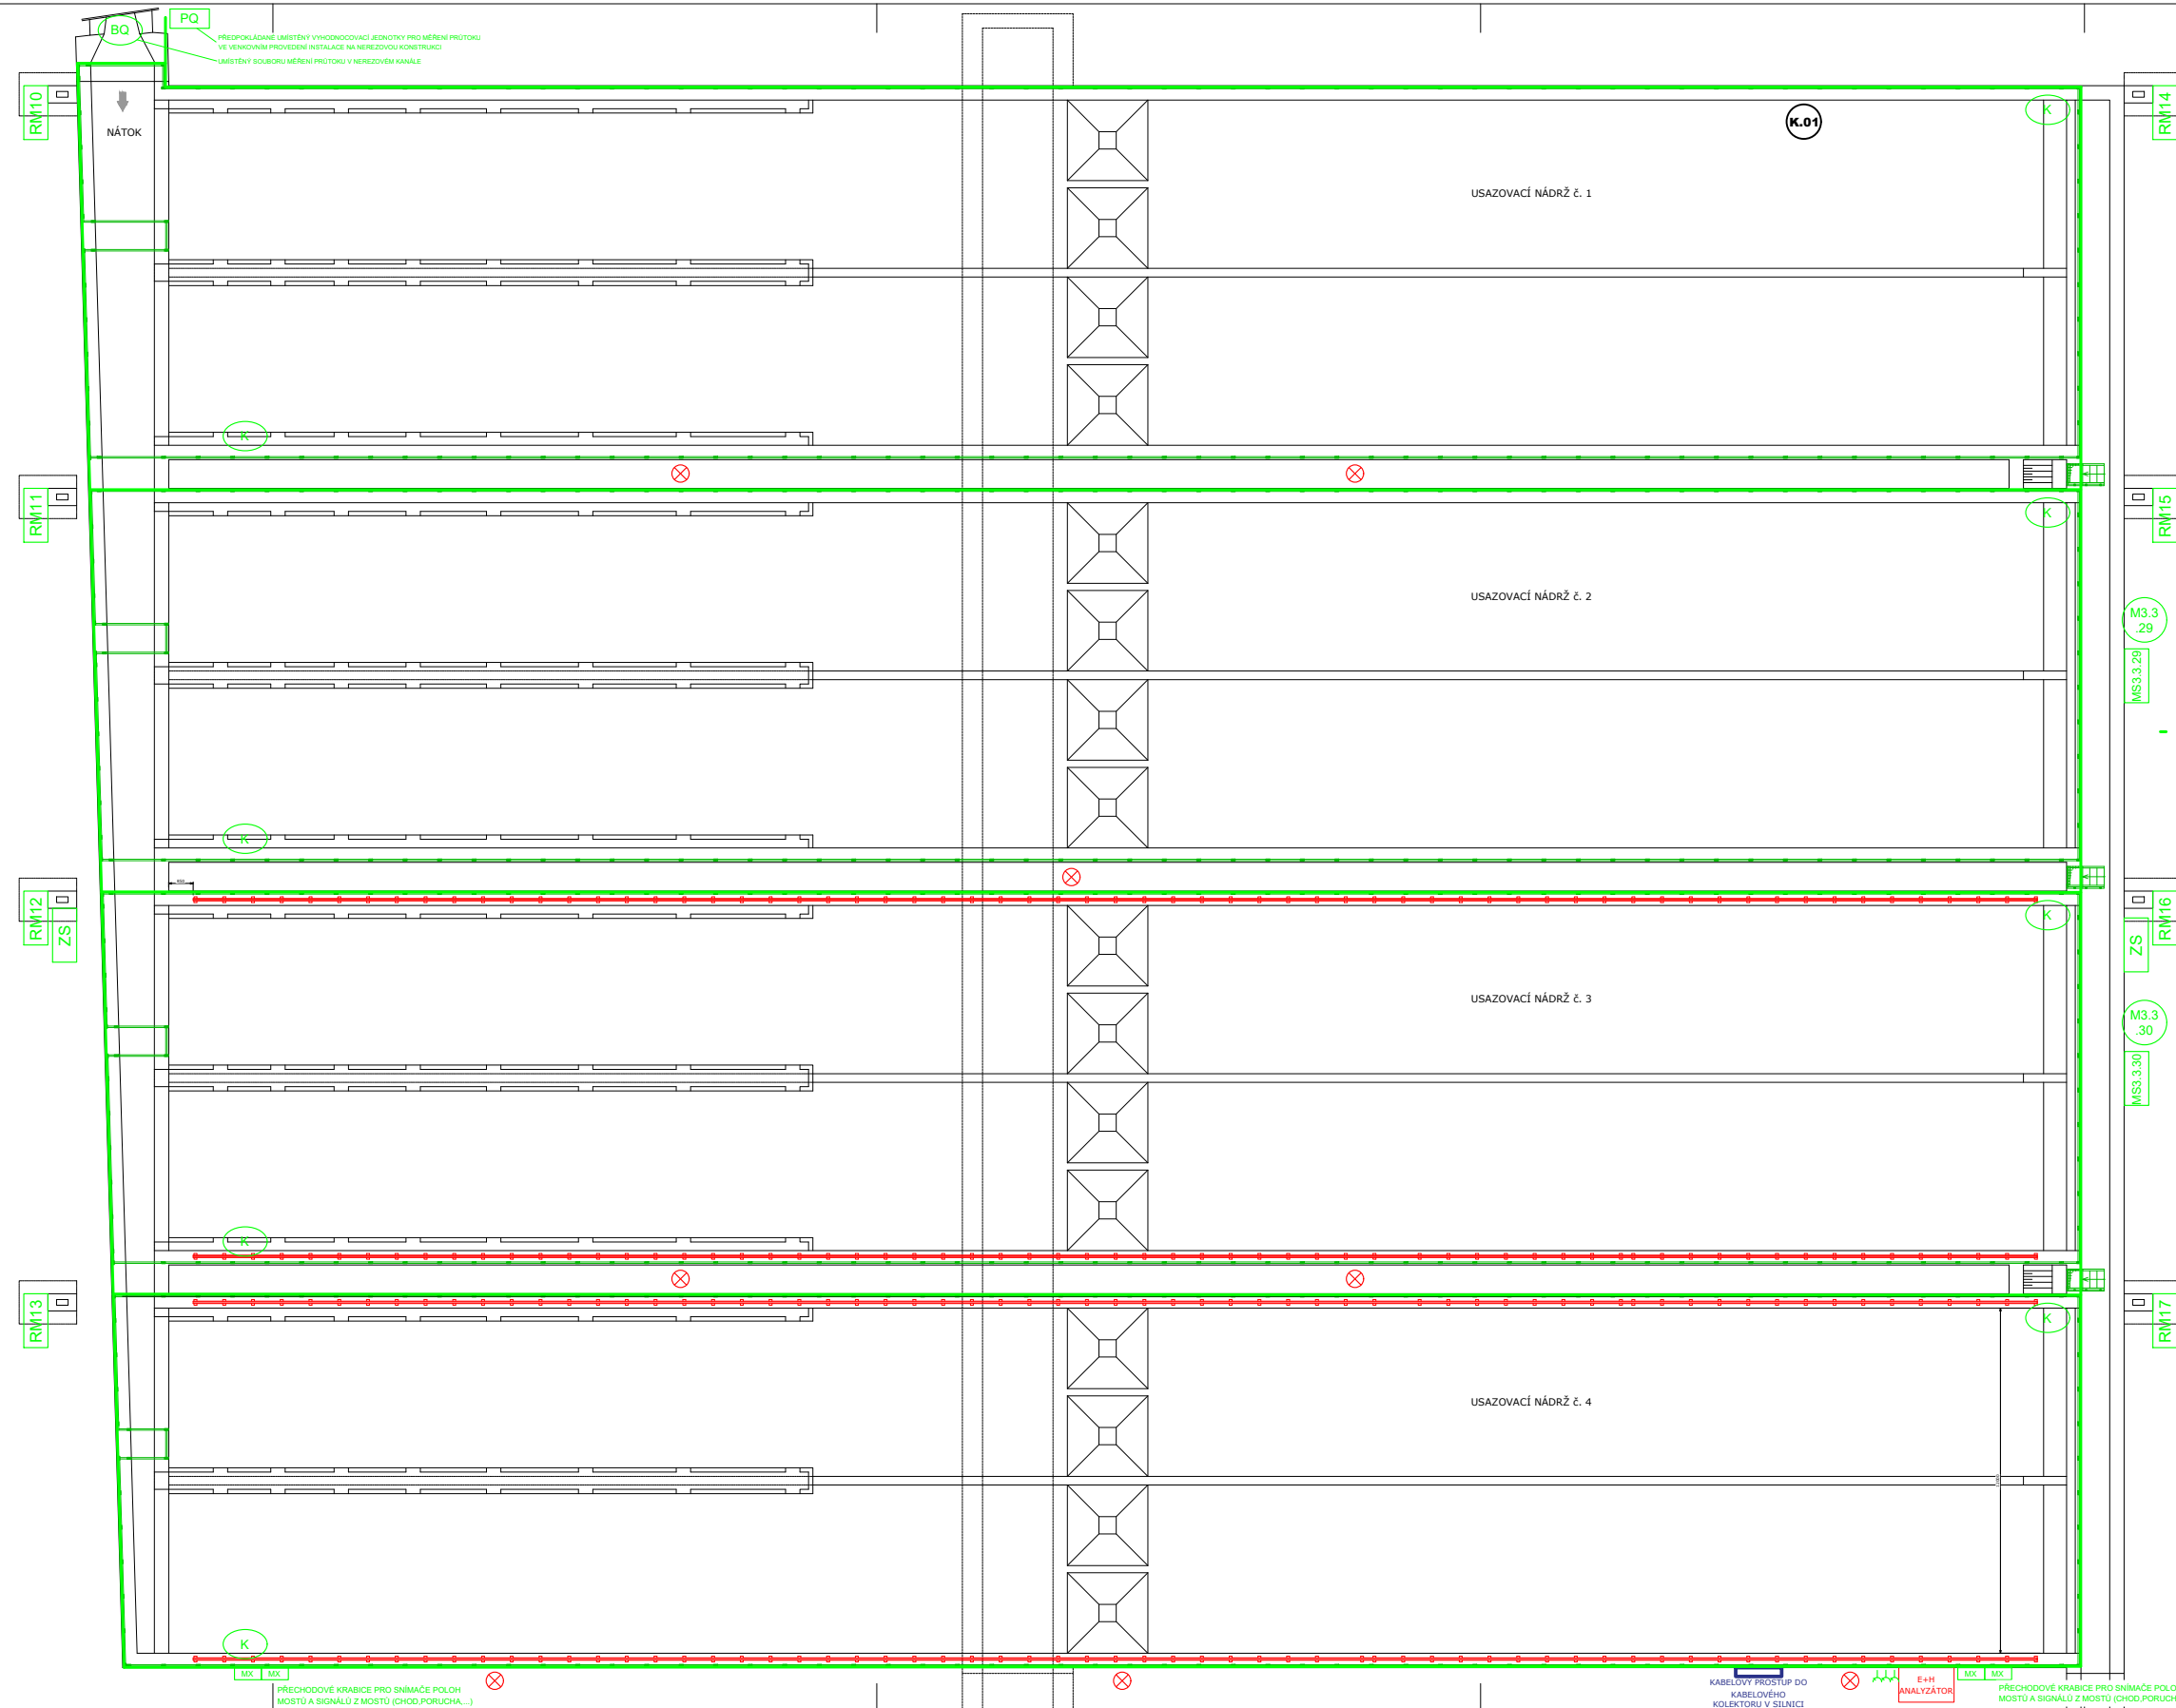

LEGENDA:

- NOVÝ SNÍMAČ HLADINY
- NOVÝ INDUKČNÍ SPÍNAČ KONCOVÉ POLOHY MOSTU
- ROZVADĚČ PRO NAPÁJENÍ MOSTU
- MÍSTNÍ SKŘÍN Pohonů, ČERPADLA, KLAPKY
- STÁVAJÍCÍ Pohon, ČERPADLO, KLAPKA
- STÁVAJÍCÍ LAMPA VO
- NOVÁ ZÁSLUVKOVÁ SKŘÍN
- NOVÁ ZÁSLUVKA Z30V/16A POVRCHOVÁ MONTÁŽ
- NOVÁ KABELOVÁ TRASA Z POZINKOVANÉHO NEPERFOROVANÉHO KABELOVÉHO ŽLABU S VÍKEM

ZODPOVĚDNÝ PROJEKTANT Ing. Lukáš Černý		VYPRACOVAL Ing. Lukáš Černý	KOPIE ČÍSLO
OKRES Český Krumlov (Jihočeský kraj)		STUPEŇ PROJEKTU PROJEKTOVÁ DOKUMENTACE	DATUM PROJEKTU VI./2024
MÍSTO STAVBY a.ú. Český Krumlov INVESTOR Město Český Krumlov, náměstí Svornosti 1, 381 01 Český Krumlov		MĚŘÍTKO 1:100	FORMÁT VÝKRESU 10x A4
NÁZEV AKCE Obnova ČOV Český Krumlov I. etapa		Č. VÝKRESU D.3-10	
PROVOZNÍ SOUBOR PS-02 ELEKTROINSTALACE A MAR OBNOVA VÝKRESU UŠAŽOVACÍ NÁDRŽE - PŮDORYS			