


PŮDORYS STÁVAJÍCÍ ROZVODNY NN NA PATŘE VEDLE PŮVODNÍHO VELÍNU

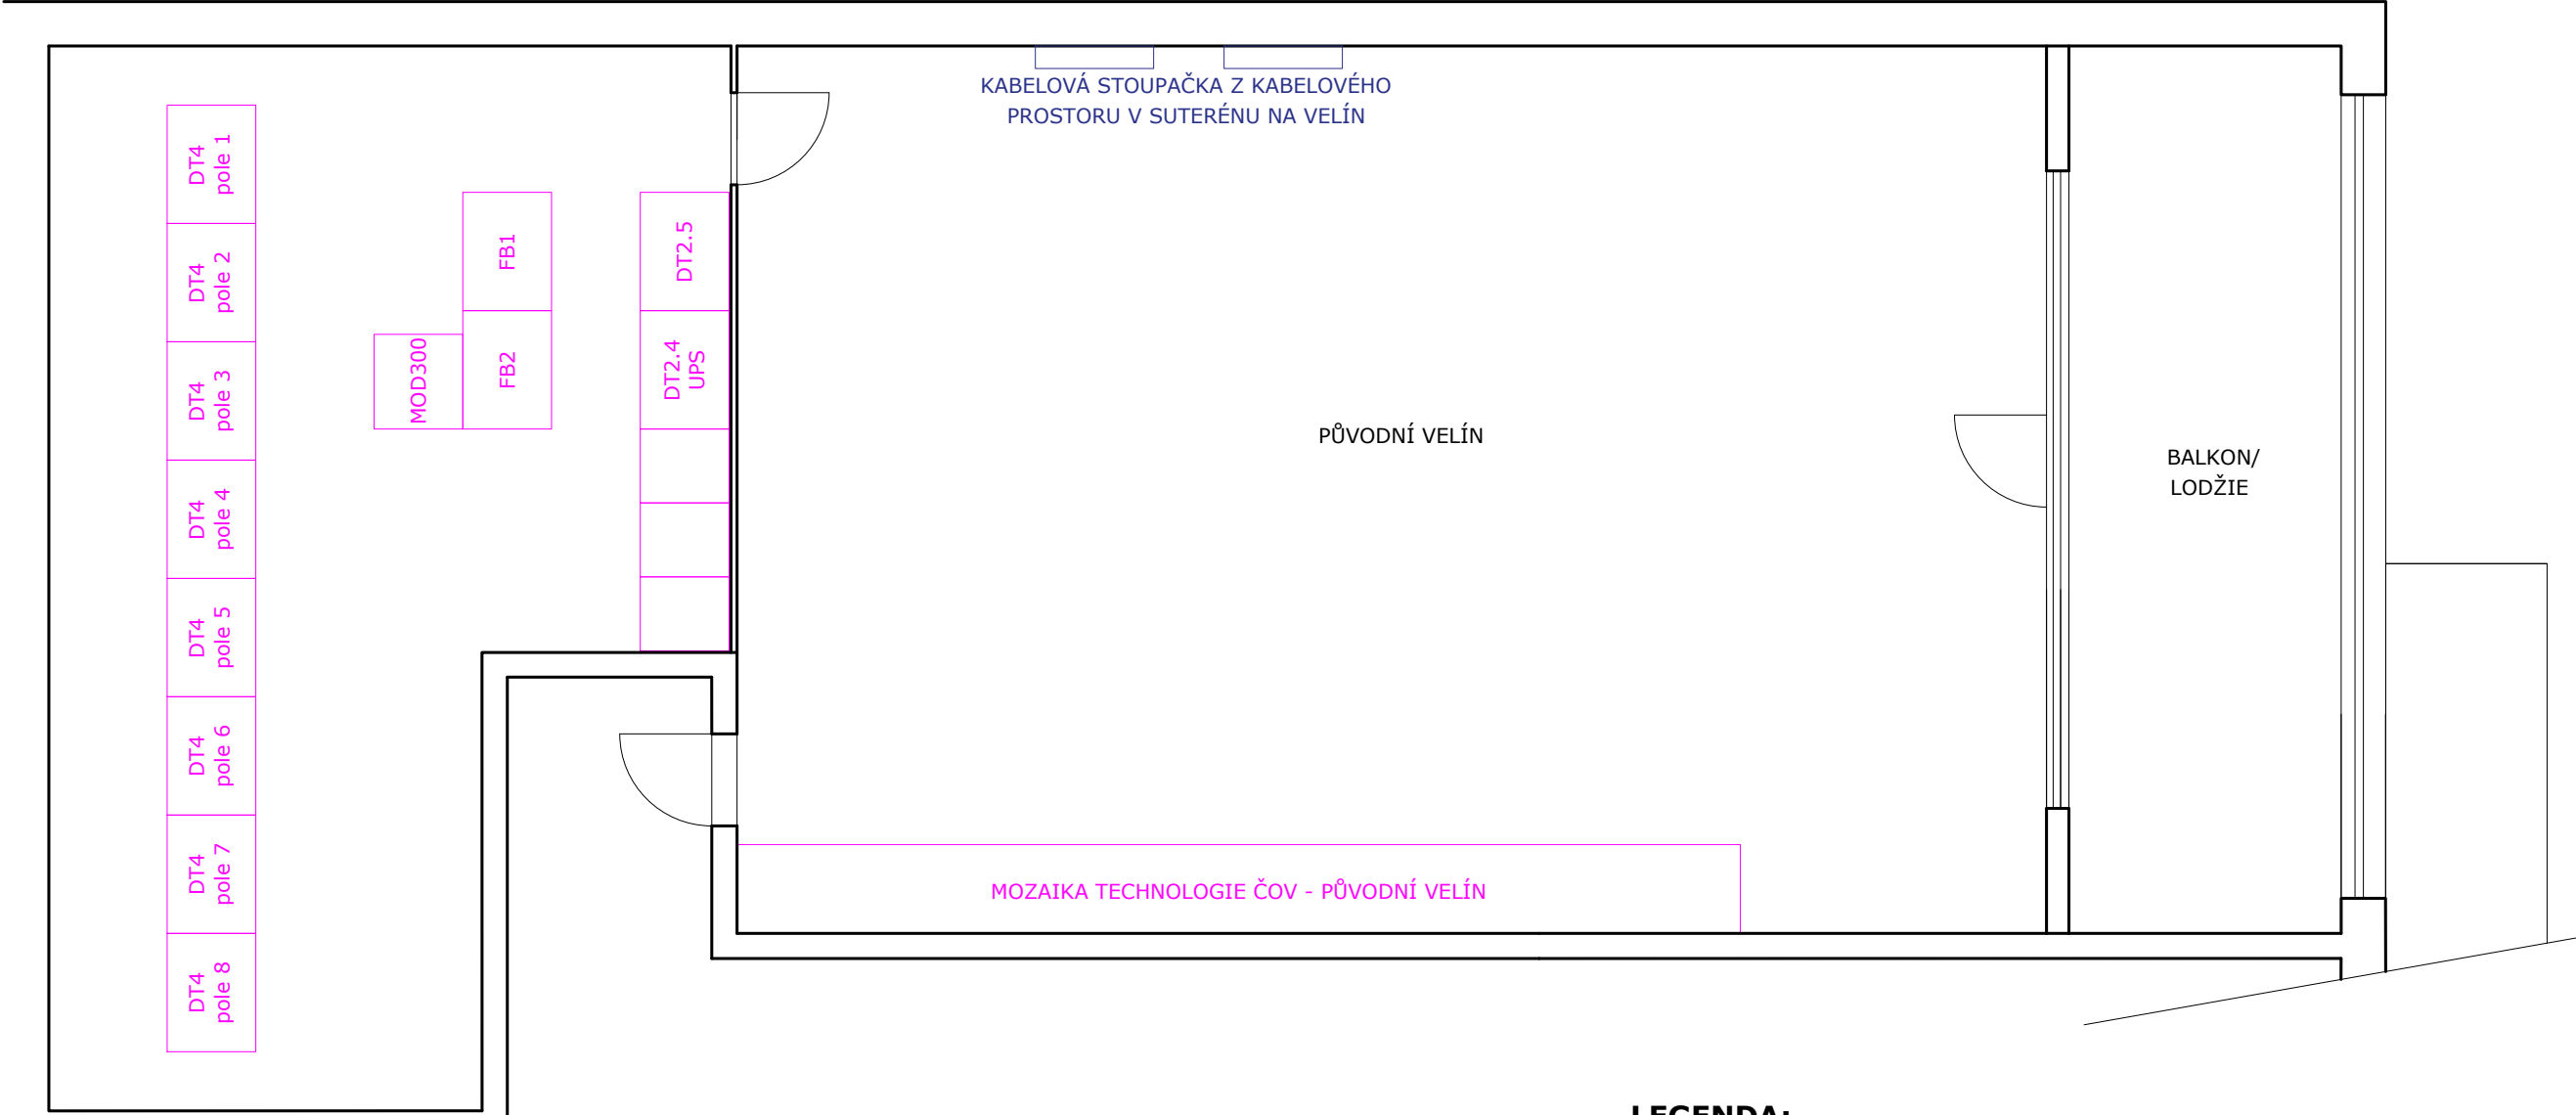

LEGENDA:

- STÁVAJÍCÍ DATOVÉ ROZVADĚČE
- STÁVAJÍCÍ TECHNOLOGICKÉ ROZVADĚČE A STAVEBNÍ ELEKTROINSTALACE
- NOVÉ DATOVÉ ROZVADĚČE

PS-02



ZODPOVĚDNÝ PROJEKTANT Ing. Lukáš Čierný			VYPRACOVAL ING. Lukáš Čierný			KOPIE ČÍSLO		
OKRES Český Krumlov (Jihočeský kraj)			MÍSTO STAVBY k.ú. Český Krumlov			STUPEŇ PROJEKTU PROJEKTOVÁ DOKUMENTACE PRO PROVÁDĚNÍ STAVBY (DPS)		
INVESTOR Město Český Krumlov, náměstí Svornosti 1, 381 01 Český Krumlov			NÁZEV AKCE Obnova ČOV Český Krumlov I. etapa			DATUM PROJEKTU VI./2024		
PROVOZNÍ SOUBOR PS-02 ELEKTROINSTALACE A MAR			OBSAH VÝKRESU DISPOZICE NN ROZVODNY V PATŘE VEDLE PŮV. VELÍNU			FORMÁT VÝKRESU 2x A4		
						MĚŘÍTKO 1:50		
						Č. VÝKRESU D.3.9		