




PŮDORYS M 1:50

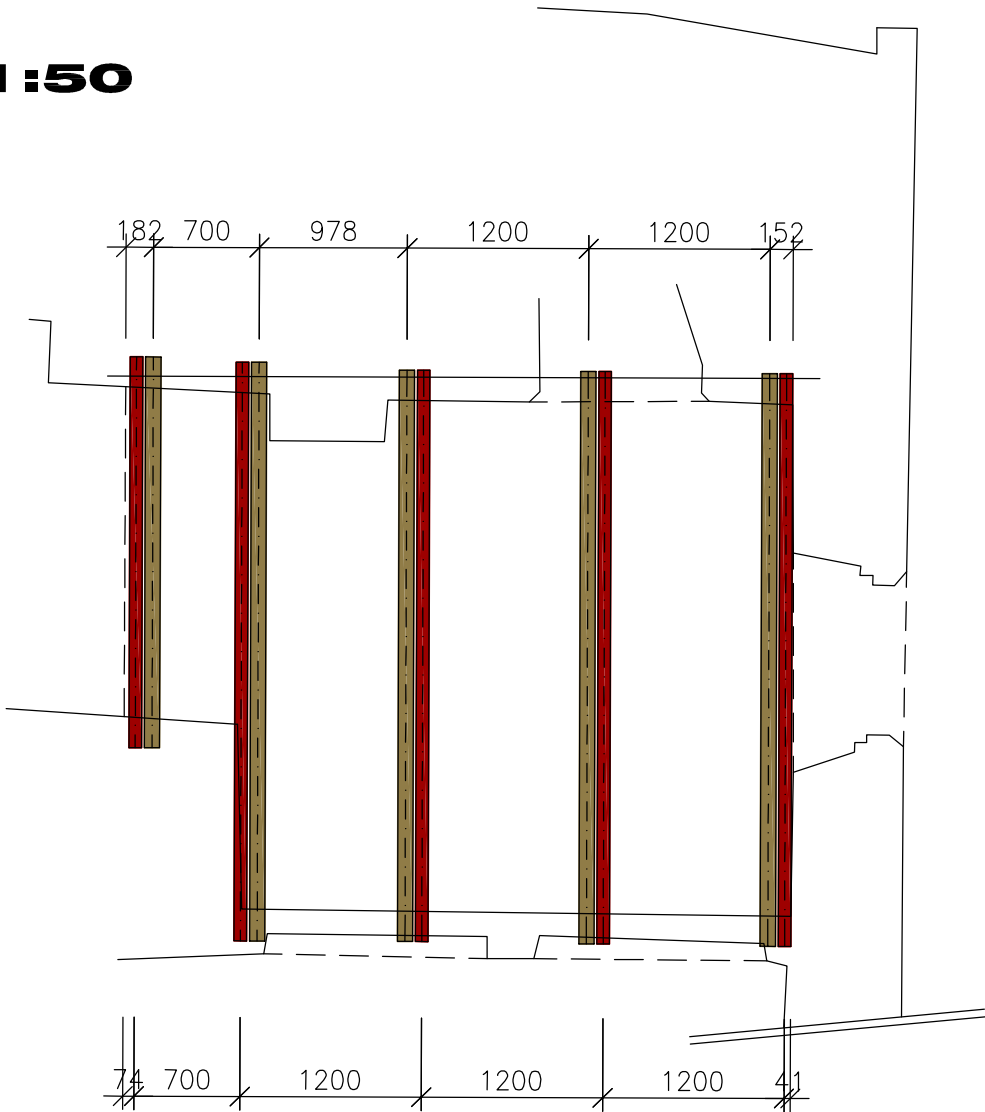

LEGENDA

- OCELOVÝ NOSNÍK IČ.180
- NOSNÝ TRÁM 100/160 PODHLEDU

PŘÍČNÝ ŘEZ M 1:50

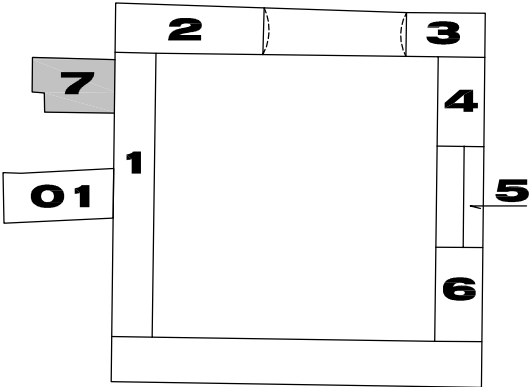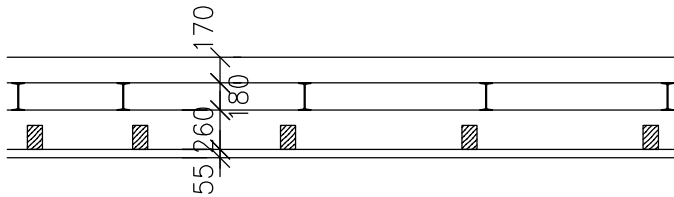

STROPNÍ KCE S7 M 1:50



PROJEKTANT	ING. PAVEL PECHA	POHL cz, a.s. NÁDRAŽNÍ 25, 252 63 ROZTOKY	
NAVRHL	ING. PAVEL PECHA		
VYPRACOVAL	JAROSLAV MARŠÁLEK		
INVESTOR	POHL cz, a.s., NÁDRAŽNÍ 25, 252 63 ROZTOKY		
AKCE	REKONSTRUKCE A OPRAVA STROPNÍCH KONSTRUKCÍ V KLÁŠTERU K1 V ČESKÉM KRUMLOVĚ	STUPEŇ	PP
		DATUM	08/2014
		Č. ZAKÁZKY	SP 2014/61
VÝKRES	STROPNÍ KONSTRUKCE S7	MĚŘÍTKO 1:50	Č. VÝKRESU 08