



1.NP - dívky

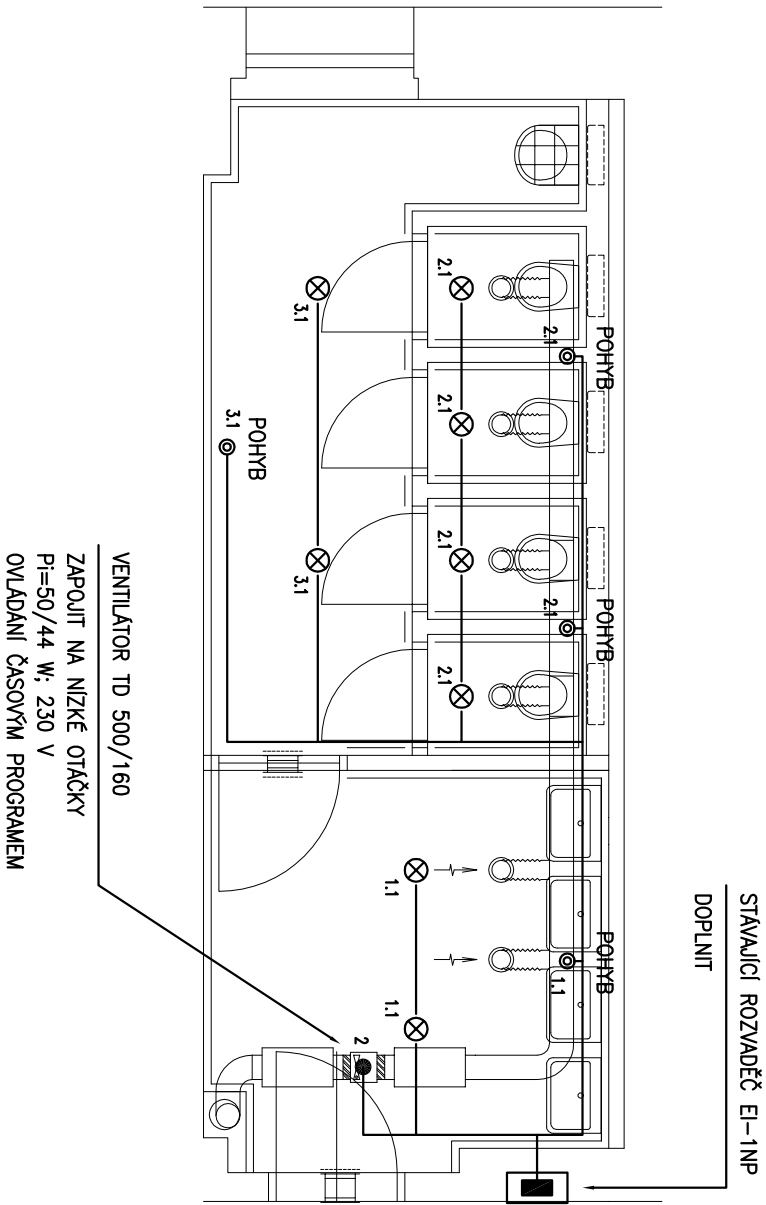

2.NP - chlappci

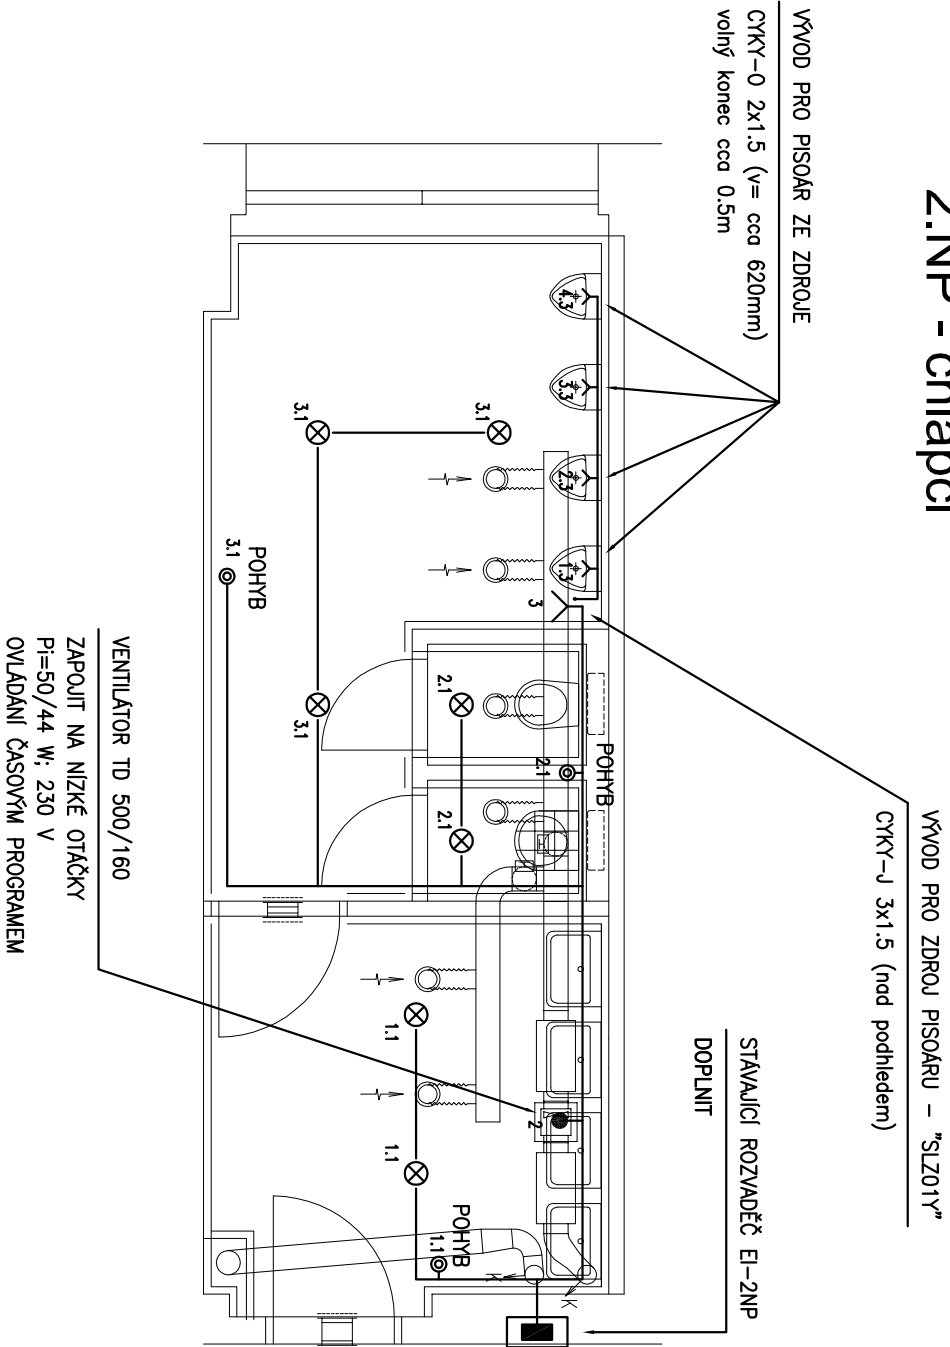

KLIMATIK s.r.o.; Vltavské nábřeží 7, 370 05 Č.Budějovice tel.: 602 445 296; 773 400 420; volman@klimatik.cz; john@klimatik.cz;	
Hl. projektant	Marie Vaněčková, Lipová 157, 381 04 Český Krumlov
Kontroloval	DANIEL VOLMAN
Vypracoval	KAMIL JOHN
Investor	MĚSTO ČESKÝ KRUMLOV, náměstí Svornosti 1, 381 01 ČESKÝ KRUMLOV
Místo akce	ZA NÁDRAŽÍM 222, ČESKÝ KRUMLOV
Název akce: STAVEBNÍ OPRAVY SOCIÁLNÍHO ZAŘÍZENÍ A VÝMĚNA ROZVODŮ VODY V PAVILONU U6 ZŠ ZA NÁDRAŽÍM 222, ČESKÝ KRUMLOV D.1.4. – ELEKTROINSTALACE	
Obsah: PŮDORYS SOCIÁLŮ – 1.NP A 2.NP	Formát
	Datum duben 2016
	Stupeň PDPS
	Č.zák. 07-16-007
Měřítko: 1:50 Č.výkresu 02	