


ŘEZ A-A

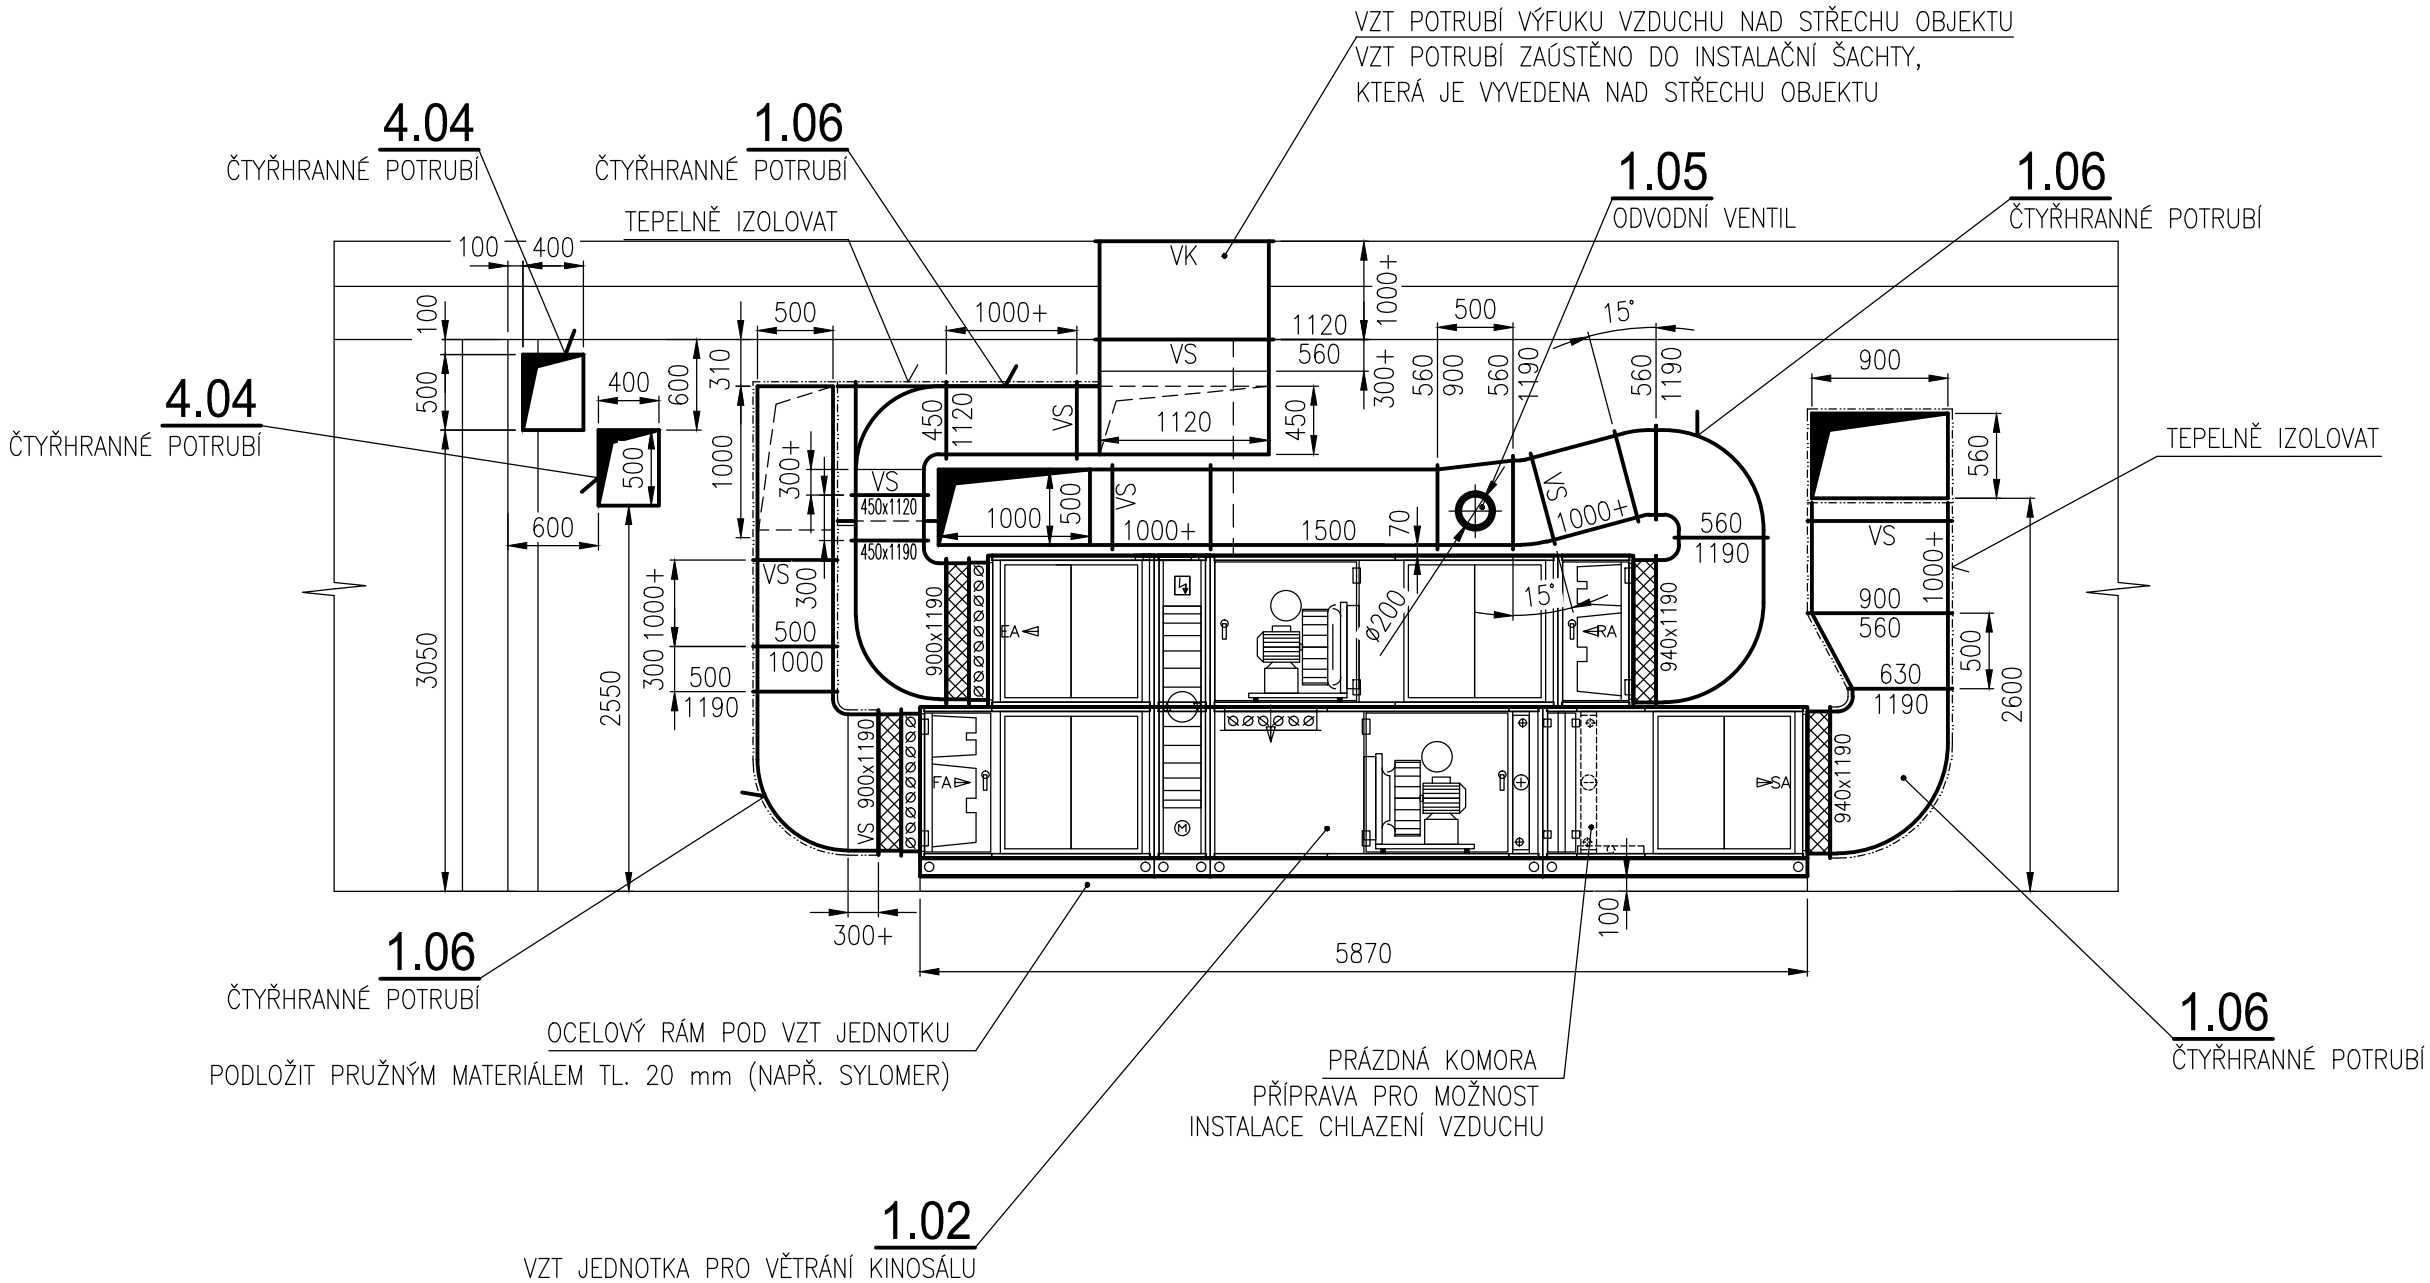

hlav. projektant	zodp. projektant	vypracoval	kreslil	kontroloval	<div>KLIMATIK S.R.O.</div> <div>Puklicova 63 Č. Budějovice 370 04</div>	
Marie Vaněčková	Ing. Sýkora V.	Bc. Maxa K.	Bc. Maxa K.			
místo stavby:	Špičák č.p. 134, Český Krumlov					
investor:	Město Český Krumlov, náměstí Svornosti 1, 381 01 Č.K.				formát	2A4
stavba:	KOTELNA – KINO LUNA ŠPIČÁK č.p. 134 – ČESKÝ KRUMLOV				datum	01/2014
objekt:					účel	DPS
obsah výkresu:	ŘEZ A–A				čís. zak.	05–13–051
					archiv. č.	
provozní soubor:	D.1.4.4 VZDUCHOTECHNIKA				měřítko 1 : 50	č. výkresu D.1.4.4.3