


ŠPIČÁK - PARKOVACÍ STÁNÍ - 2,3,4. ČÁST

Měřítko : 1 : 250

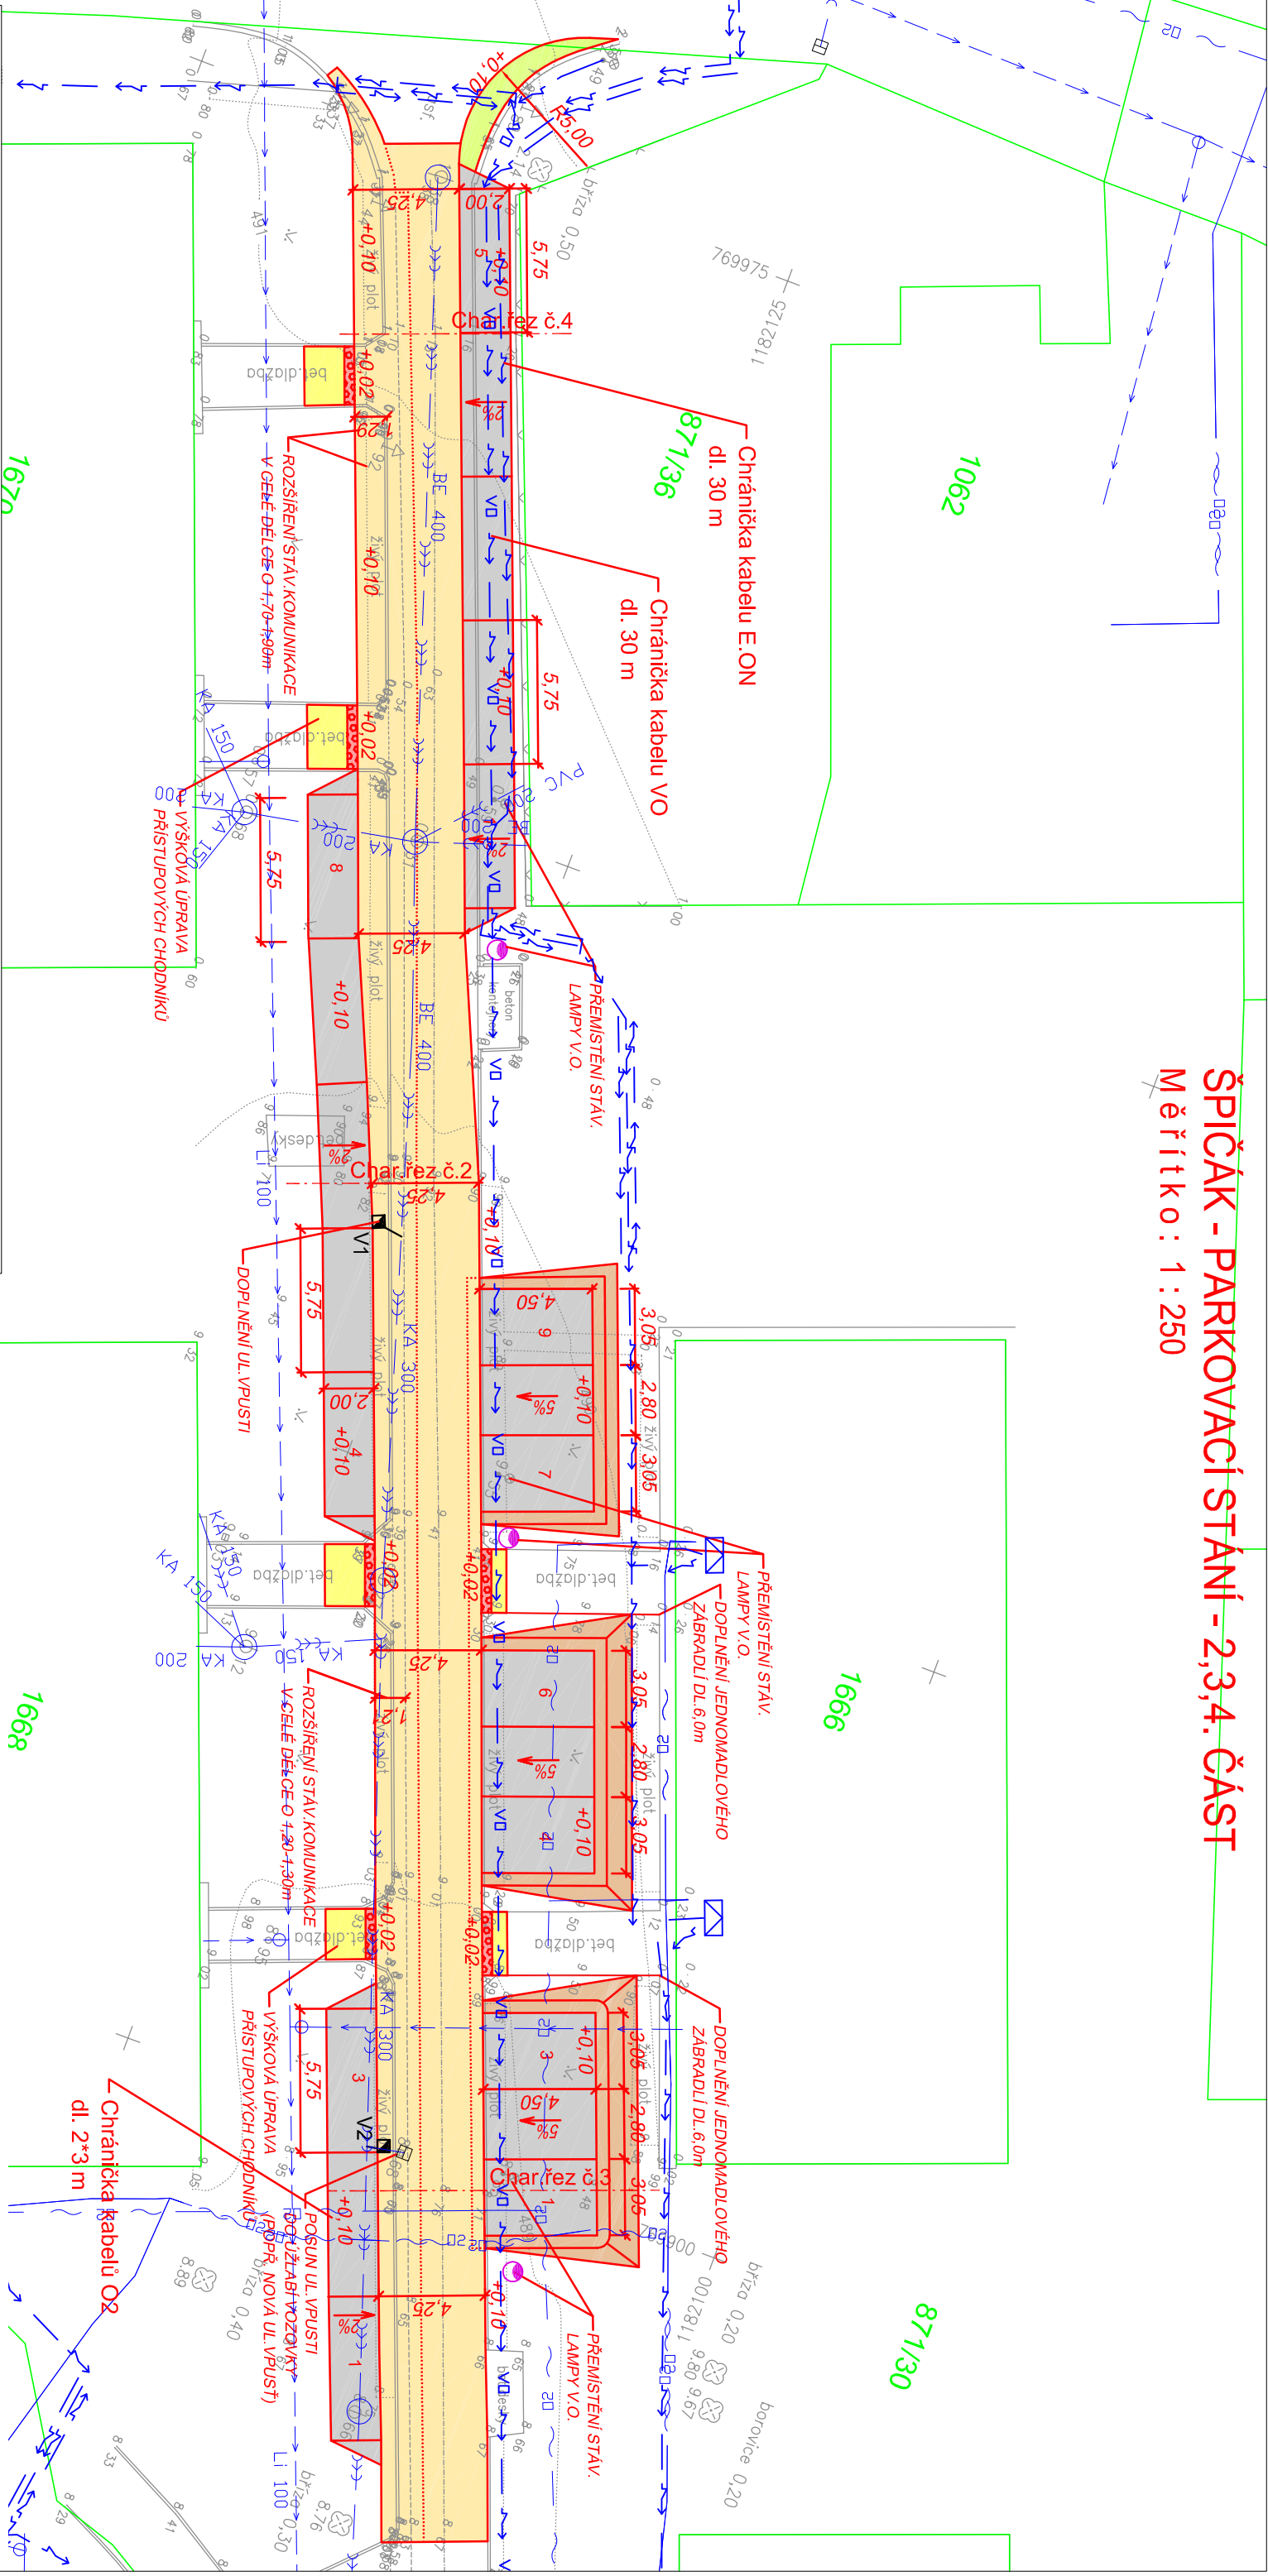

LEGENDA INŽENÝRSKÝCH SÍTÍ

Nadzemní elektrické vedení VN	STÁVAJÍCÍ
Podzemní elektrické vedení NN	Telefonica O2
Kabel Telefonica O2	
Vodovod	
Kanalizace	
STL plynovod	
Veřejné osvětlení	

POZNÁMKA :

Zakreslení inženýrských sítí je pouze orientační a bylo provedeno na základě údajů poskytnutých správci jednotlivých vedení a jejich vytyčení v terénu, příp. z digitálních podkladů.  
Před stavbou je nutné jednotlivá vedení opět vytyčit a při vlastní stavbě určit jejich skutečnou polohu.

LEGENDA BAREV

PARKOVACÍ STÁNÍ - ASFALT. POVRCH	VAROVNÉ PÁSY - BET. DLAŽBA
DOPLNĚNÍ KCE VOZOVKY	CHODNÍK - ZÁMK. BET. DLAŽBA
ZELENÉ PLOCHY	VÝKOP

NAVRH / VYPRACOVAL :	ZODP. PROJEKTANT :	KONTROLOVAL :
M. ŠLINC	M. ŠLINC	ING.S.NOVÁČEK
MÍSTO : ČESKÝ KRUMLOV	KÚ : ČESKÝ KRUMLOV	
OKRES : ČESKÝ KRUMLOV	KRAJ : JIHOČESKÝ	
INVESTOR : MÍSTO ČESKÝ KRUMLOV		
AKCE :		
VYTVOŘENÍ PARKOVACÍCH MÍST NA SÍDLIŠTI "ŠPIČÁK" V ČESKÉM KRUMLOVĚ		
PŘÍLOHA :		
KOORDINAČNÍ SITUACE - 2,3,4.ČÁST		

**AP2****projekt s.r.o.**  
Zátkovo nábeží 448/7, 370 01 České Budějovice  
IČ : 281 49 271, DIČ: CZ 281 49 271

Č.ZAKÁZKY : 26 - 2014  
DATUM : KVĚTEN 2014  
STUPEŇ : DSP  
FORMÁT : A3  
MĚŘÍTKO : 1 : 250  
Č.PŘÍLOHY : Č.PARÉ :